 



RIU EBRE



| | | | |
|---|--|----------------------|--------------------------|
| REVISAT | SITUACIÓ | ESCALA 1/10000 | 101 |
| MIQUELA FONTANET ARQUITECTE TÈCNIC | EMPLAÇAMENT | ESCALA 1/1000 | |
| | PROJECTE D'EXECUCIÓ CENTRE DE TECNIFICACIÓ CLUB DE REM | | Substitueix Substituït |
| JAUME CASTELLVÍ ARQUITECTE MUNICIPAL | AJUNTAMENT D'AMPOSTA DEPARTAMENT D'OBRES I URBANISME PLAÇA ESPANYA 34 - TELÈFON 977 701 690 - urbane@amposta.cat | | MARÇ 2008 06-019-E-PE |
| APROVACIÓ INICIAL | APROVACIÓ PROVISIONAL | APROVACIÓ DEFINITIVA | |

Y:\Projectes\2006\0619_E_PE_CLUB DE REM\0619_E_PE_PLANOLS\81_SIT_REM_dsf.dwg

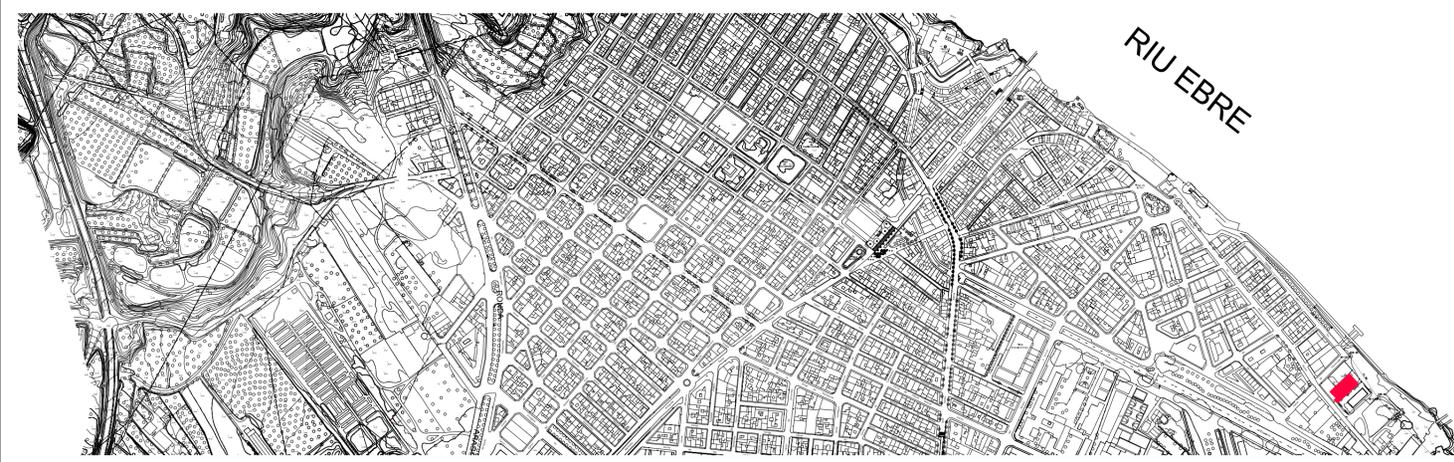


EMPLAÇAMENT EQUIPAMENTS ESPORTIUS

| LLEGENDA EQUIPAMENTS ESPORTIUS | |
|--------------------------------|----------------|
| | CONSTRUÏTS |
| | EN CONSTRUCCIÓ |
| | PROJECTATS |

| TRANSPORT PÚBLIC (segons estudi mobilitat) | |
|--|-------------------------------|
| | L1 URBANA |
| | PARADA ACTUAL |
| | PROPOSTA RECORREGUT L1 URBANA |
| | PARADA PROPOSADA |

| LLEGENDA RECORREGUTS | |
|----------------------|--|
| | RECORREGUT PEATONAL DESDE PARADA L1 URBANA |
| | RECORREGUT PEATONAL APARCAMENTS |
| | CARRIL BICI |
| | PROPOSTA APARCA-BICIS |

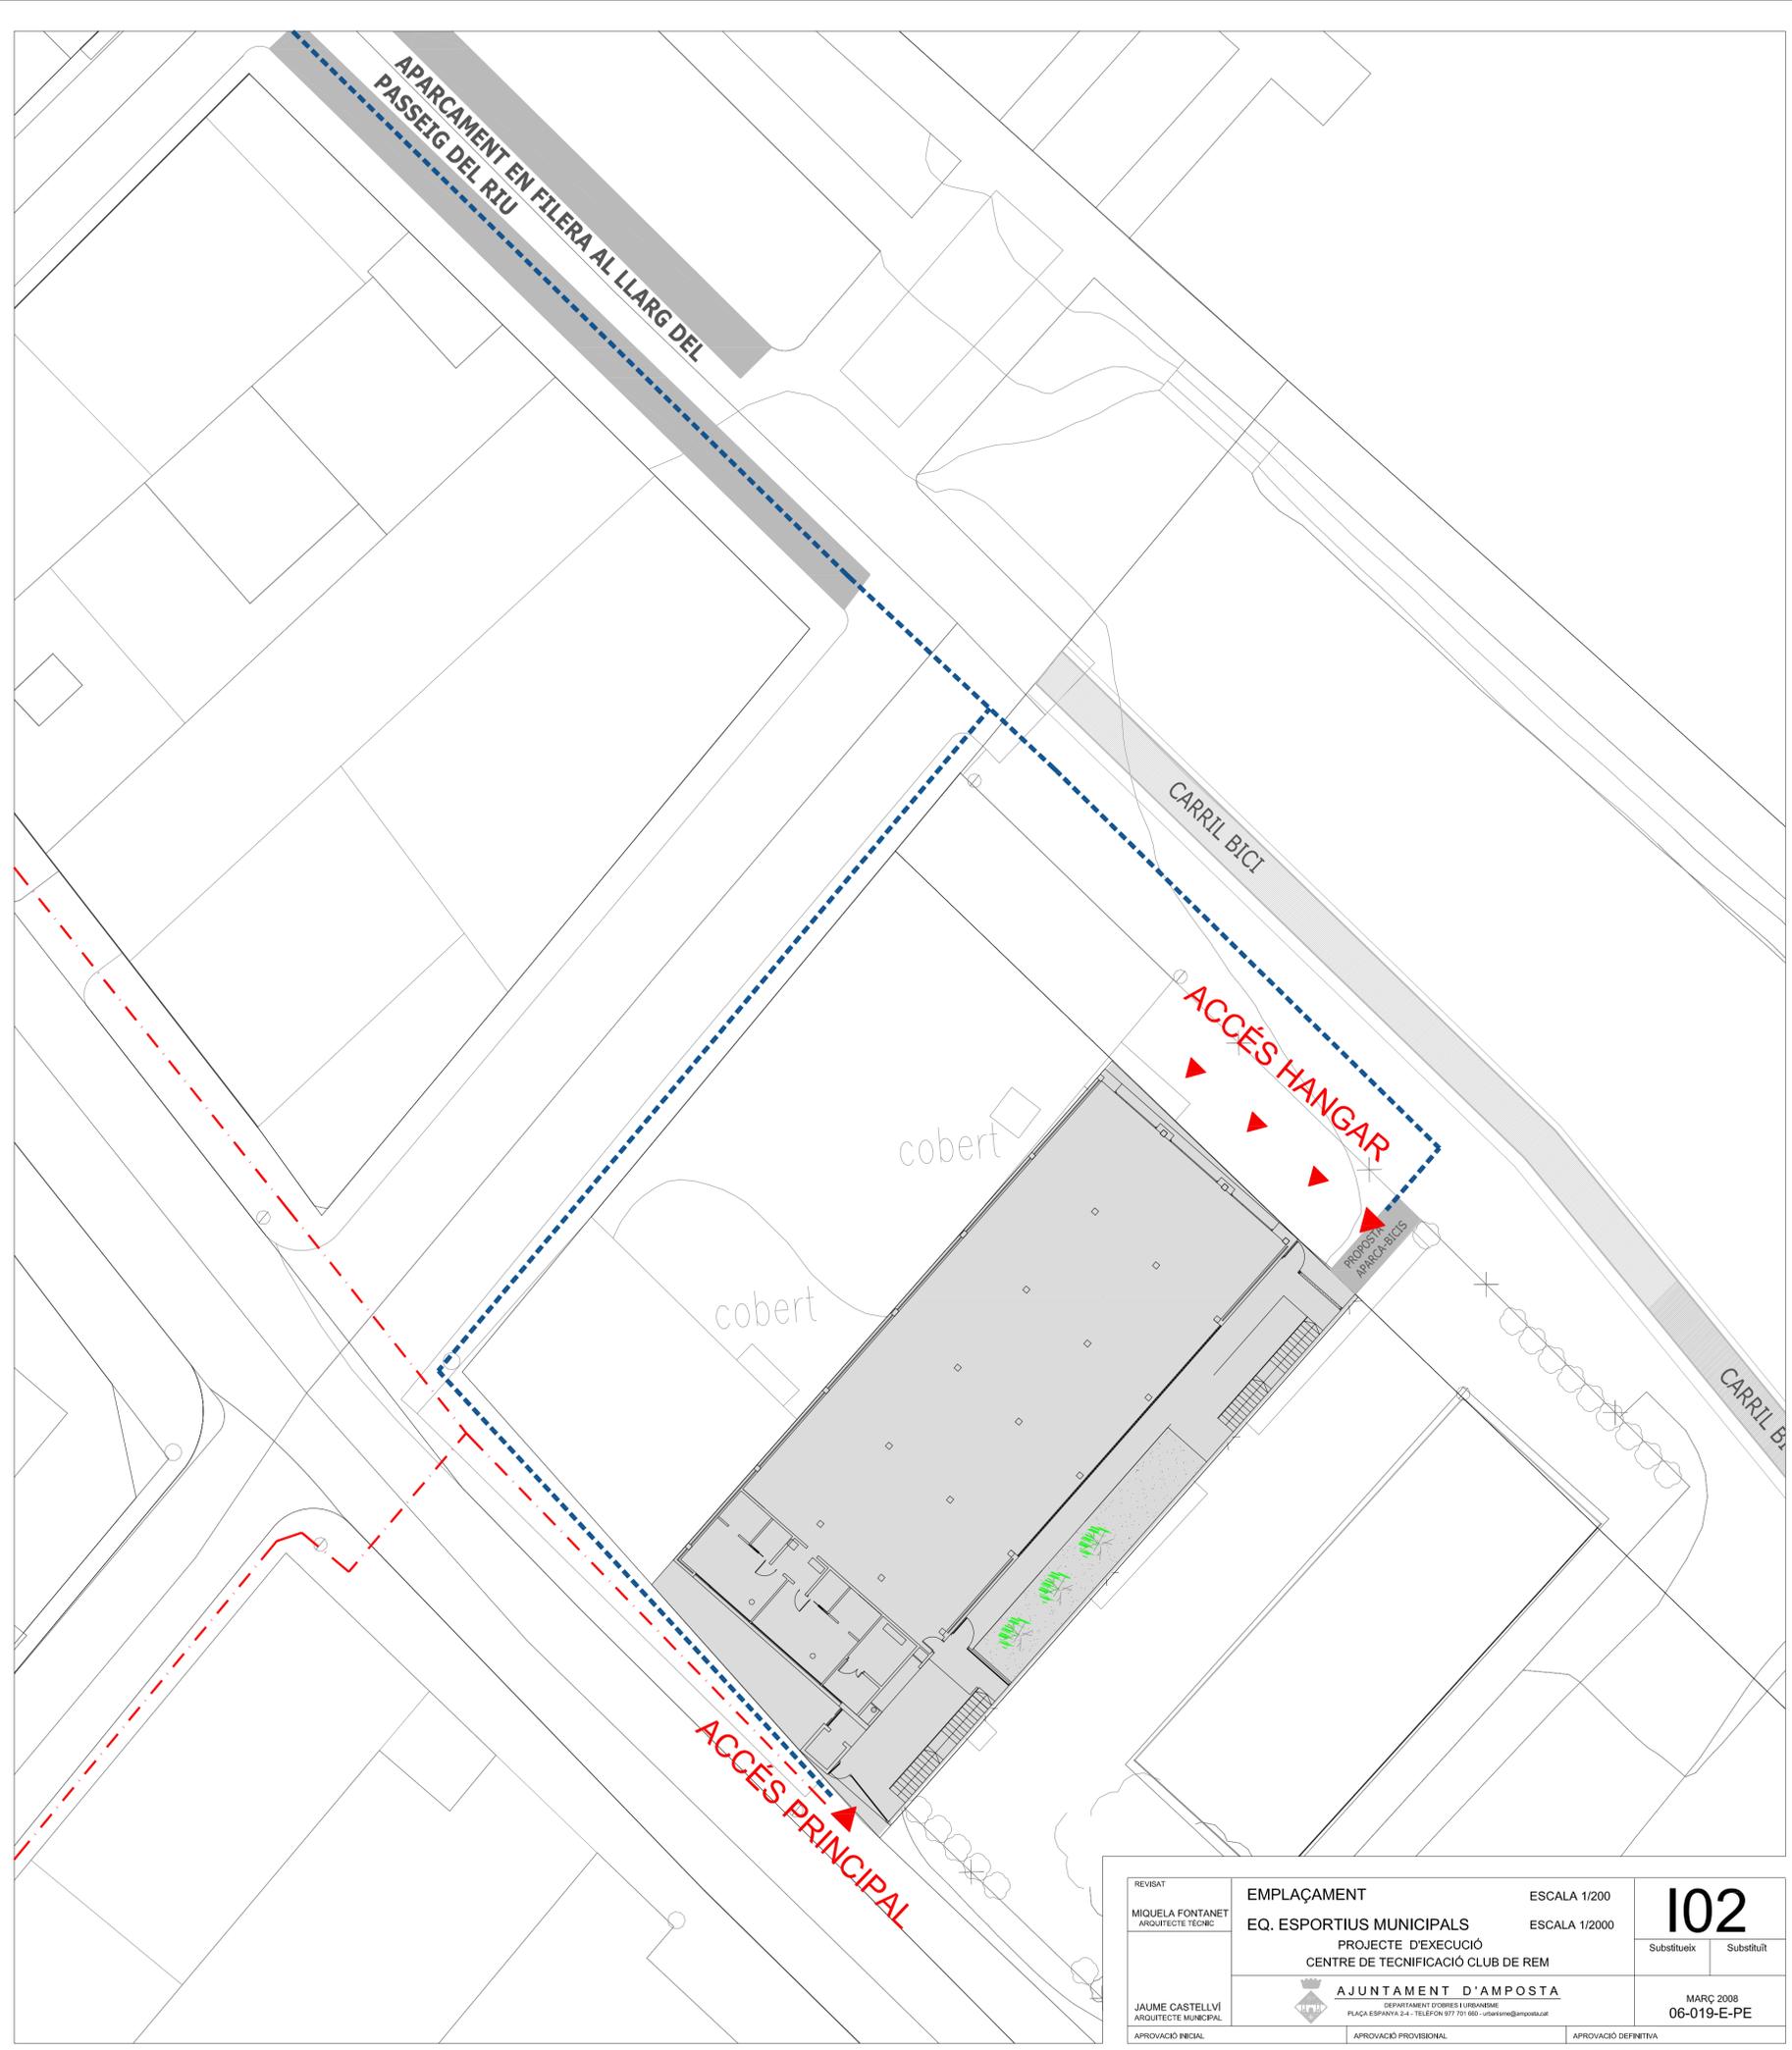

| | | | |
|--|--|-------------------------------|--|
| REVISAT MIQUELA FONTANET ARQUITECTE TÈCNIC | EMPLAÇAMENT EQ. ESPORTIUS MUNICIPALS PROJECTE D'EXECUCIÓ CENTRE DE TECNIFICACIÓ CLUB DE REM | ESCALA 1/200 ESCALA 1/2000 | 102 Substitueix Substituit |
| JAUME CASTELLVÍ ARQUITECTE MUNICIPAL | AJUNTAMENT D'AMPOSTA DEPARTAMENT D'OBRES I URBANISME PLÇA ESPANYA 24 - TELÈFON 977 701 660 - urbane@amposta.cat | MARÇ 2008 06-019-E-PE | APROVACIÓ INICIAL APROVACIÓ PROVISIONAL APROVACIÓ DEFINITIVA |




LLEGENDA CONEXIONS DE SERVEIS

- Connexió de servei de sanejament
- Connexió de servei d'aigua
- Connexió de servei de telecomunicacions i telèfons
- Connexió de servei de gas
- Connexió de servei d'electricitat

| | | | |
|--|---|----------------------------------|--|
| REVISAT MIQUELA FONTANET ARQUITECTE TÈCNIC | PLANTA URBANITZACIÓ PROJECTE D'EXECUCIÓ CENTRE DE TECNIFICACIÓ CLUB DE REM | ESCALA 1/200 ESCALA 1/100 | 103 <small>Substitueix Substituit</small> |
| JAUME CASTELLVÍ ARQUITECTE MUNICIPAL | AJUNTAMENT D'AMPOSTA <small>DEPARTAMENT D'OBRES I URBANISME PLAÇA ESPAÑA 24 - TELÈFON 977 701 000 - urbane@amposta.cat</small> | MARÇ 2008 06-019-E-PE | |
| APROVACIÓ INICIAL | APROVACIÓ PROVISIONAL | APROVACIÓ DEFINITIVA | |

Y:\Projectes\2008\06019_E_PE_CLUB DE REM\06019_E_PE_PLANOL\06019_E_PE.mxd

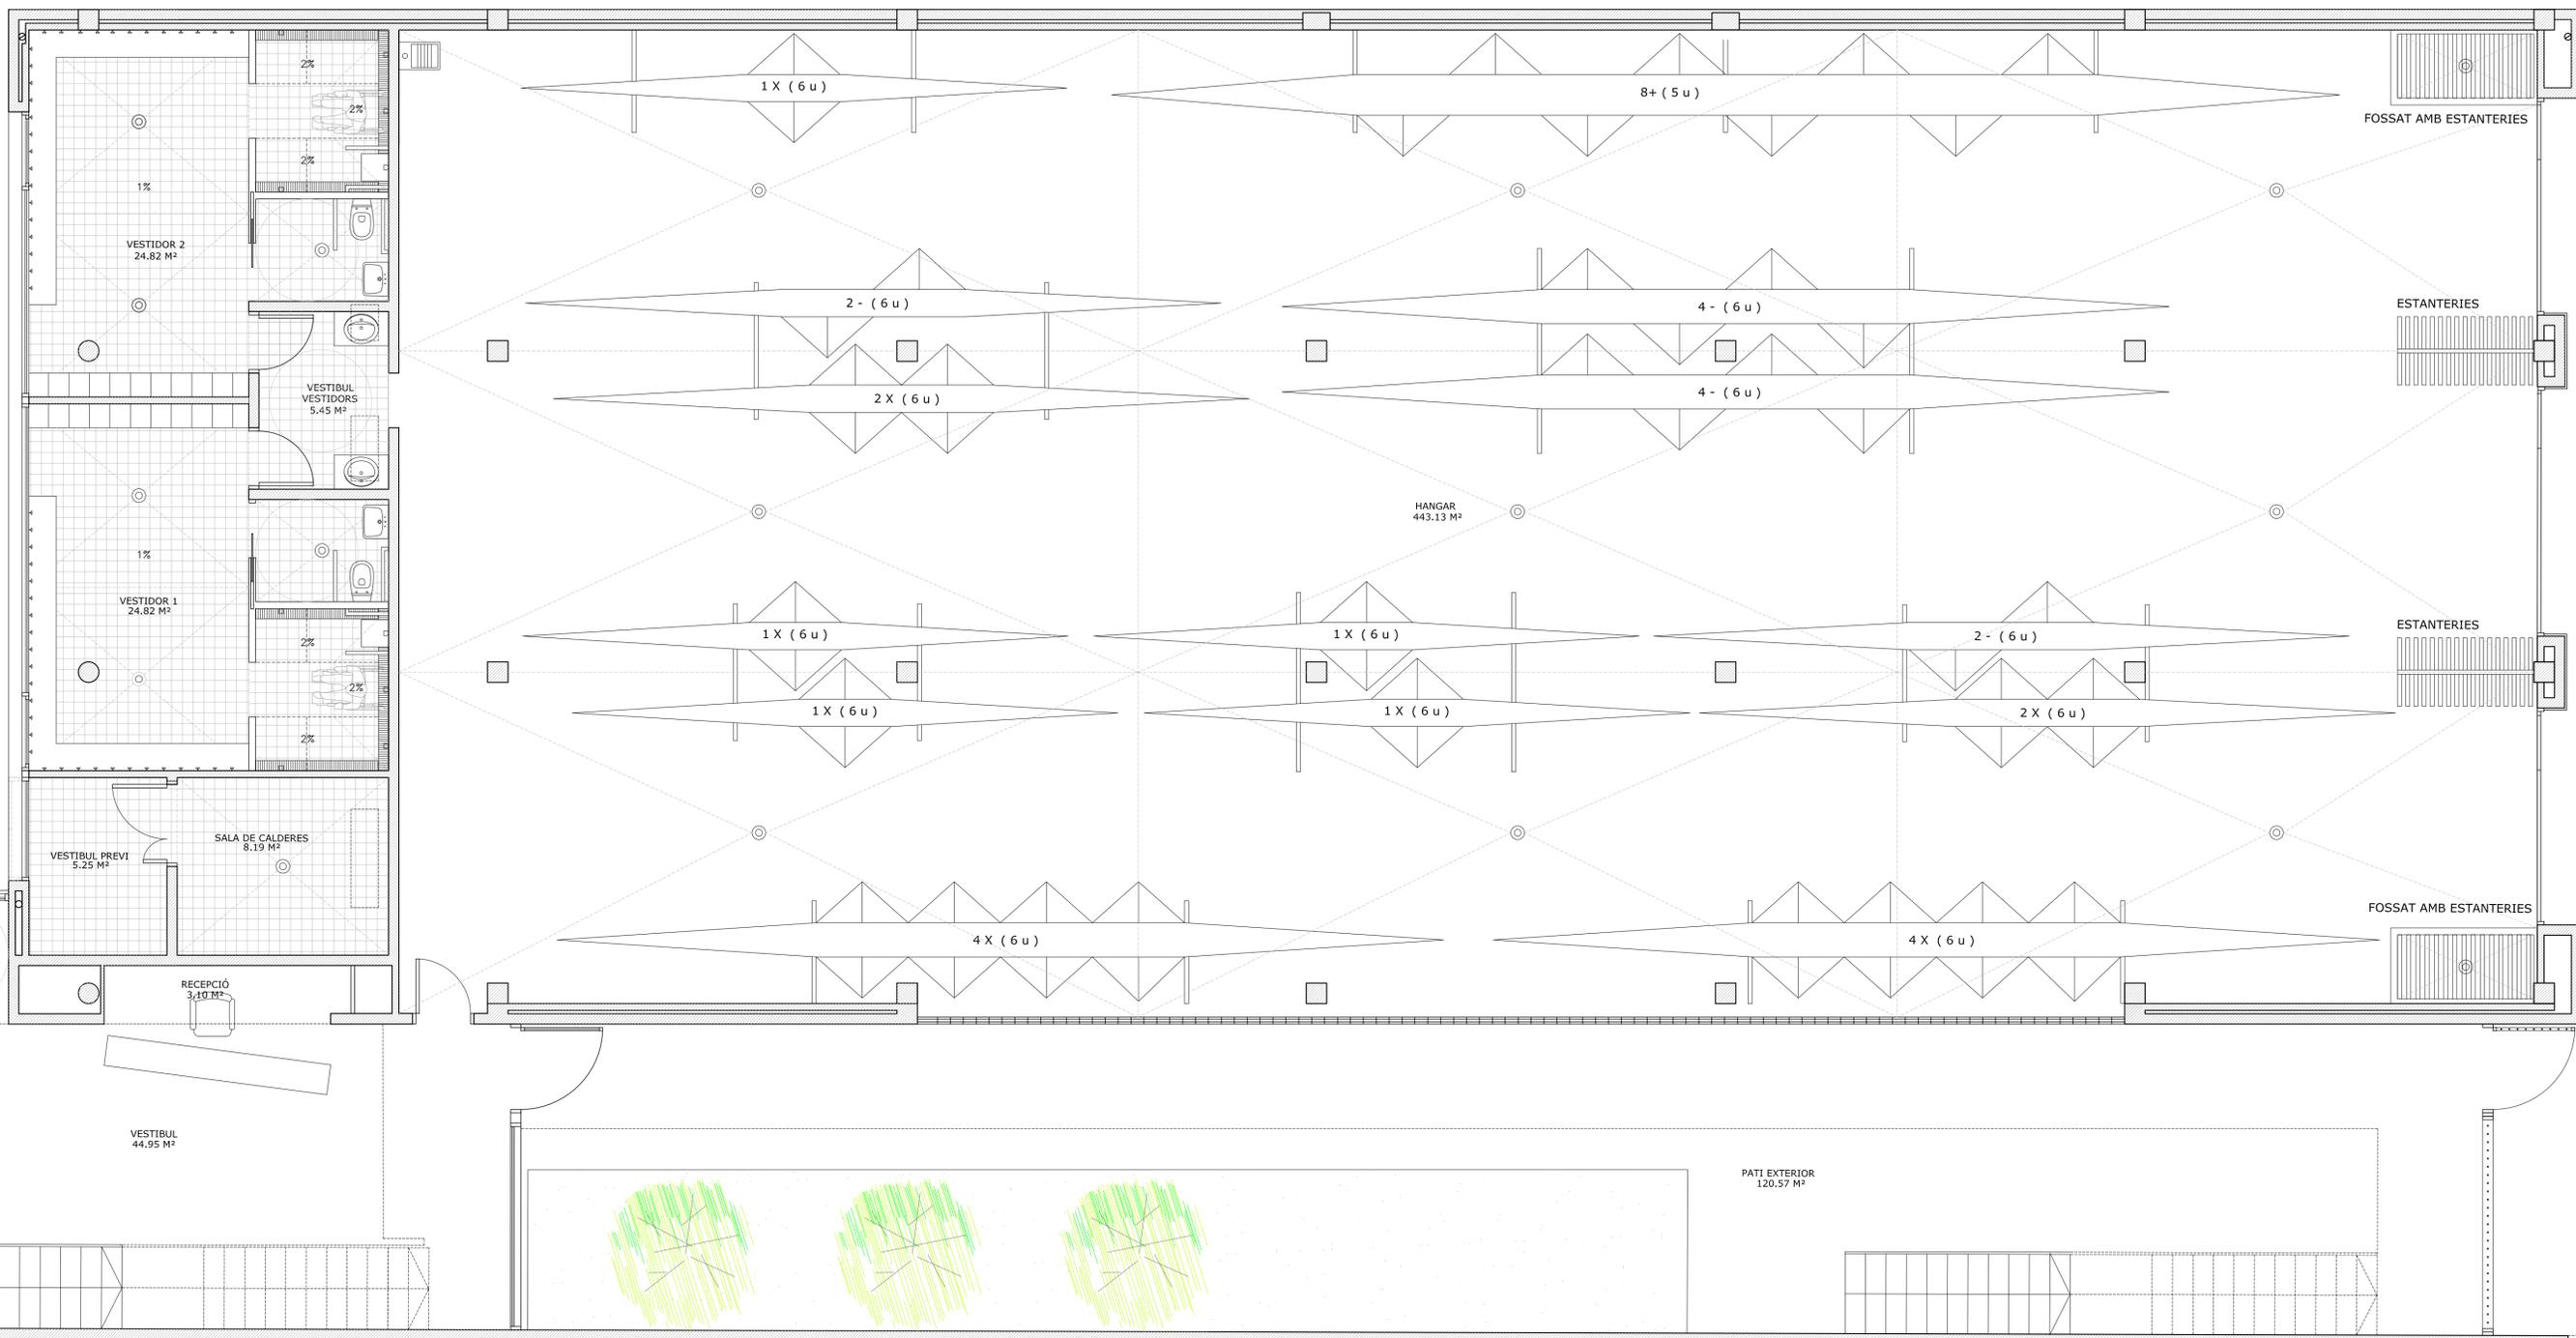


PLANTA BAIXA

| | | | |
|---|--|----------------------|--------------------------|
| REVISAT | PLANTA BAIXA DISTRIBUCIÓ | ESCALA 1/50 | P01 |
| MIQUELA FONTANET ARQUITECTE TÈCNIC | PROJECTE D'EXECUCIÓ CENTRE DE TECNIFICACIÓ CLUB DE REM | | |
| JAUME CASTELLVÍ ARQUITECTE MUNICIPAL | AJUNTAMENT D'AMPOSTA DEPARTAMENT D'OBRES I URBANISME PLAÇA ESPANVA 24 - TELÈFON 977 701 660 - urbane@amposta.cat | | MARÇ 2008 06-019-E-PE |
| APROVACIÓ INICIAL | APROVACIÓ PROVISIONAL | APROVACIÓ DEFINITIVA | |



PLANTA PRIMERA


| | | | |
|---|--|----------------------|--------------------------|
| REVISAT | PLANTA PRIMERA DISTRIBUCIÓ | ESCALA 1/50 | P02 |
| MIQUELA FONTANET ARQUITECTE TÈCNIC | PROJECTE D'EXECUCIÓ CENTRE DE TECNIFICACIÓ CLUB DE REM | | |
| JAUME CASTELLVÍ ARQUITECTE MUNICIPAL | AJUNTAMENT D'AMPOSTA DEPARTAMENT D'OBRES I URBANISME PLAÇA ESPARVA 24 - TELÈFON 977 701 690 - urbane@amposta.cat | | MARÇ 2008 06-019-E-PE |
| APROVACIÓ INICIAL | APROVACIÓ PROVISIONAL | APROVACIÓ DEFINITIVA | |

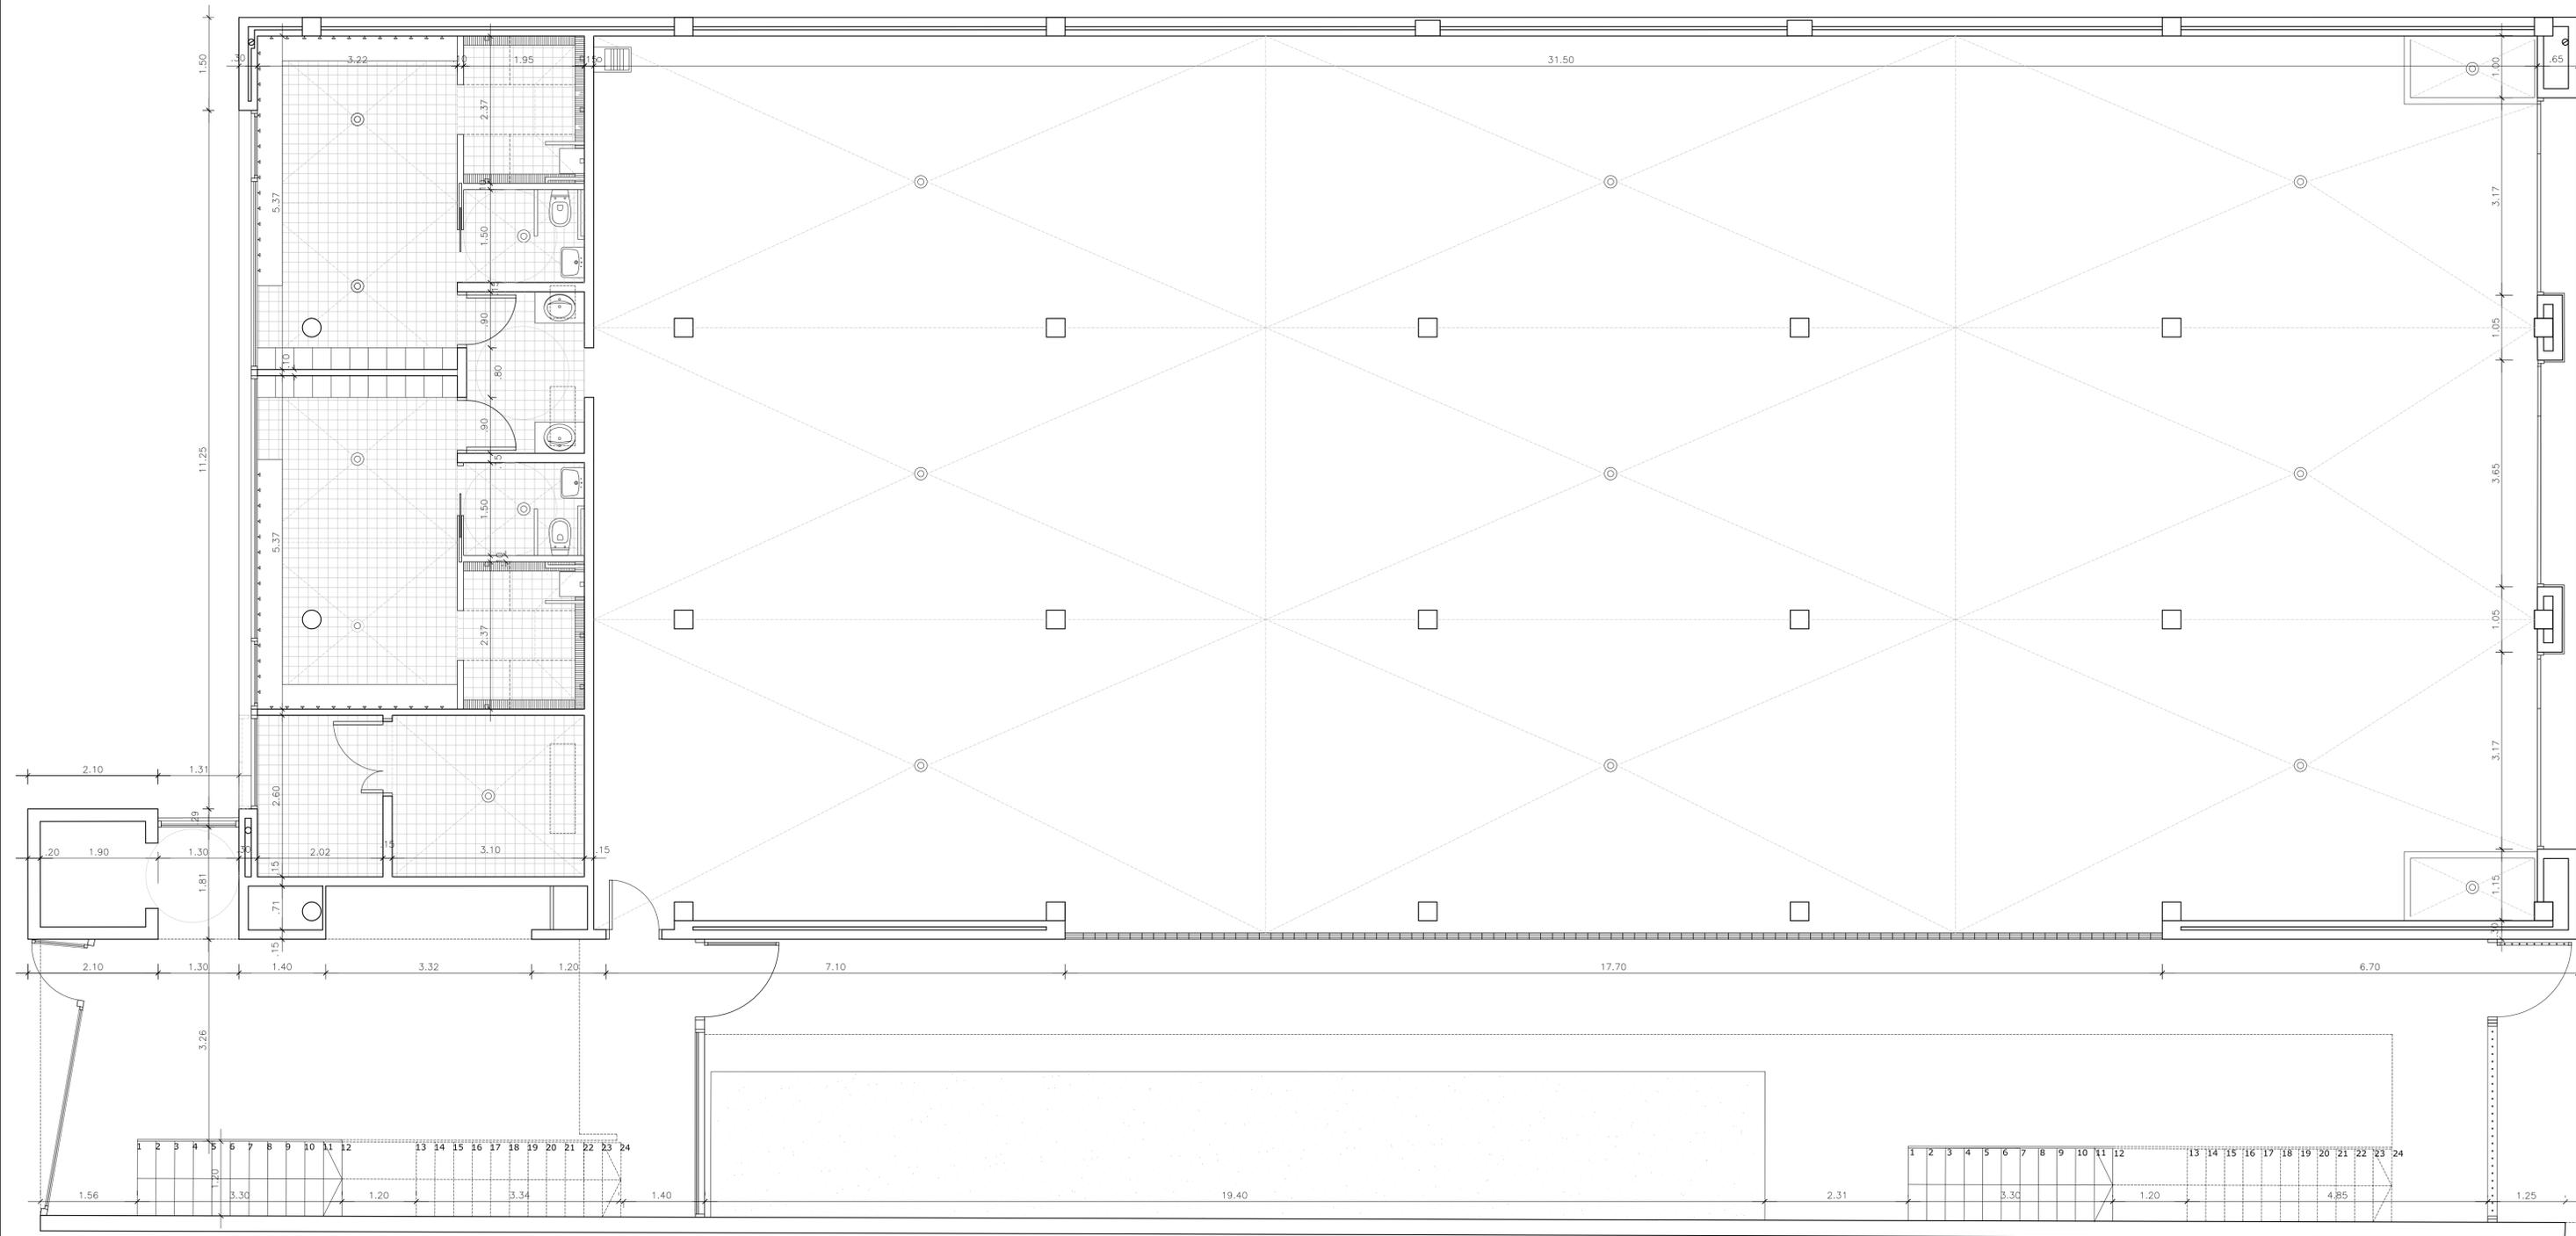

| SUPERFÍCIES CONSTRUÏDA | |
|------------------------|------------------------|
| TOTAL PB | 617.61 M ² |
| PB SOTACOBERTA (50%) | 21.85 M ² |
| TOTAL P1 | 624.55 M ² |
| P1 SOTACOBERTA (50%) | 21.85 M ² |
| TOTAL | 1285.86 M ² |

| SUPERFÍCIES ÚTILS PB | |
|------------------------|-----------------------|
| VESTÍBUL | 44.95 M ² |
| RECEPCIÓ | 3.10 M ² |
| SALA CALDERES/VESTIBUL | 14.44 M ² |
| VESTIDOR 1 | 24.82 M ² |
| VESTIDOR 2 | 24.82 M ² |
| HANGAR | 443.13 M ² |
| PATI EXTERIOR | 120.57 M ² |


| | | | |
|---|--|----------------------|--------------------------|
| REVISAT | PLANTA BAIXA COTES | ESCALA 1/50 | P03 |
| MIQUELA FONTANET ARQUITECTE TÈCNIC | PROJECTE D'EXECUCIÓ CENTRE DE TECNIFICACIÓ CLUB DE REM | | |
| JAUME CASTELLVÍ ARQUITECTE MUNICIPAL | AJUNTAMENT D'AMPOSTA DEPARTAMENT D'OBRES I URBANISME PLAÇA ESPANYA 24 - TELÈFON 977 701 660 - urbane@amposta.cat | | MARÇ 2008 06-019-E-PE |
| APROVACIÓ INICIAL | APROVACIÓ PROVISIONAL | APROVACIÓ DEFINITIVA | |

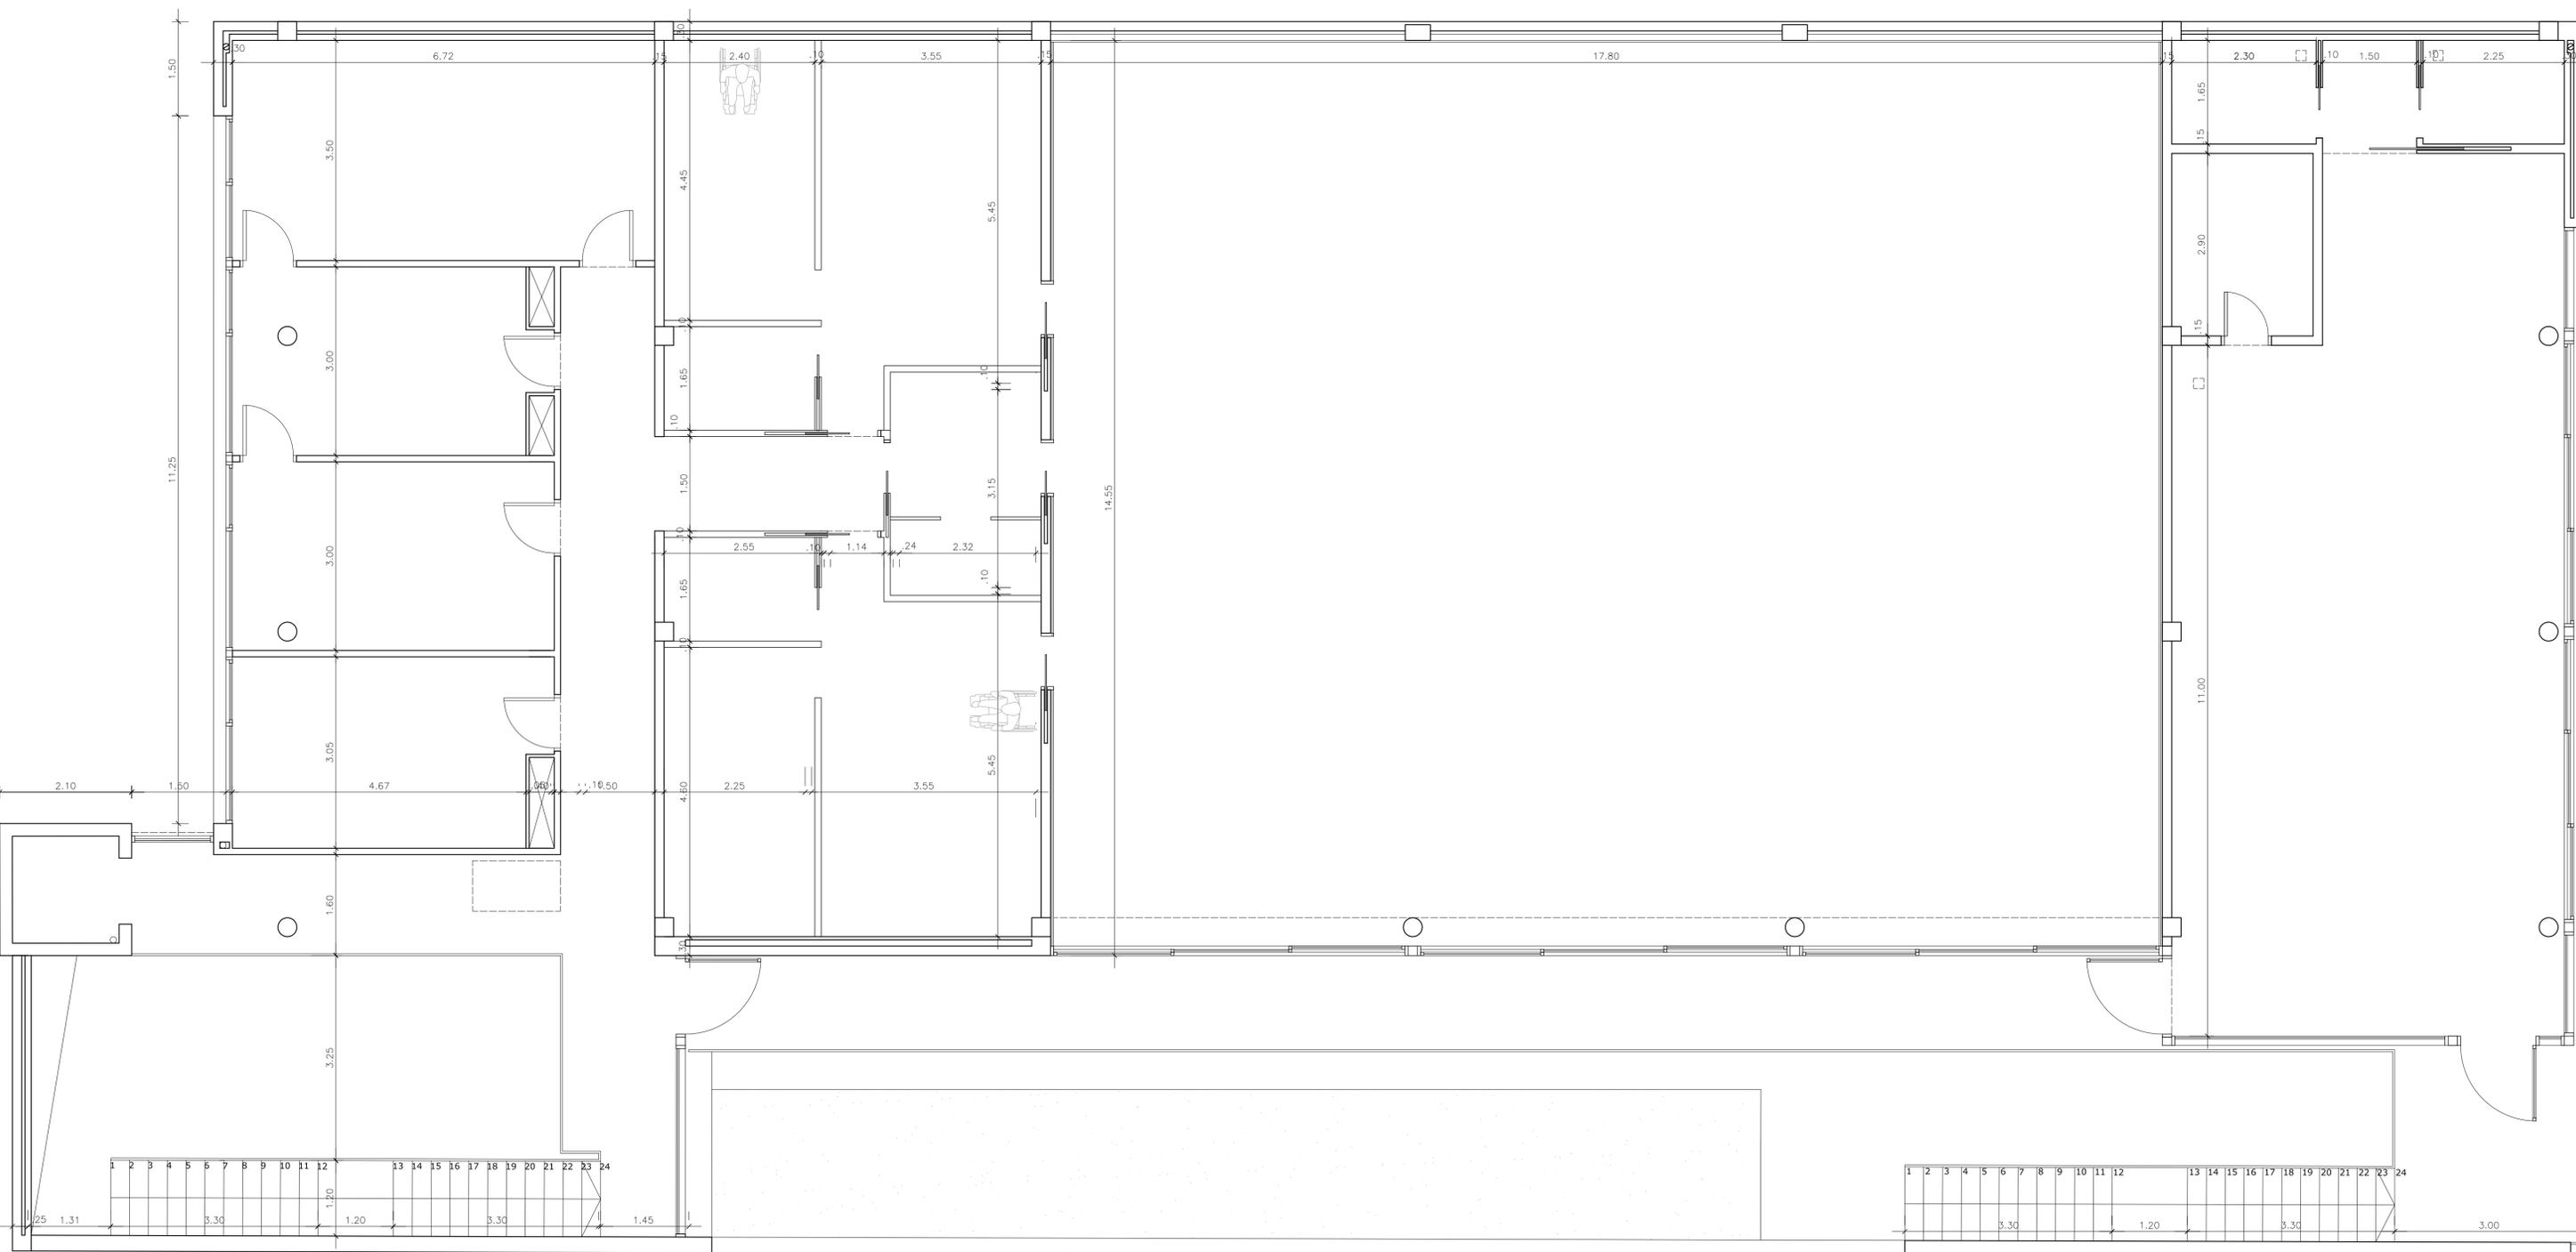

| SUPERFÍCIES CONSTRUÏDA | |
|------------------------|------------------------|
| TOTAL PB | 617.61 M ² |
| PB SOTACOBERTA (50%) | 21.85 M ² |
| TOTAL P1 | 624.55 M ² |
| P1 SOTACOBERTA (50%) | 21.85 M ² |
| TOTAL | 1285.86 M ² |

| SUPERFÍCIES ÚTILS P1 | |
|----------------------|-----------------------|
| MAGATZEM | 14.90 M ² |
| DESPATX 1 | 15.36 M ² |
| DESPATX 2 | 14.47 M ² |
| SALA DE REUNIONS | 23.53 M ² |
| VESTIDOR 3 | 34.35 M ² |
| VESTIDOR 4 | 8.52 M ² |
| VESTIDOR 5 | 34.35 M ² |
| PASSADIS | 40.18 M ² |
| GIMNAS | 252.95 M ² |
| BAR | 81.07 M ² |
| MAGATZEM 2 | 6.44 M ² |
| LAVABOS | 10.21 M ² |


| | | | |
|---|--|----------------------|--------------------------|
| REVISAT | PLANTA PRIMERA COTES | ESCALA 1/50 | P04 |
| MIQUELA FONTANET ARQUITECTE TÈCNIC | PROJECTE D'EXECUCIÓ CENTRE DE TECNIFICACIÓ CLUB DE REM | | |
| JAUME CASTELLVÍ ARQUITECTE MUNICIPAL | AJUNTAMENT D'AMPOSTA DEPARTAMENT D'OBRES I URBANISME PLAÇA ESPARVA 24 - TELÈFON 977 701 690 - urbane@amposta.cat | | MARÇ 2008 06-019-E-PE |
| APROVACIÓ INICIAL | APROVACIÓ PROVISIONAL | APROVACIÓ DEFINITIVA | |

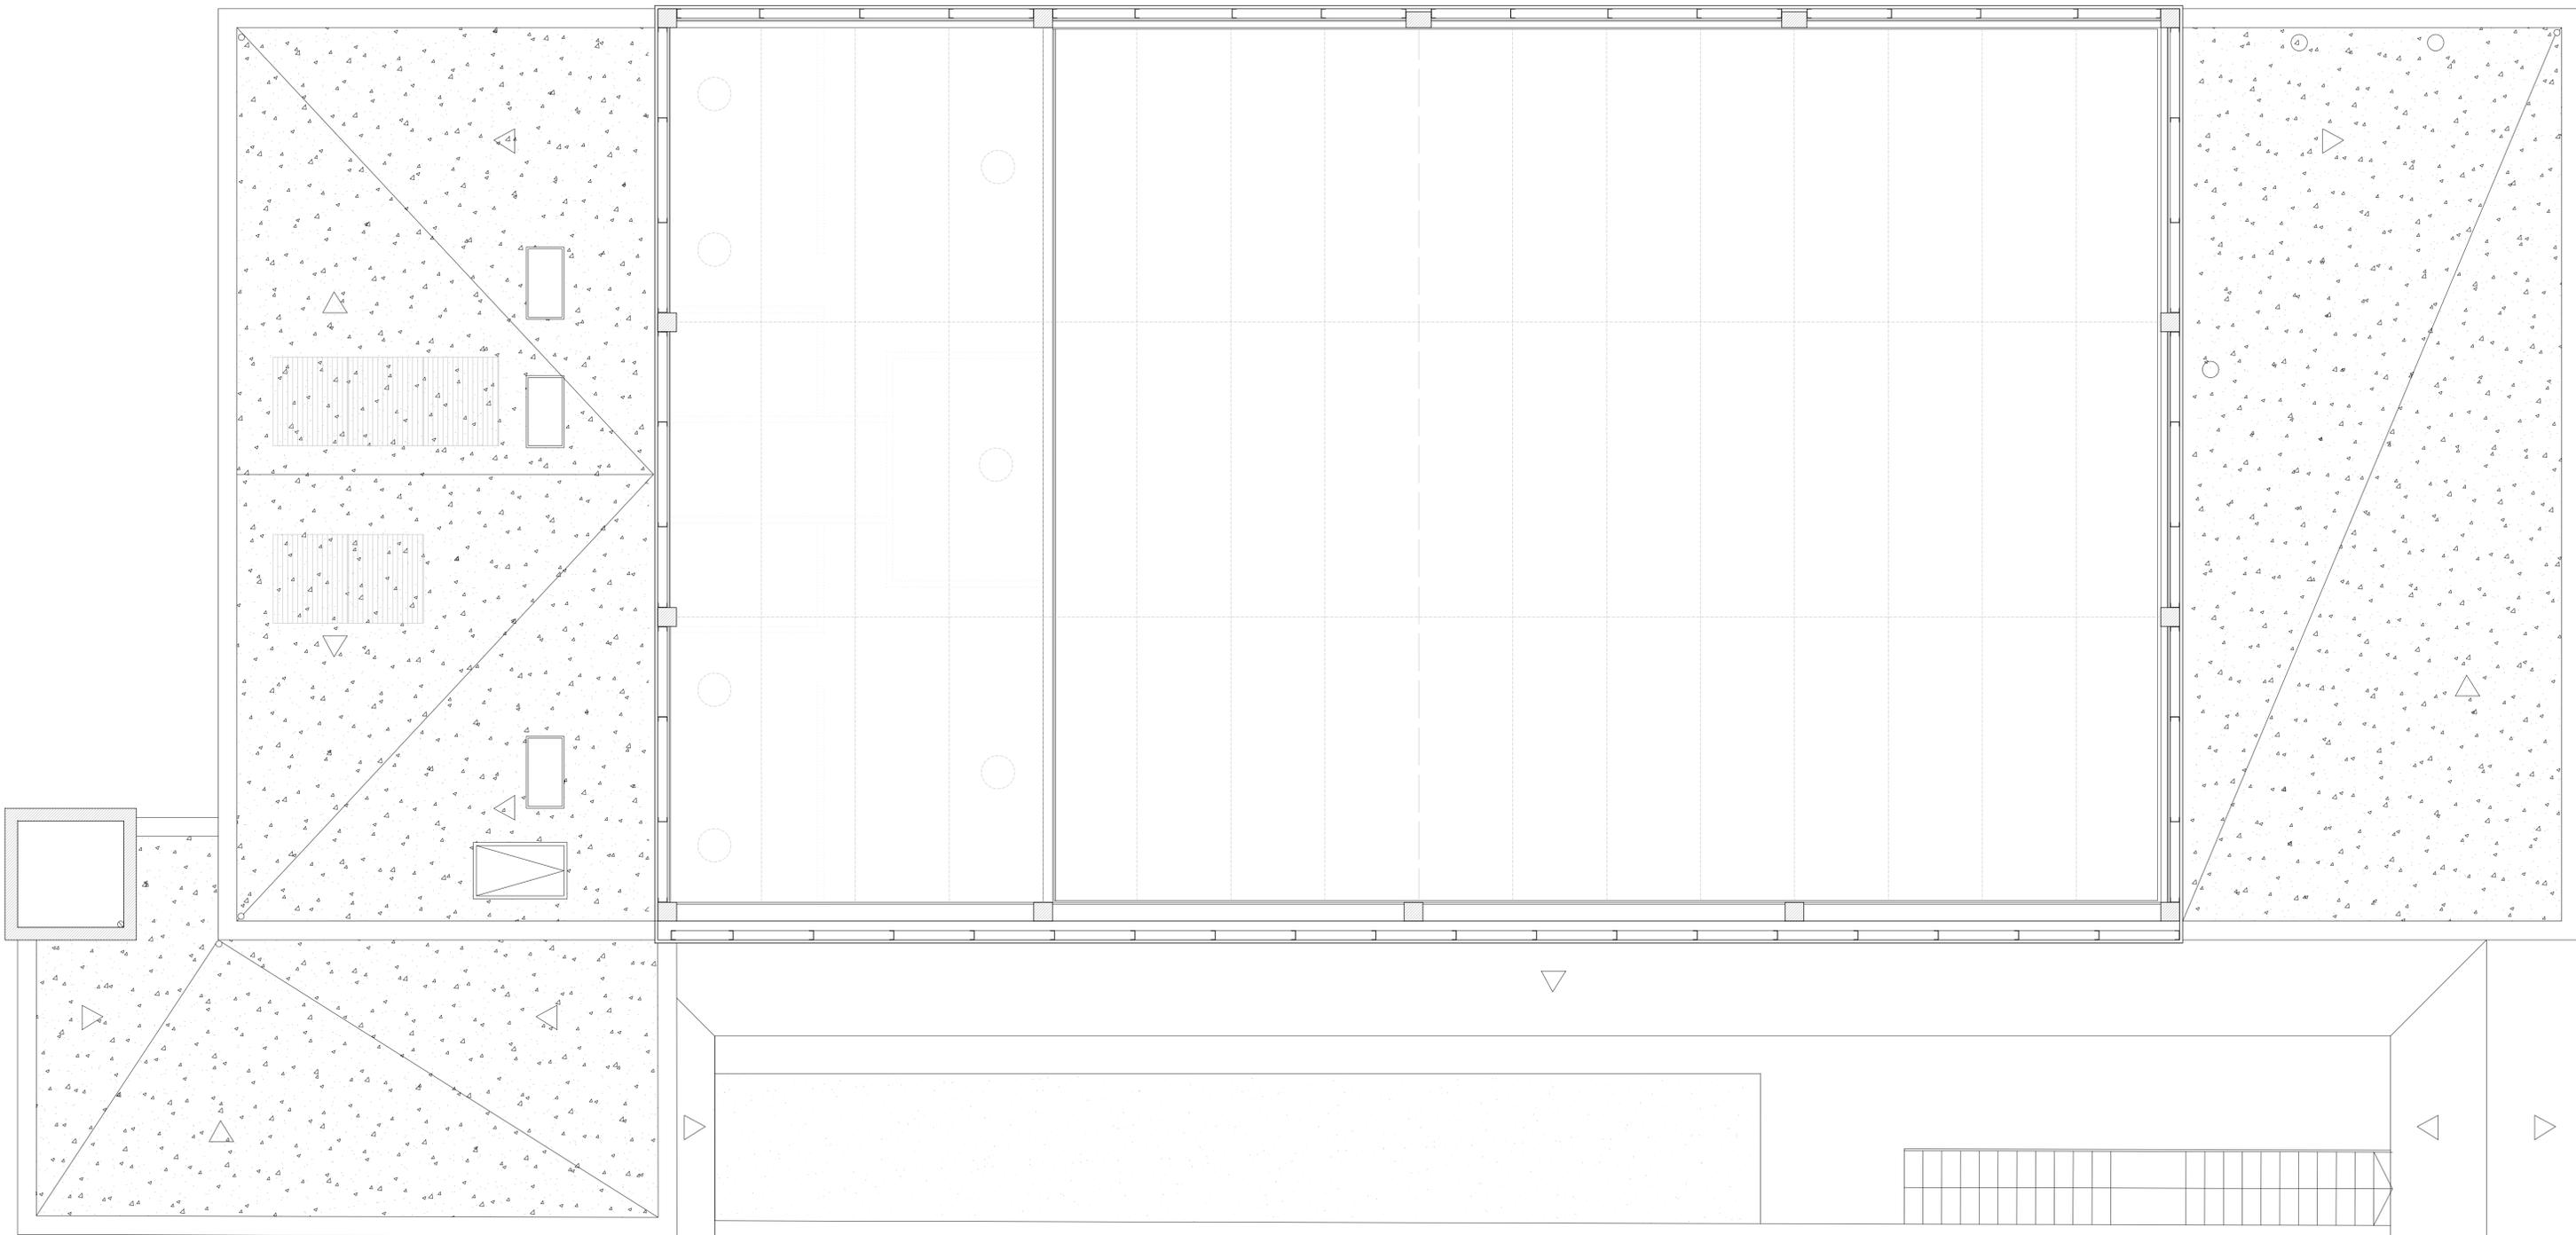

COBERTA 1

| | | | | |
|---|---|----------------------|--------------------------|-------------|
| REVISAT | COBERTA 1 | ESCALA 1/50 | P05 | |
| MIQUELA FONTANET ARQUITECTE TÈCNIC | PROJECTE D'EXECUCIÓ CENTRE DE TECNIFICACIÓ CLUB DE REM | | Substitueix | Substitueix |
| JAUME CASTELLVÍ ARQUITECTE MUNICIPAL | AJUNTAMENT D'AMPOSTA DEPARTAMENT D'OBRES I URBANISME PLAÇA ESPARVIA 24 - TELÈFON 977 701 690 - urbane@amposta.cat | | MARÇ 2008 06-019-E-PE | |
| APROVACIÓ INICIAL | APROVACIÓ PROVISIONAL | APROVACIÓ DEFINITIVA | | |


Y:\Projectes\2008\0619_E CLUB DE REM\0619_E_FE CLUB DE REM\0619_E_FE_PLANOS\0619_E_FE_EDIFICACIÓ.dwg

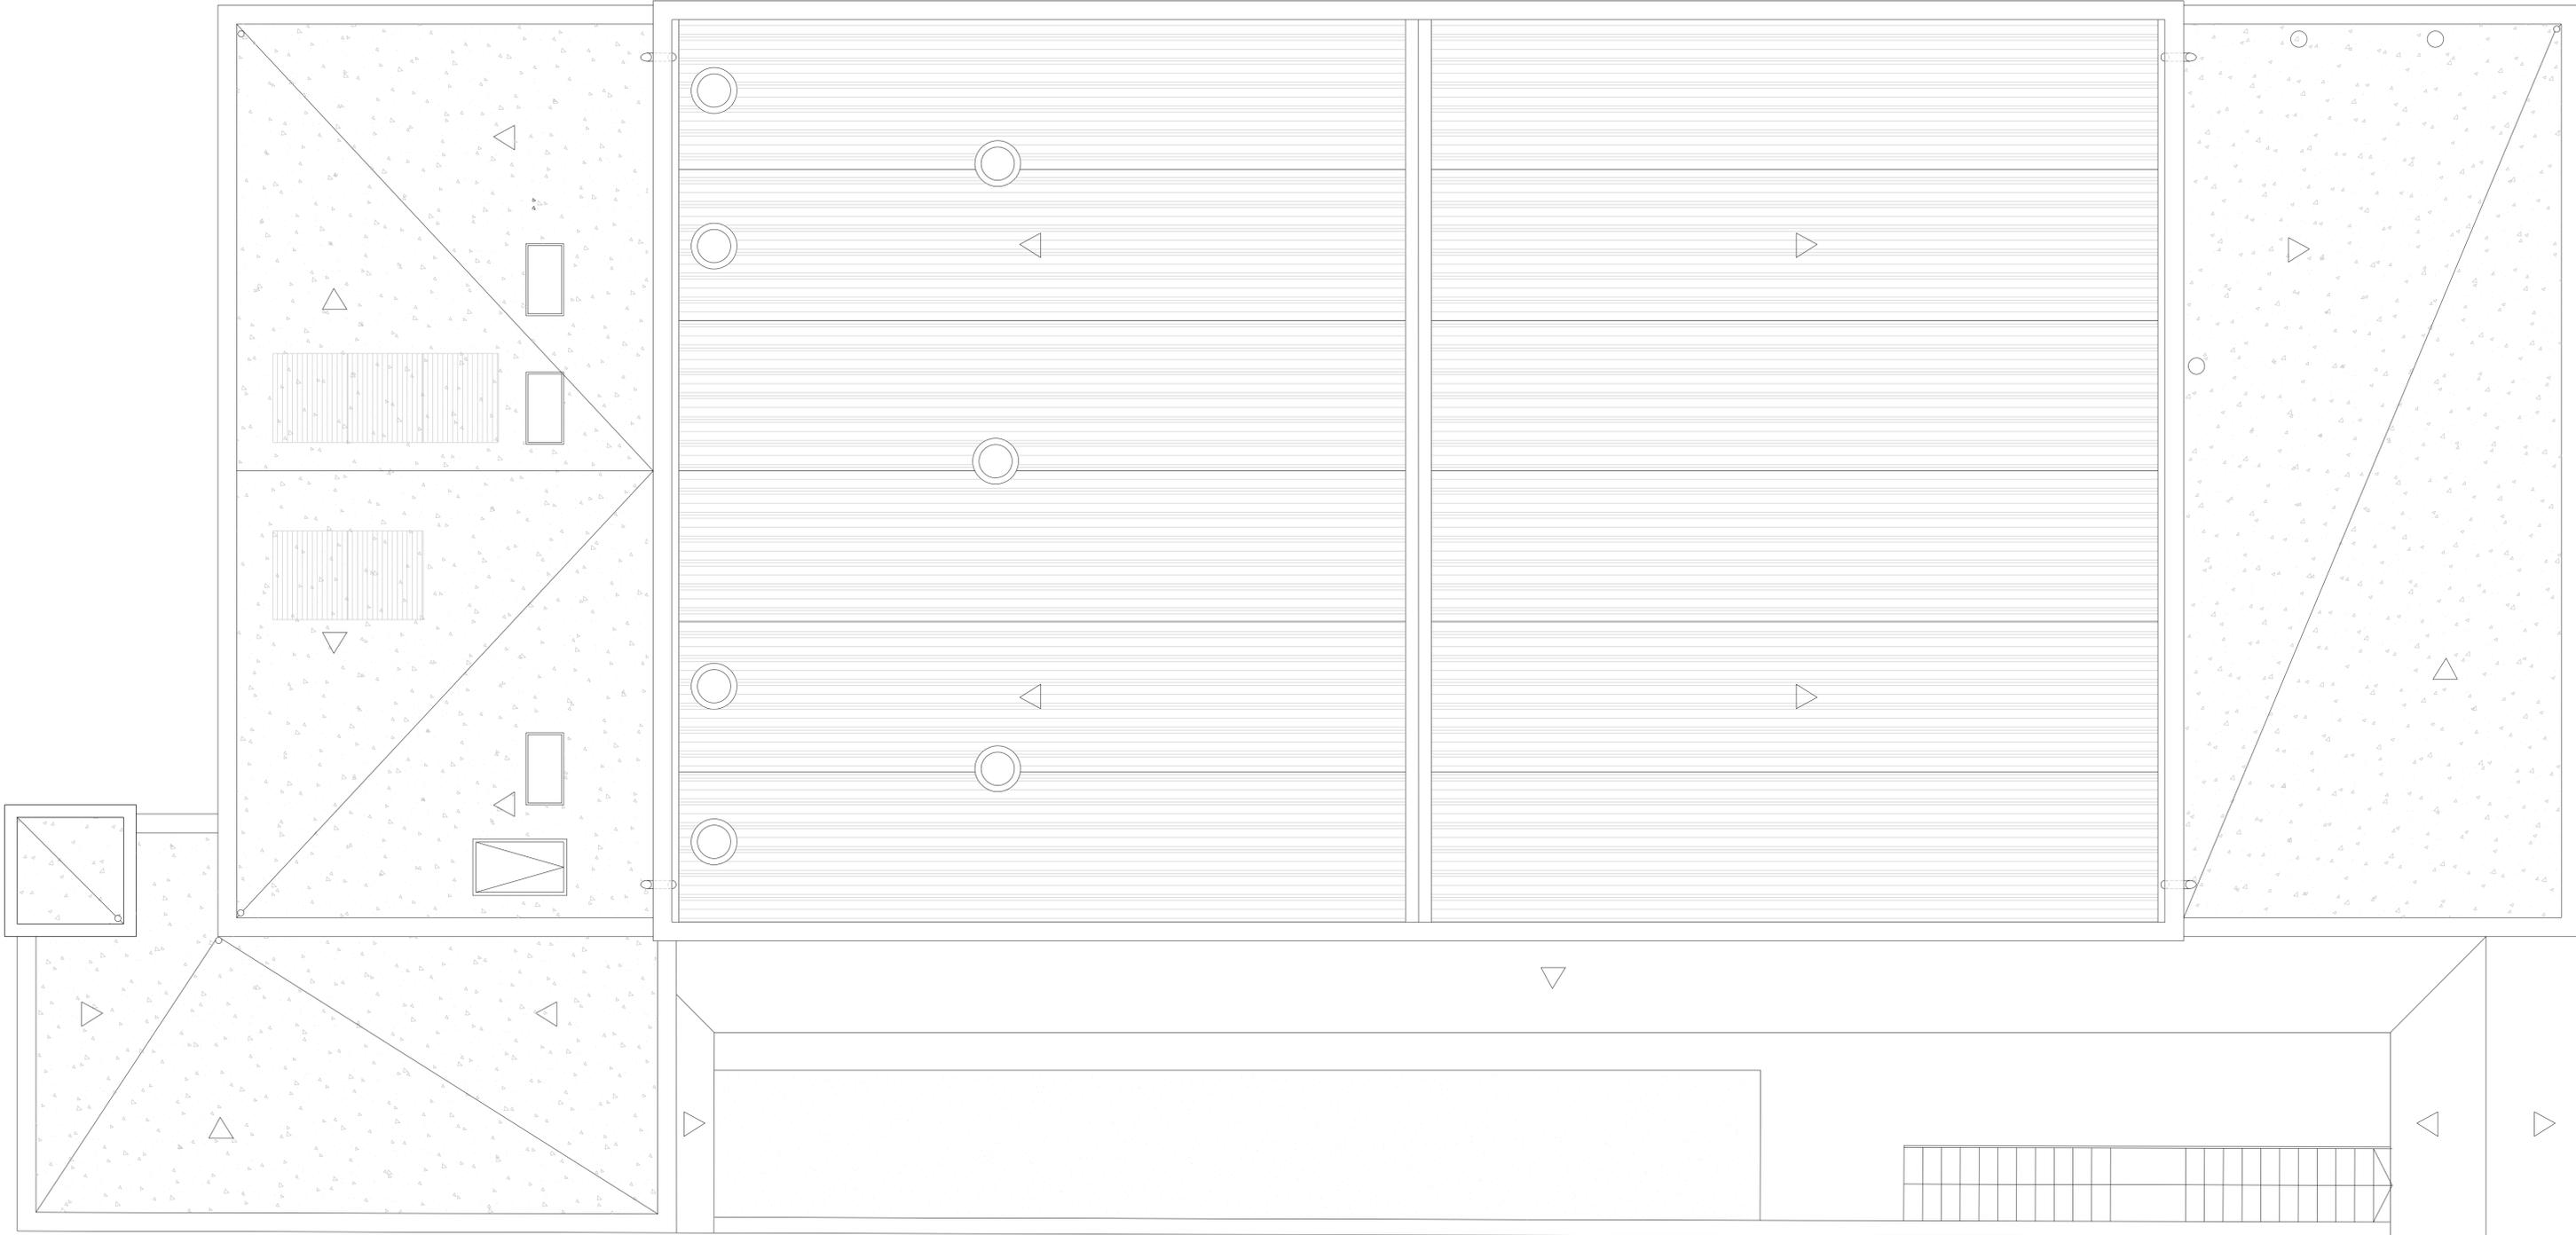

COBERTA 2

| | | | | |
|---|--|----------------------|---------------------------------|------------|
| REVISAT | COBERTA 2 | ESCALA 1/50 | P06 | |
| MIQUELA FONTANET ARQUITECTE TÈCNIC | PROJECTE D'EXECUCIÓ CENTRE DE TECNIFICACIÓ CLUB DE REM | | Substitueix | Substituit |
| JAUME CASTELLVÍ ARQUITECTE MUNICIPAL |  AJUNTAMENT D'AMPOSTA DEPARTAMENT D'OBRES I URBANISME PLÇA ESPANYA 24 - TELÈFON 977 701 660 - urbane@amposta.cat | | MARÇ 2008 06-019-E-PE | |
| APROVACIÓ INICIAL | APROVACIÓ PROVISIONAL | APROVACIÓ DEFINITIVA | | |

Y:\Projectes\2006\0619_E CLUB DE REM\0619_E_FE_PLANOS\0619_E_FE_EDIFICACIÓ.dwg

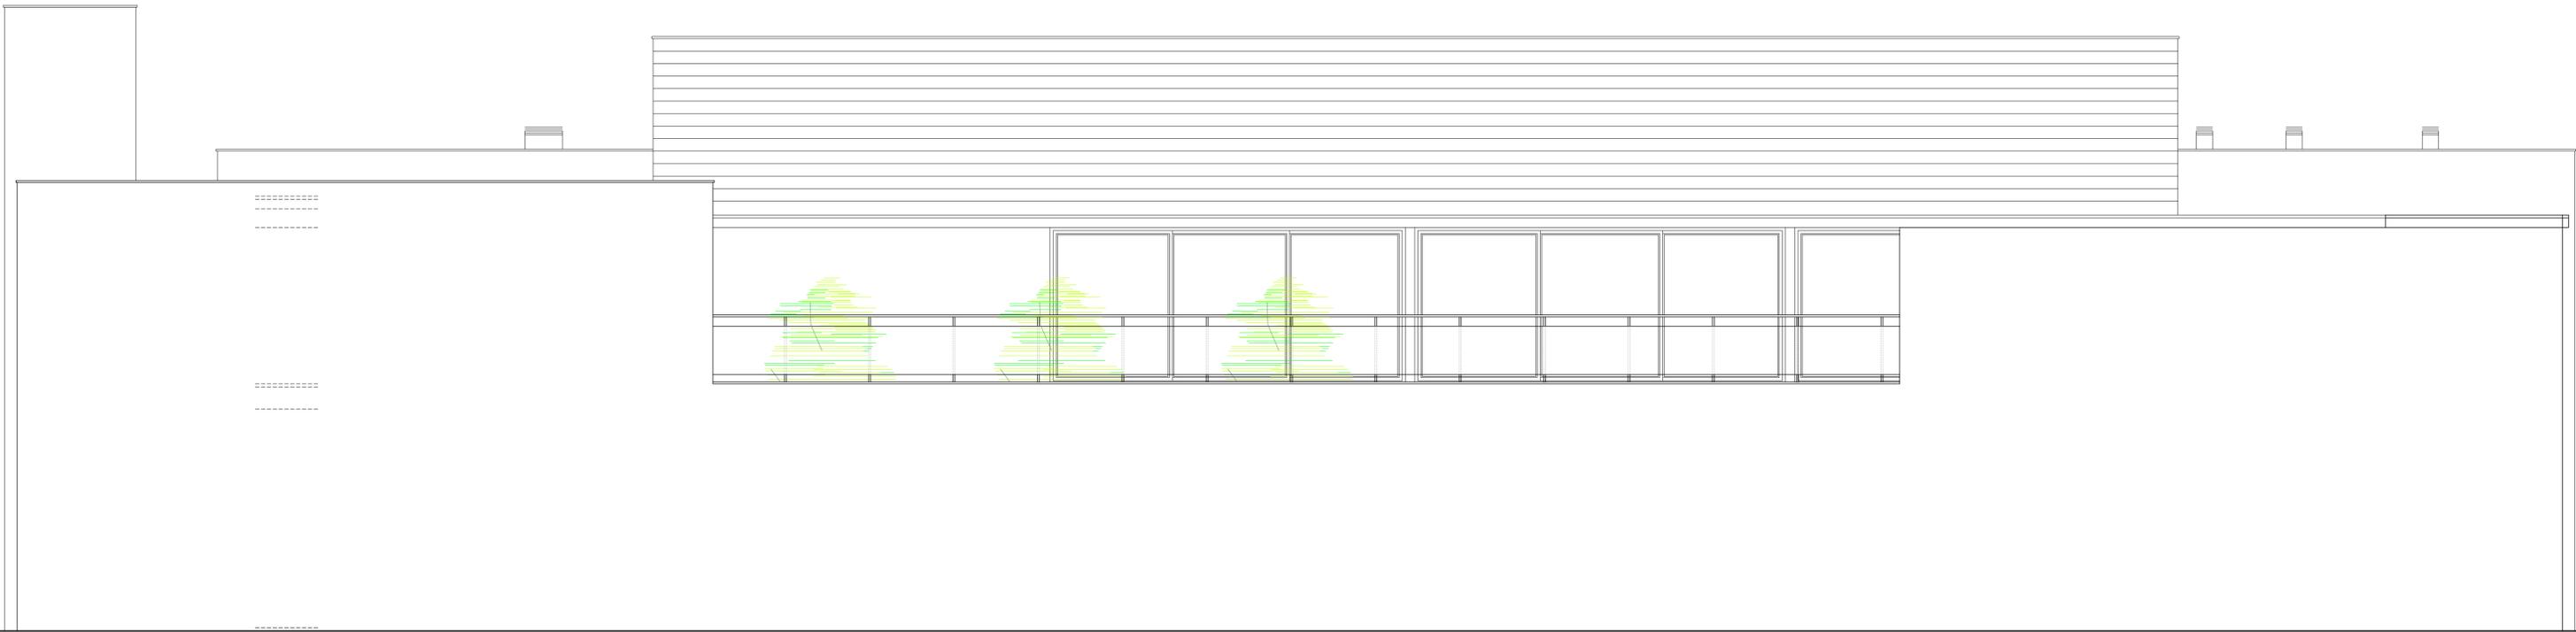


ALÇAT SUD-EST



ALÇAT SUD


| | | | | |
|---|---|----------------------|--------------------------|------------|
| REVISAT | ALÇATS LONGITUDINALS | ESCALA 1/50 | P07 | |
| MIQUELA FONTANET ARQUITECTE TÈCNIC | PROJECTE D'EXECUCIÓ CENTRE DE TECNIFICACIÓ CLUB DE REM | | Substitueix | Substituit |
| JAUME CASTELLVÍ ARQUITECTE MUNICIPAL |  AJUNTAMENT D'AMPOSTÀ DEPARTAMENT D'OBRES I URBANISME PLAÇA ESPANYA 24 - TELÈFON 977 701 690 - urbane@amposta.cat | | MARÇ 2008 06-019-E-PE | |
| APROVACIÓ INICIAL | APROVACIÓ PROVISIONAL | APROVACIÓ DEFINITIVA | | |

Y:\Projectes\2008\06019_E CLUB DE REM\06019_E_FE CLUB DE REM\06019_E_FE_PLANOLS\06019_E_FE_EDIFICACIÓ.dwg

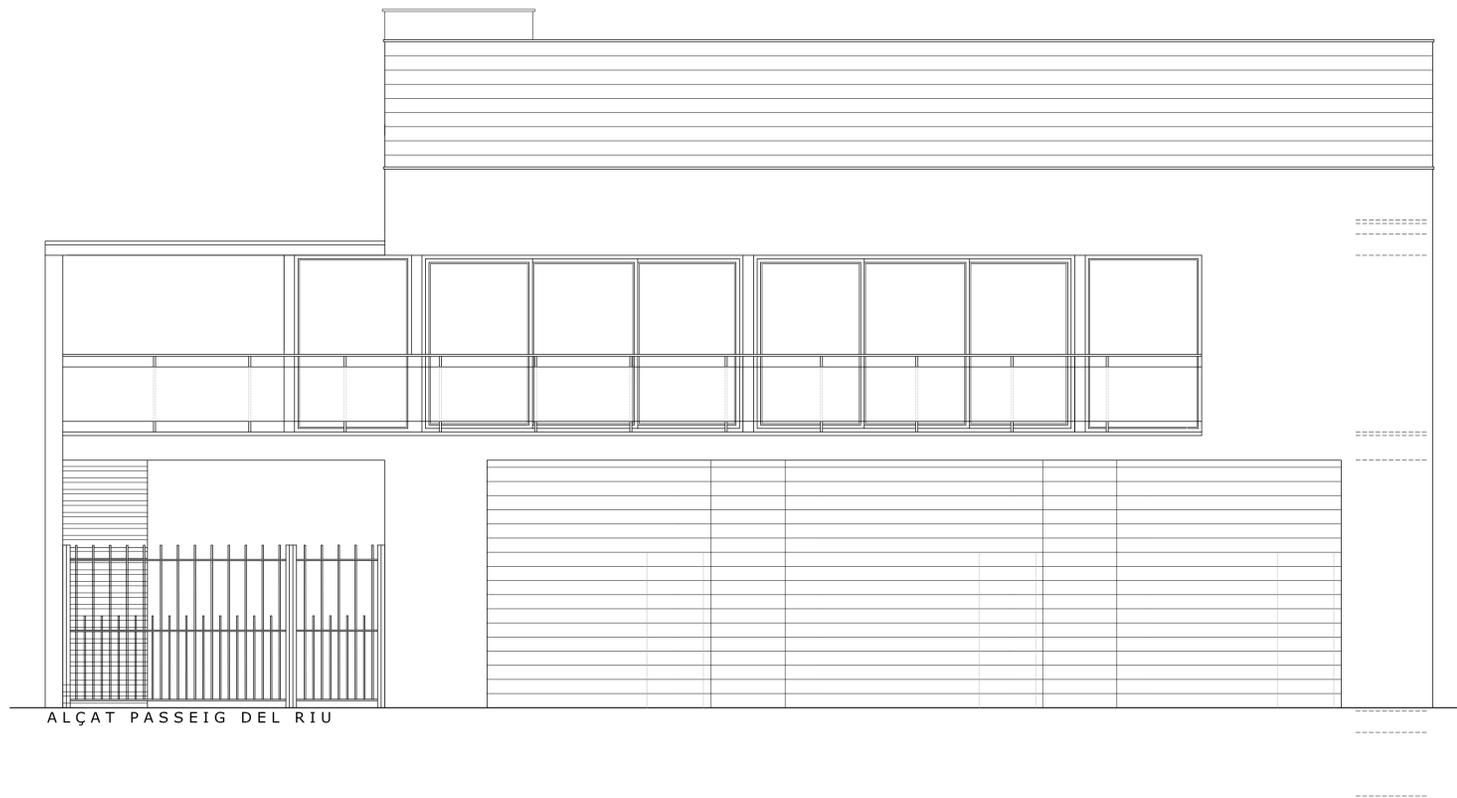

| | | | | |
|---|---|----------------------|--------------------------|------------|
| REVISAT | ALÇATS TRANSVERSALS | ESCALA 1/50 | P08 | |
| MIQUELA FONTANET ARQUITECTE TÈCNIC | PROJECTE D'EXECUCIÓ CENTRE DE TECNIFICACIÓ CLUB DE REM | | Substitueix | Substituit |
| JAUME CASTELLVÍ ARQUITECTE MUNICIPAL |  AJUNTAMENT D'AMPOSTÀ <small>DEPARTAMENT D'OBRES I URBANISME PLAÇA ESPANYA 24 - TELÈFON 977 701 660 - urbane@amposta.cat</small> | | MARÇ 2008 06-019-E-PE | |
| APROVACIÓ INICIAL | APROVACIÓ PROVISIONAL | APROVACIÓ DEFINITIVA | | |


Y:\Projectes\2006\06019_E CLUB DE REM\06019_E_FE_PLANOLS\06019_E_FE_EDIFICACIÓ.dwg

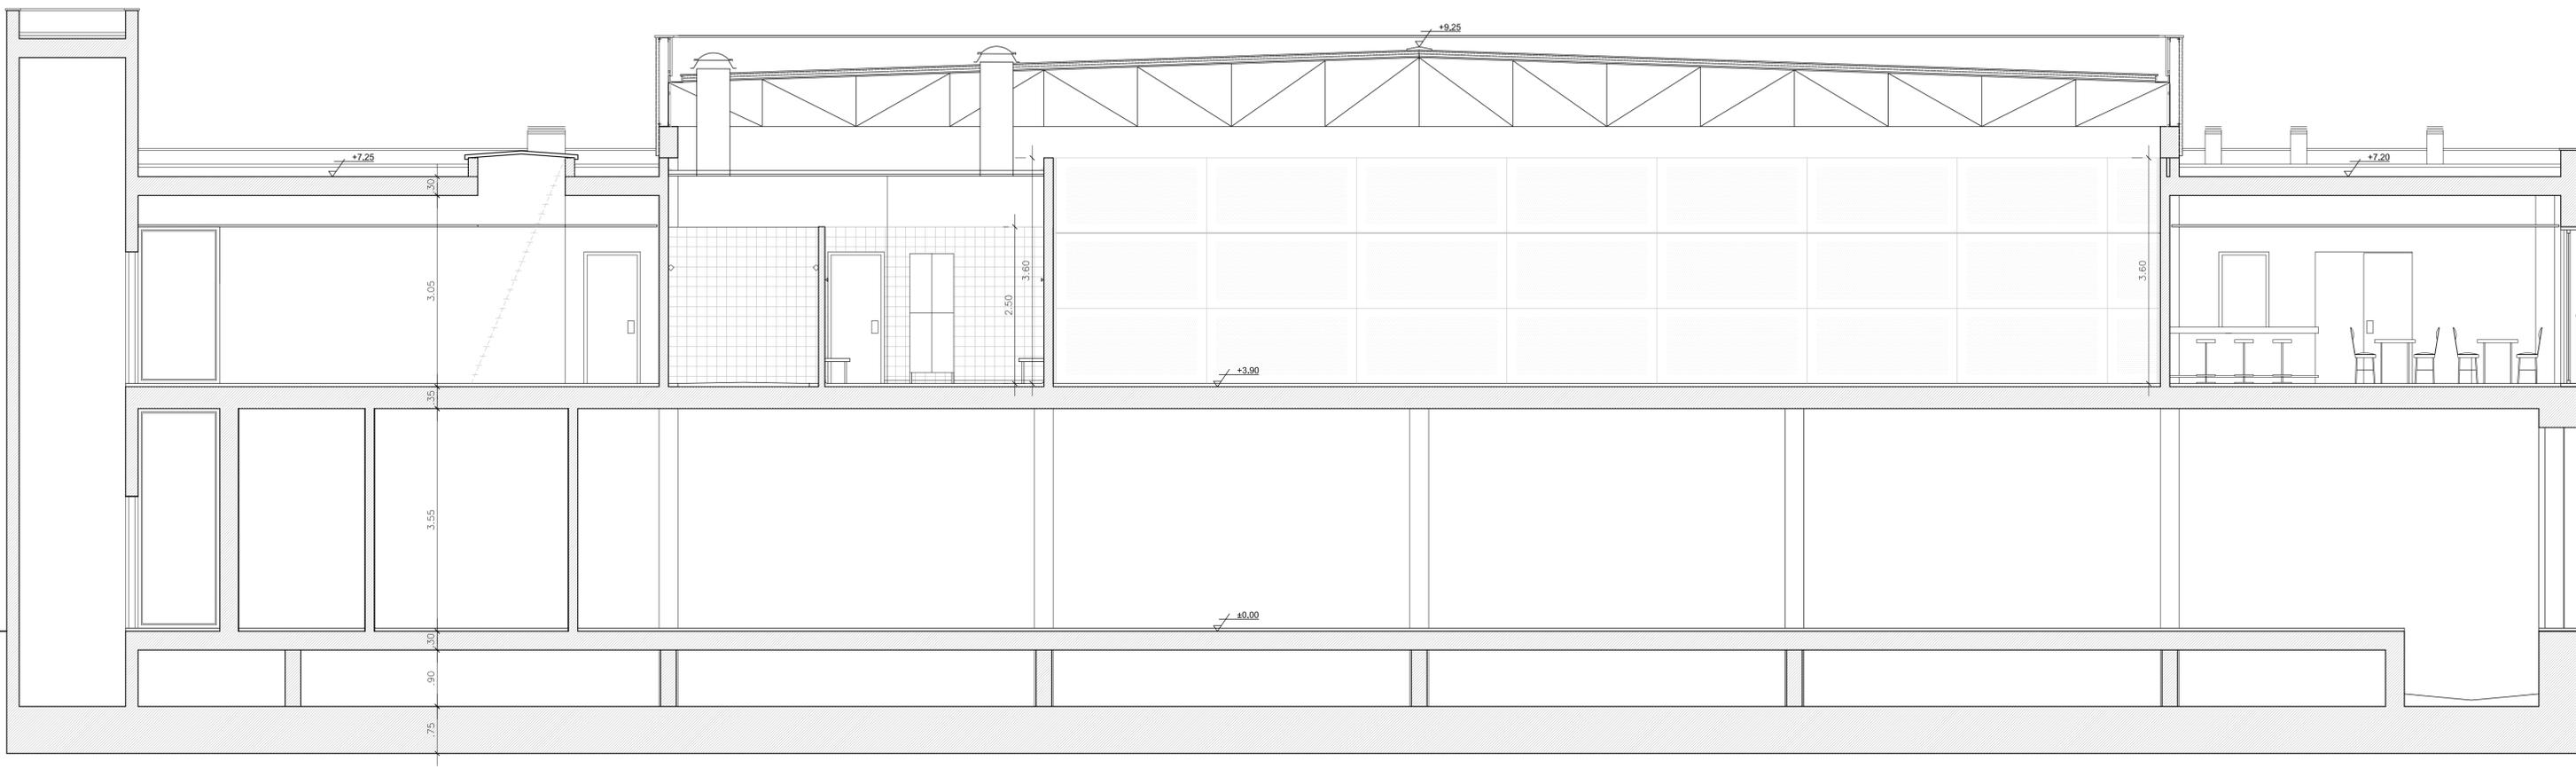


SECCIÓ C-C'




SECCIÓ A-A'

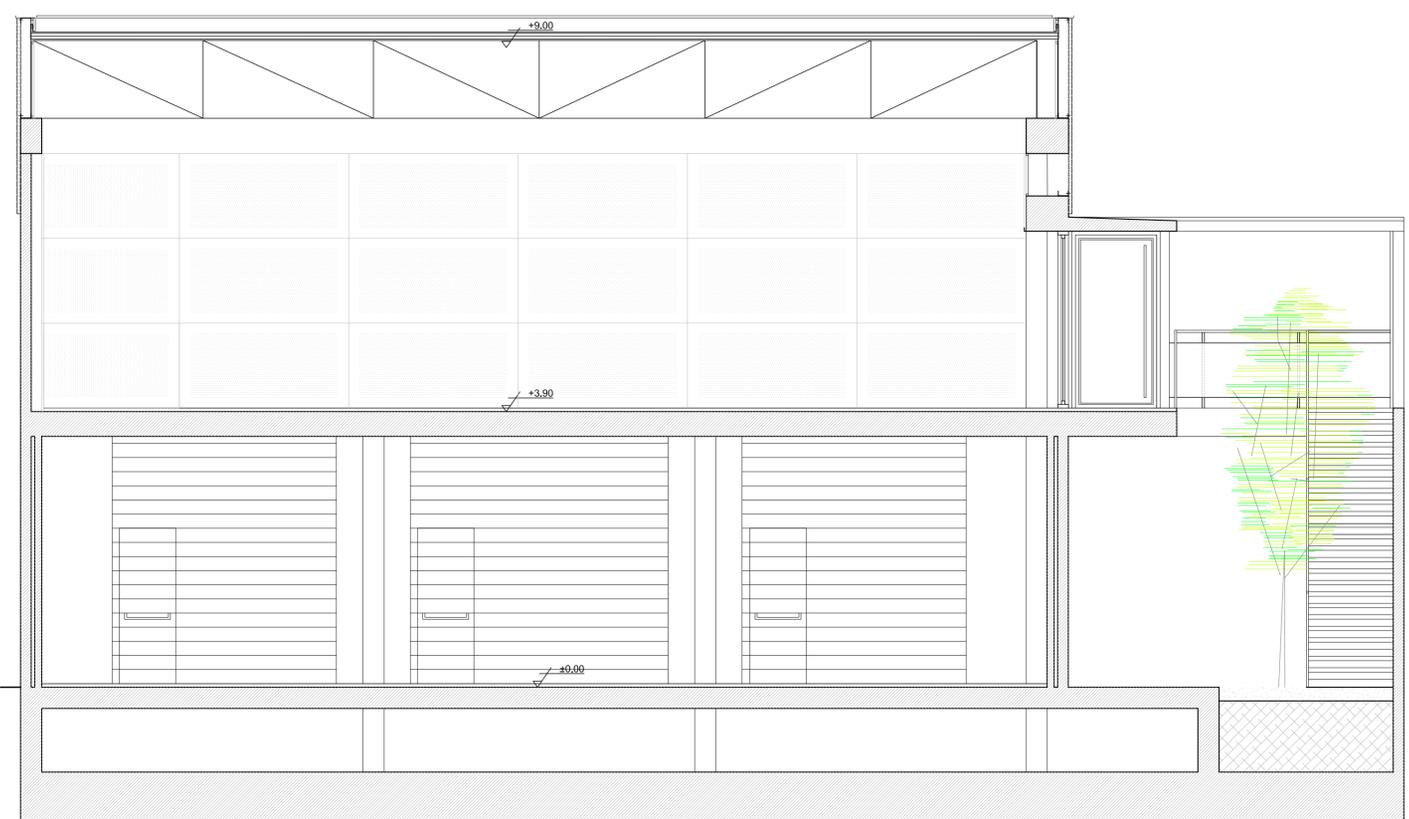


SECCIÓ B-B'

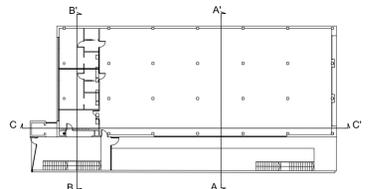


| | | | |
|---|--|----------------------|--------------------------|
| REVISAT | SECCIONS | ESCALA 1/50 | P09 |
| MIQUELA FONTANET ARQUITECTE TÈCNIC | PROJECTE D'EXECUCIÓ CENTRE DE TECNIFICACIÓ CLUB DE REM | | Substitueix Substituit |
| JAUME CASTELLVÍ ARQUITECTE MUNICIPAL | AJUNTAMENT D'AMPOSTA DEPARTAMENT D'OBRES I URBANISME PLAÇA ESPANYA 24 - TELÈFON 977 701 660 - urbane@amposta.cat | | MARÇ 2008 06-019-E-PE |
| APROVACIÓ INICIAL | APROVACIÓ PROVISIONAL | APROVACIÓ DEFINITIVA | |

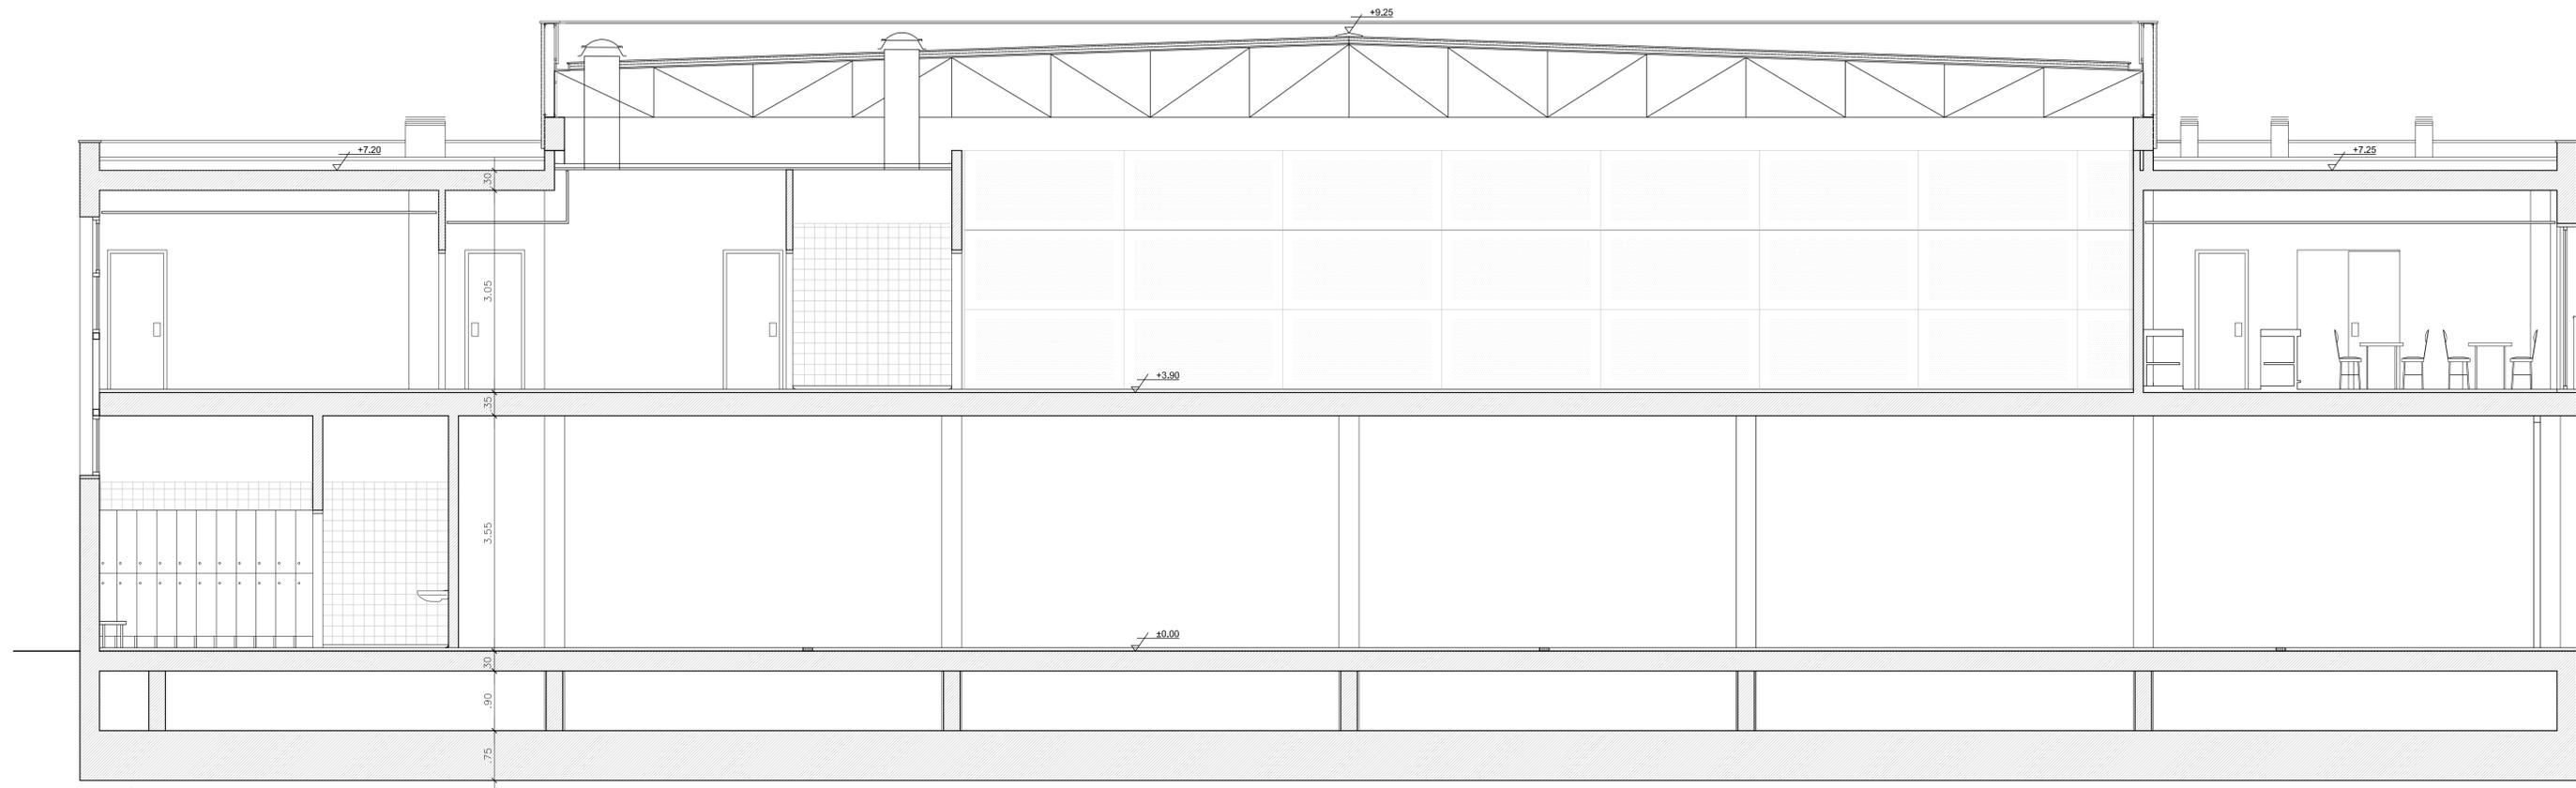


SECCIÓ D-D'

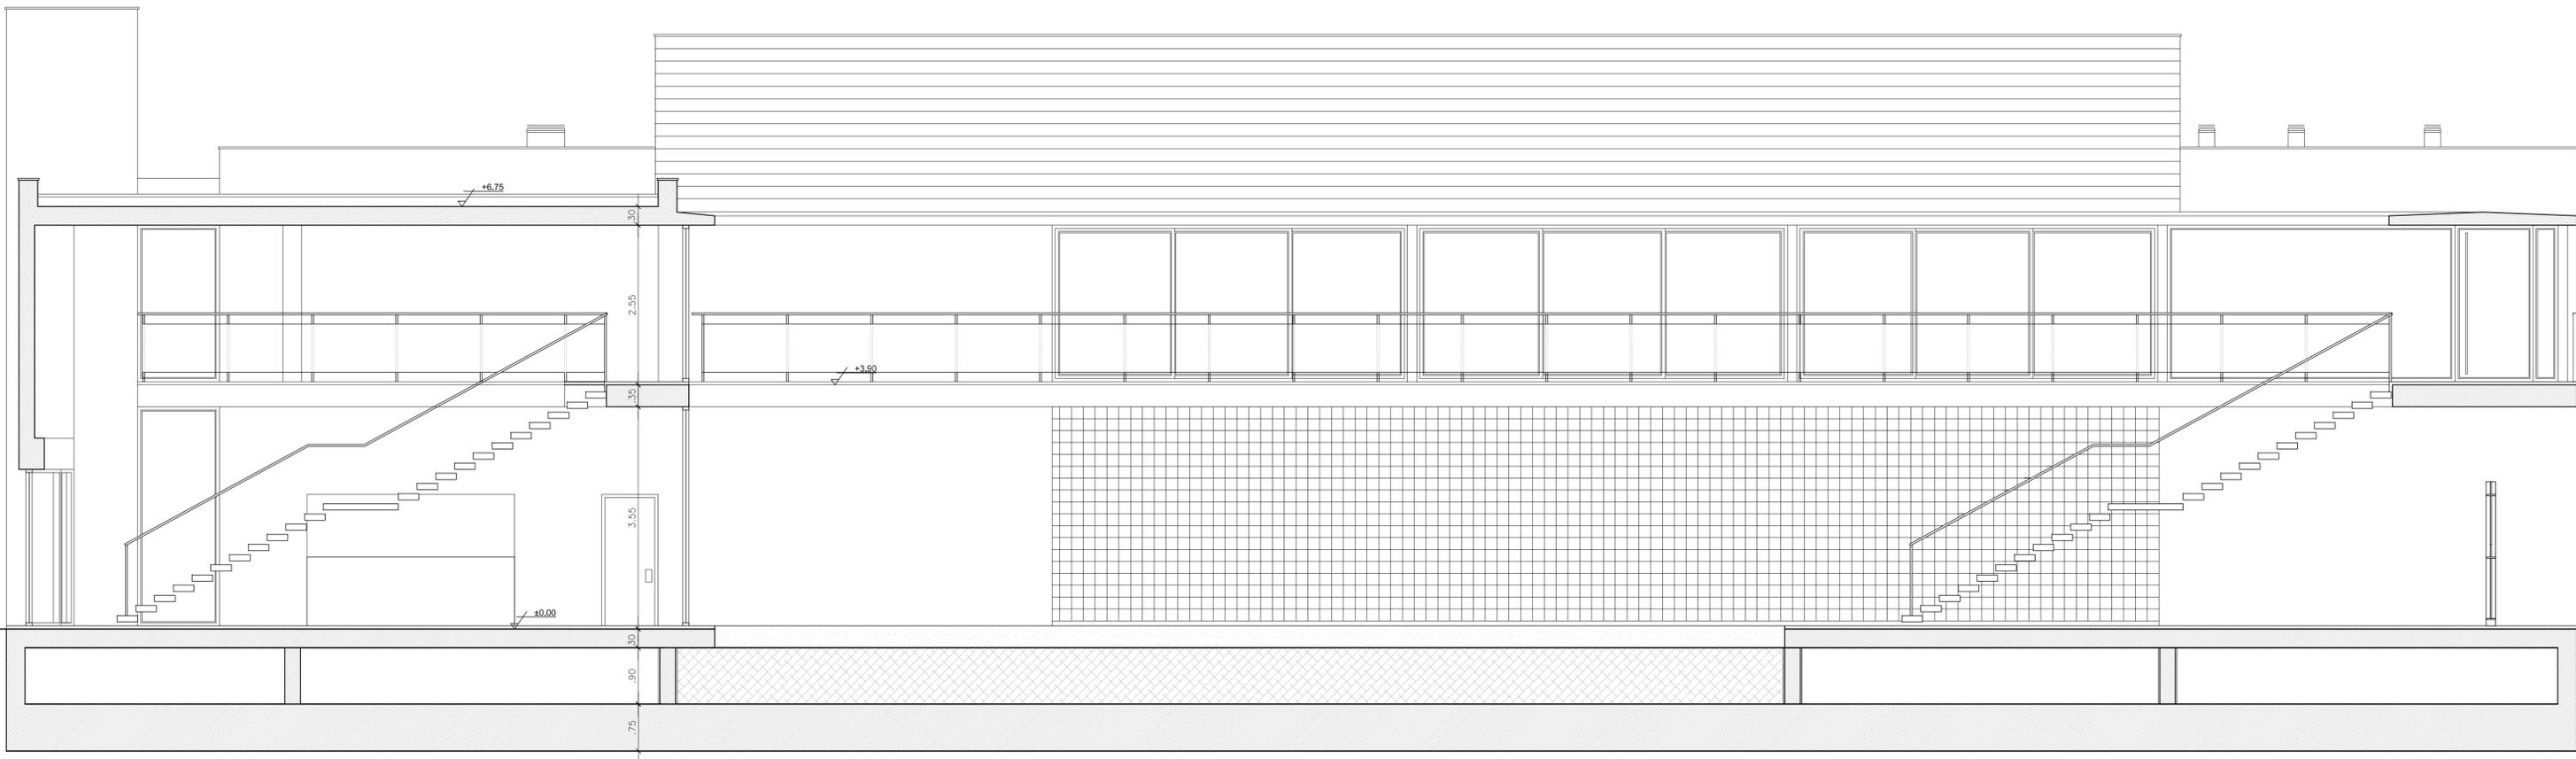


SECCIÓ E-E'

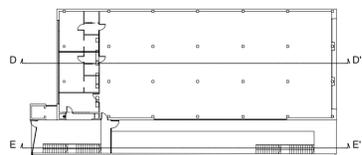

| | | | | |
|---|---|----------------------|--|------------|
| REVISAT | SECCIONS | ESCALA 1/50 | P10 | |
| MIQUELA FONTANET ARQUITECTE TÈCNIC | | | Substítuek | Substítuit |
| | PROJECTE D'EXECUCIÓ CENTRE DE TECNIFICACIÓ CLUB DE REM | | | |
| | AJUNTAMENT D'AMPOSTA DEPARTAMENT D'OBRES I URBANISME PLÇA ESPANYA 24 - TELÈFON 977 701 660 - urbane@amposta.cat | | | |
| JAUME CASTELLVÍ ARQUITECTE MUNICIPAL | | | MARC 2008 06-019-E-PE | |
| APROVACIÓ INICIAL | APROVACIÓ PROVISIONAL | APROVACIÓ DEFINITIVA | <small>Y:\Projectes\2006\0619_E CLUB DE REM\0619_E_FE_PLANOLS\0619_E_FE_EDIFICACIÓ.dwg</small> | |






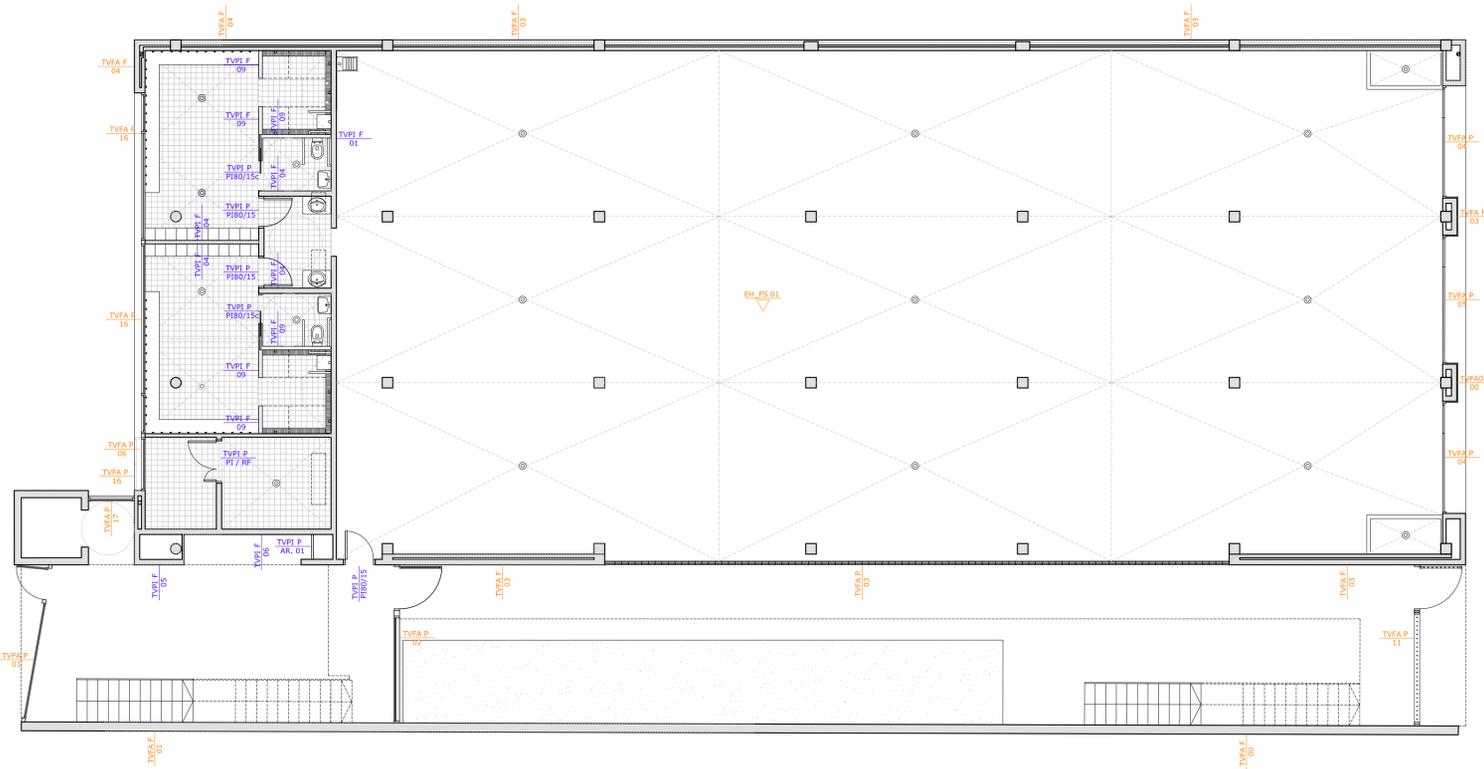


PLANTA BAIXA









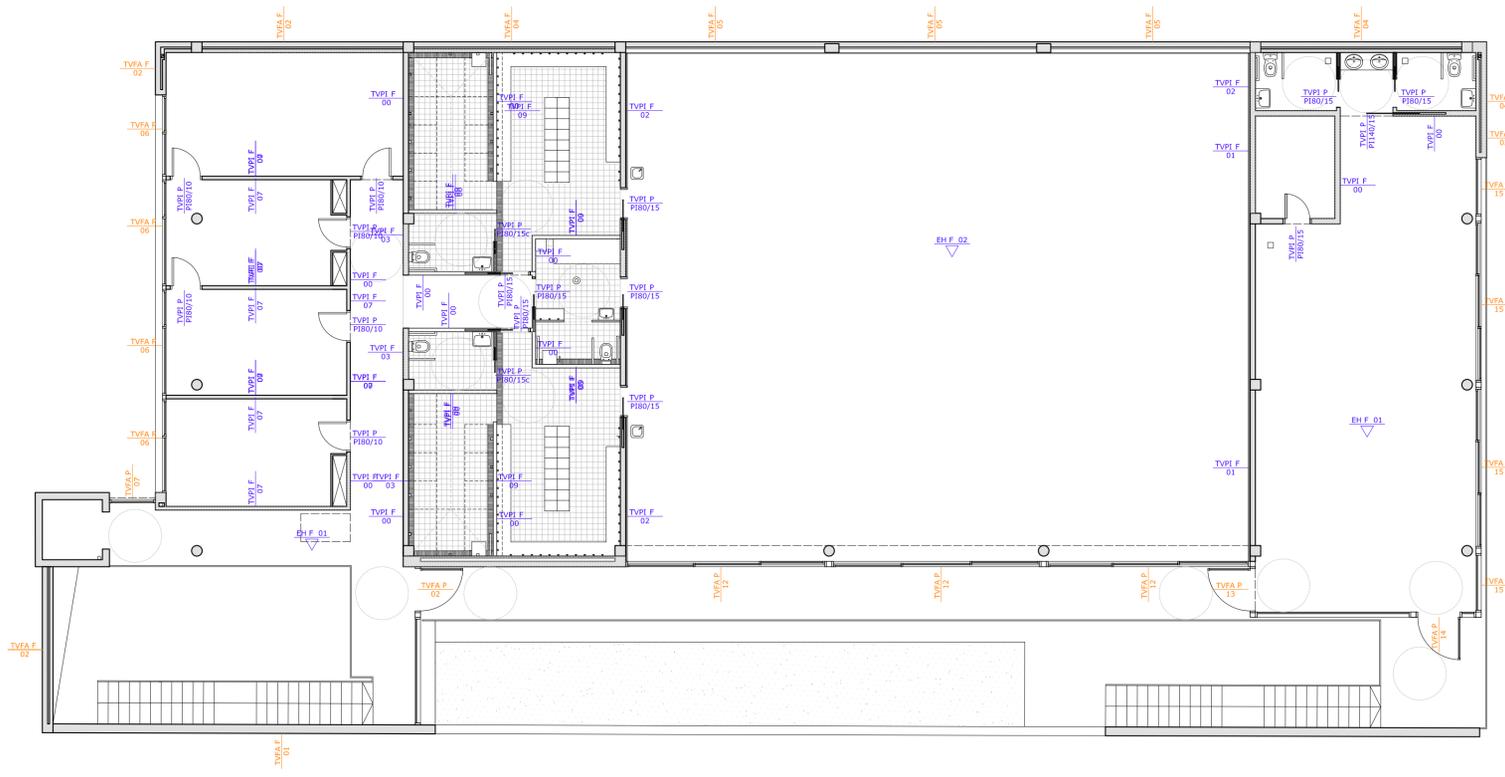


PLANTA PRIMERA




TANCAMENTS VERTICALS
FAÇANA FIXES

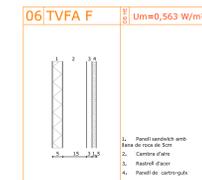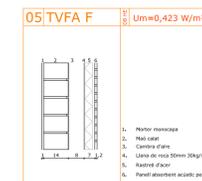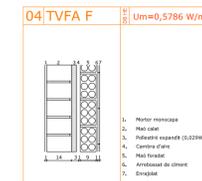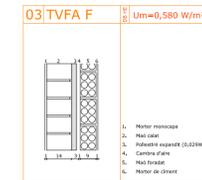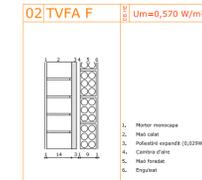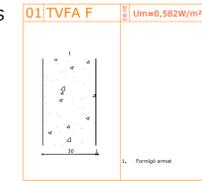



TANCAMENTS VERTICALS
PARAMENTS INTERIORS FIXES

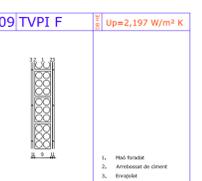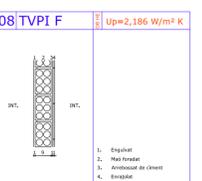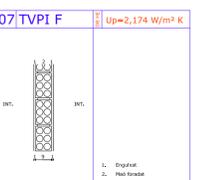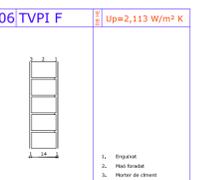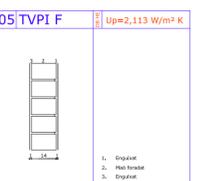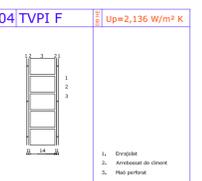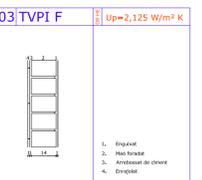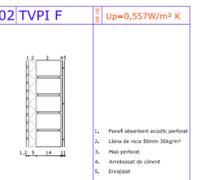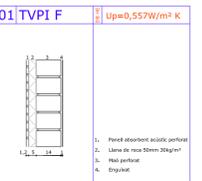


TANCAMENTS HORIZONTALS

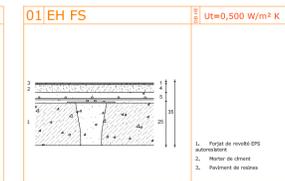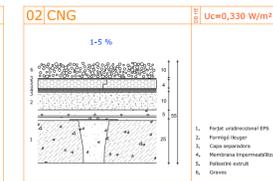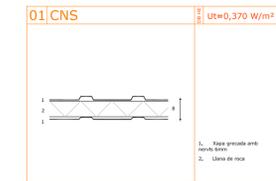

PARAMENTS HORIZONTALS

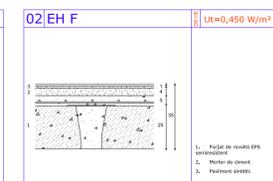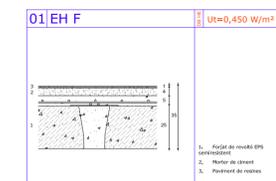

| | | | |
|---|---|----------------------|--------------------------|
| REVISAT | SISTEMA ENVOLTANT | ESCALA 1/100 | N01 |
| MIQUELA FONTANET ARQUITECTE TÈCNIC | SISTEMA COMPARTIMENTACIÓ | ESCALA 1/100 | |
| | PROJECTE D'EXECUCIÓ | | Substitueix Substituit |
| | CENTRE DE TECNIFICACIÓ CLUB DE REM | | |
| | AJUNTAMENT D'AMPOSTA | | |
| JAUME CASTELLVÍ ARQUITECTE MUNICIPAL | DEPARTAMENT D'OBRES I URBANISME PLAÇA ESPARVIA 24 - TELÈFON 977 701 690 - urbane@amposta.cat | | MARÇ 2008 06-019-E-PE |
| APROVACIÓ INICIAL | APROVACIÓ PROVISIONAL | APROVACIÓ DEFINITIVA | |

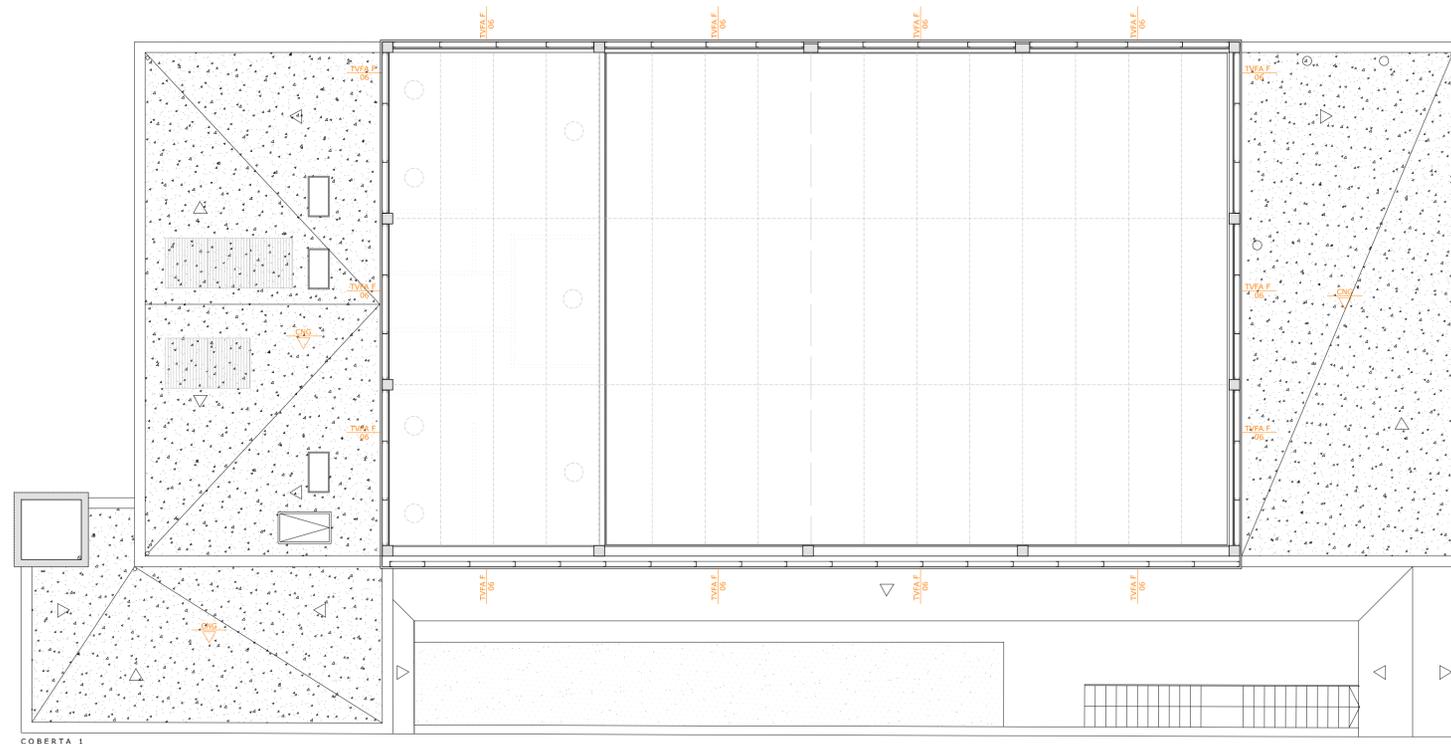

COBERTA 1







PLANTA COBERTA 1












COBERTA 2

PLANTA COBERTA 2




TANCAMENTS VERTICALS
FAÇANA FIXES

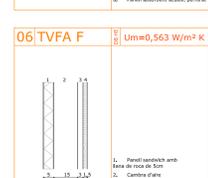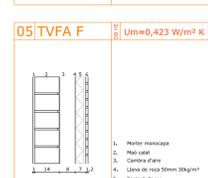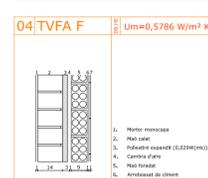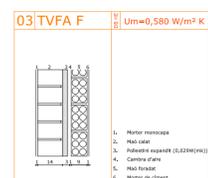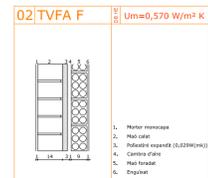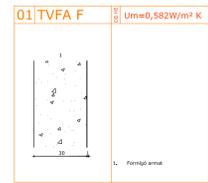



TANCAMENTS VERTICALS
PARAMENTS INTERIORS FIXES

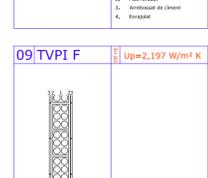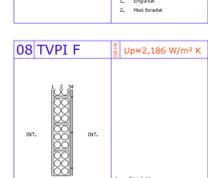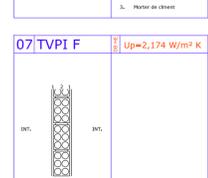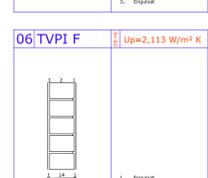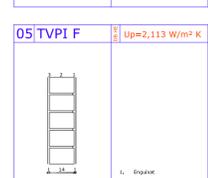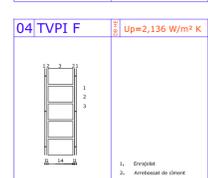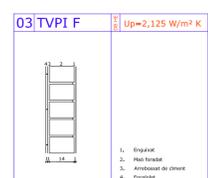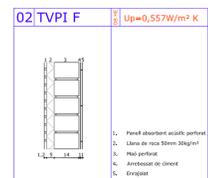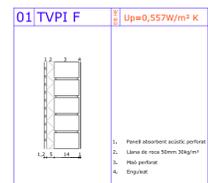

TANCAMENTS HORIZONTALS

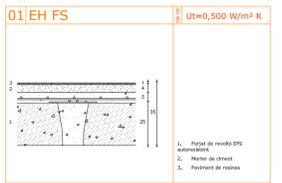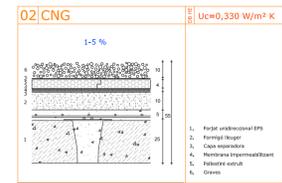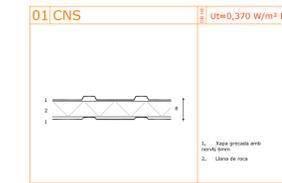


PARAMENTS HORIZONTALS

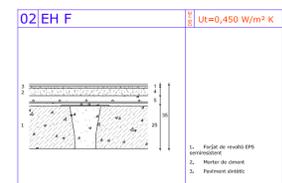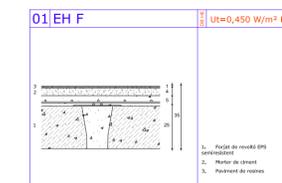


| | | | |
|---|--|----------------------|--------------------------|
| REVISAT | SISTEMA ENVOLTANT | ESCALA 1/100 | N02 |
| MIQUELA FONTANET ARQUITECTE TÈCNIC | SISTEMA COMPARTIMENTACIÓ | ESCALA 1/100 | |
| | PROJECTE D'EXECUCIÓ | | Substitueix Substituit |
| | CENTRE DE TECNIFICACIÓ CLUB DE REM | | |
| | AJUNTAMENT D'AMPOSTA | | |
| JAUME CASTELLVÍ ARQUITECTE MUNICIPAL | DEPARTAMENT D'OBRES I URBANISME PLAÇA ESPARVA 24 - TELÈFON 977 701 660 - urbane@amposta.cat | | MARÇ 2008 06-019-E-PE |
| APROVACIÓ INICIAL | APROVACIÓ PROVISIONAL | APROVACIÓ DEFINITIVA | |


FUSTERIA EXTERIOR

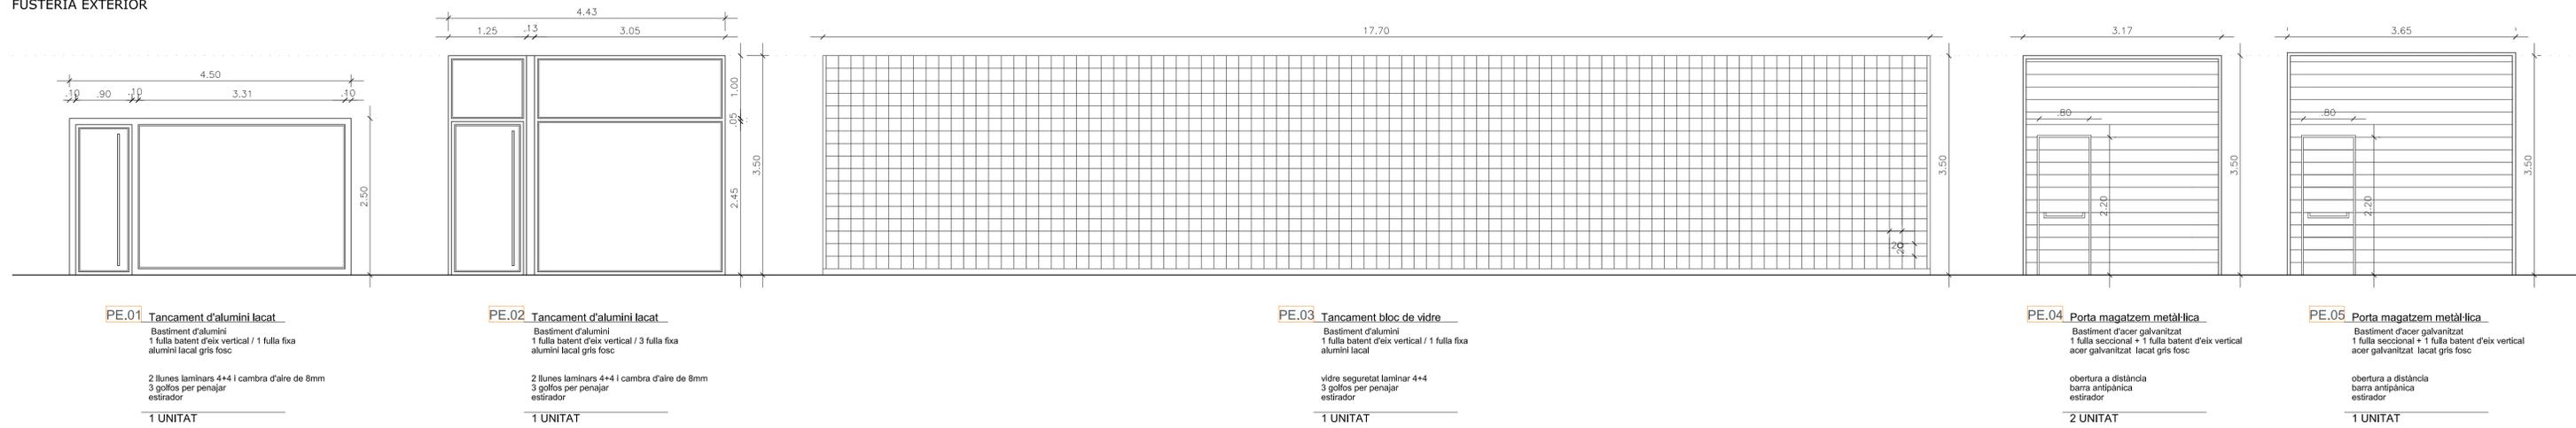


FUSTERIA EXTERIOR

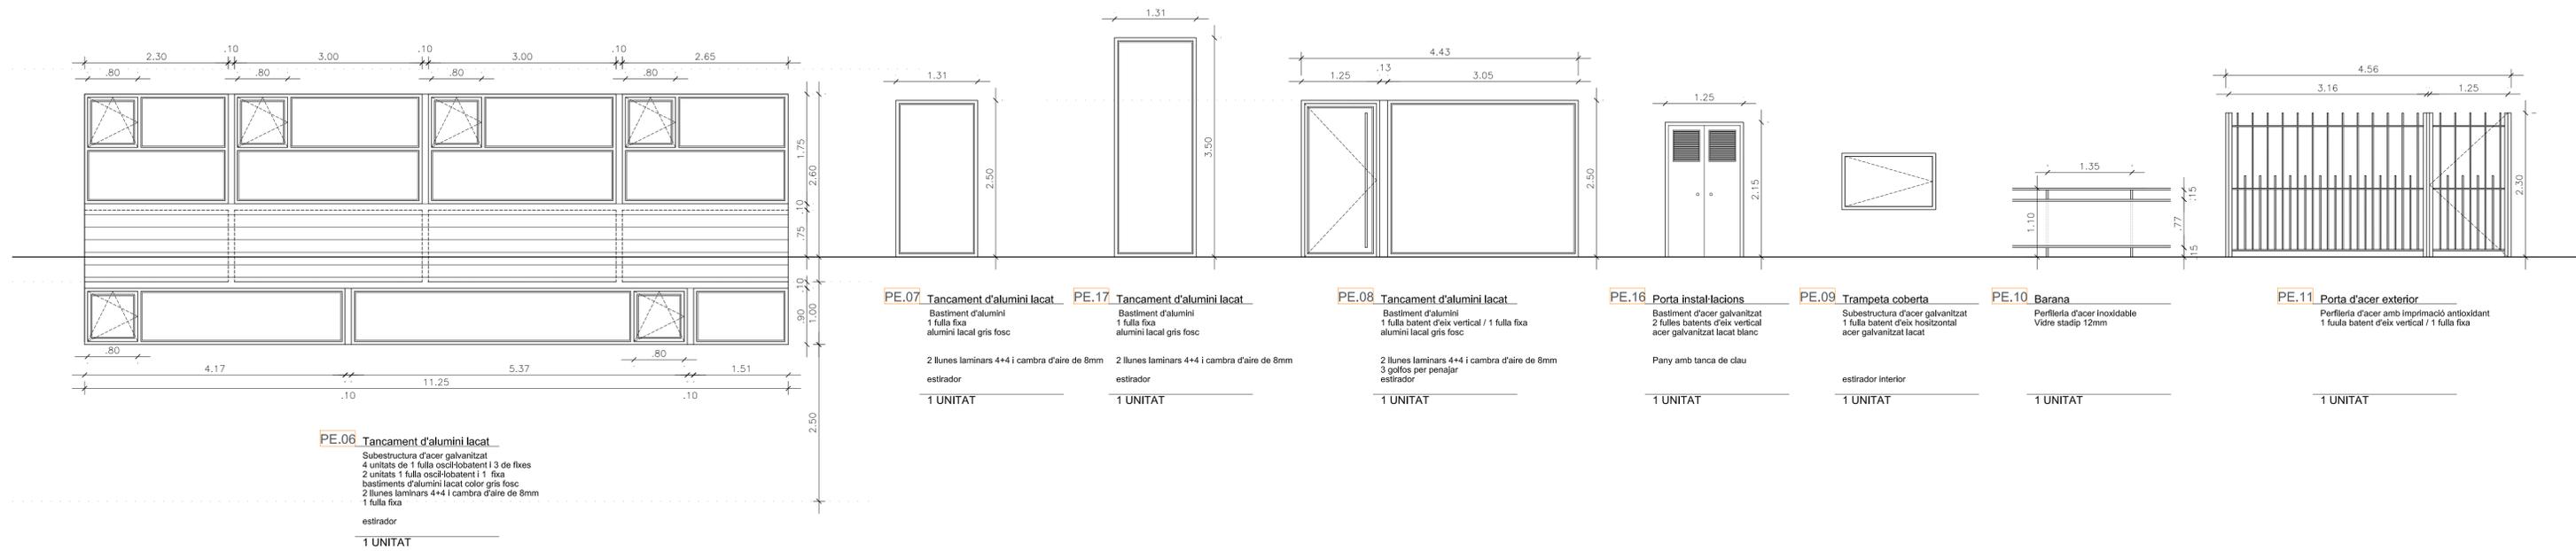


FUSTERIA EXTERIOR

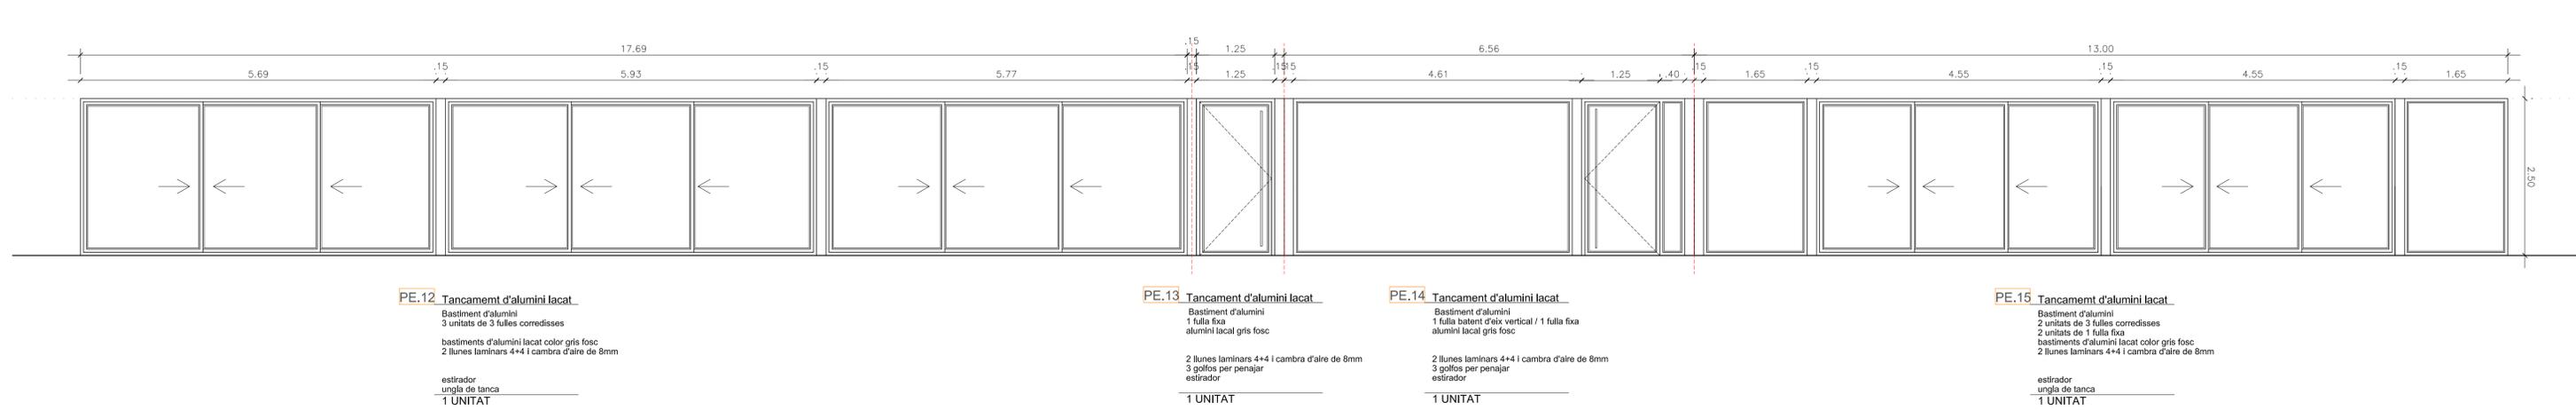

| | | | |
|---|--|---|--------------------------|
| REVISAT | FUSTERIA EXTERIOR | ESCALA 1/50 | N03 |
| MIQUELA FONTANET ARQUITECTE TÈCNIC | SISTEMA ENVOLTANT | PROJECTE D'EXECUCIÓ CENTRE DE TECNIFICACIÓ CLUB DE REM | |
| JAUME CASTELLVÍ ARQUITECTE MUNICIPAL | AJUNTAMENT D'AMPOSTÀ DEPARTAMENT D'OBRES I URBANISME PLÇA ESPANOLA, 4 - TELÈFON 977 701 690 - v.urb@ampostat.cat | | MARÇ 2008 06-019-E-PE |
| APROVACIÓ INICIAL | APROVACIÓ PROVISIONAL | APROVACIÓ DEFINITIVA | |

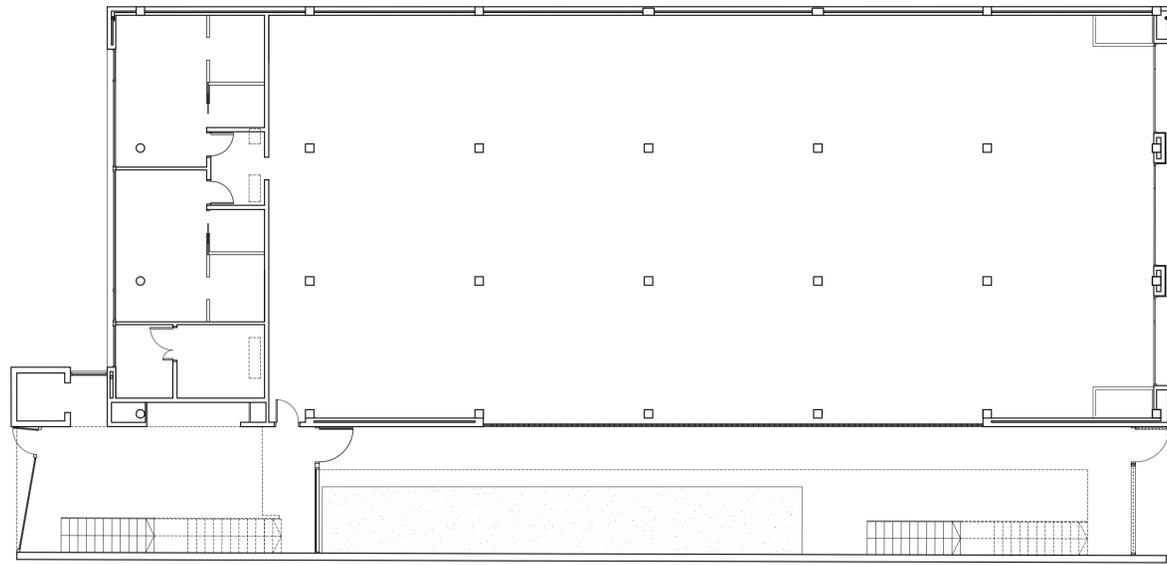


PLANTA BAIXA

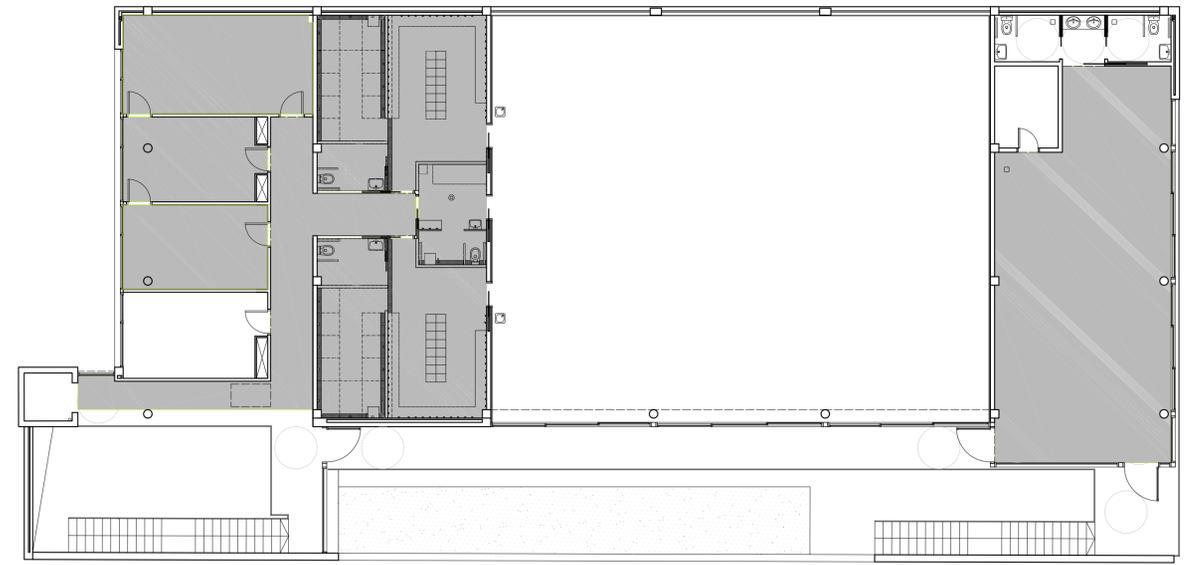

PLANTA PRIMERA

FUSTERIA INTERIOR

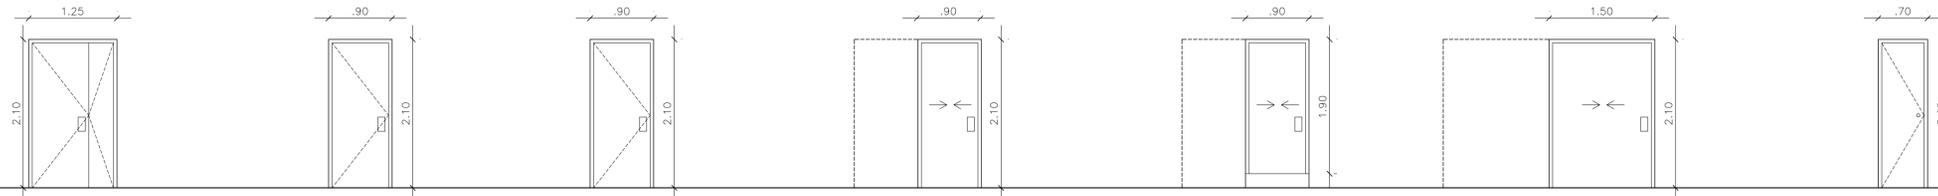

PI/RF Porta interior EI2-45-C
 Prebassiment acer 2 electrosoldat
 acer per pintar amb imprimació antioxídic
 2 fulles batents d'eix vertical
 acer galvanitzat amb protecció de pintura
 Pany amb dues manetes
 Tres golfos per fulla
 talla focs amb nuscl d'acer
 1 UNITATS

PI80/15 Porta interior 80 de fusta
 Prebassiment de fusta de pi
 basiment de fusta lacada
 fulla de fusta lacada
 Pany amb dues manetes
 Tres golfos per fulla
 4 UNITATS

PI80/10 Porta interior 80 de fusta
 Prebassiment de fusta de pi
 basiment de fusta lacada
 fulla de fusta lacada
 fulla batent d'eix vertical
 Pany amb dues manetes
 Tanca de clau
 Tres golfos per fulla
 6 UNITATS


PI80/15 Porta interior 80 de fusta
 Prebassiment de fusta de pi
 basiment de fusta lacada
 fulla de fusta lacada
 fulla corredissa
 Pany amb dues manetes
 Tanca de clau als barrys
 Guia per penjar
 8 UNITATS

PI80/15c Porta interior 80 de fusta
 Prebassiment de fusta de pi
 basiment de fusta lacada
 fulla de fusta lacada
 fulla corredissa
 Pany amb dues manetes
 Tanca de clau
 Guia per penjar
 4 UNITATS

P140/15 Porta interior 80 de fusta
 Prebassiment de fusta de pi
 basiment de fusta lacada
 fulla de fusta lacada
 fulla corredissa
 Pany amb dues manetes
 Guia per penjar
 4 UNITATS

AR 01 Armari de 70cm
 Prebassiment de fusta de pi
 basiment de fusta lacada
 fulla de fusta lacada
 fulla batent d'eix vertical
 Estiradors
 Tres golfos per fulla
 1 UNITATS





| | | | |
|--|---|---|--------------------------|
| REVISAT | FUSTERIA INTERIOR | ESCALA 1/50 | N04 |
| MIQUELA FONTANET ARQUITECTA MUNICIPAL | SISTEMA COMPARTIMENTACIÓ/ACABATS | PROJECTE D'EXECUCIÓ CENTRE DE TECNIFICACIÓ CLUB DE REM | |
| JAUME CASTELLVÍ ARQUITECTE MUNICIPAL | AJUNTAMENT D'AMPOSTA DEPARTAMENT D'OBRES I URBANISME PLAÇA ESPARVIA 24 - TELÈFON 977 701 690 - urbane@amposta.cat | | MARÇ 2008 06-019-E-PE |
| APROVACIÓ INICIAL | APROVACIÓ PROVISIONAL | APROVACIÓ DEFINITIVA | |

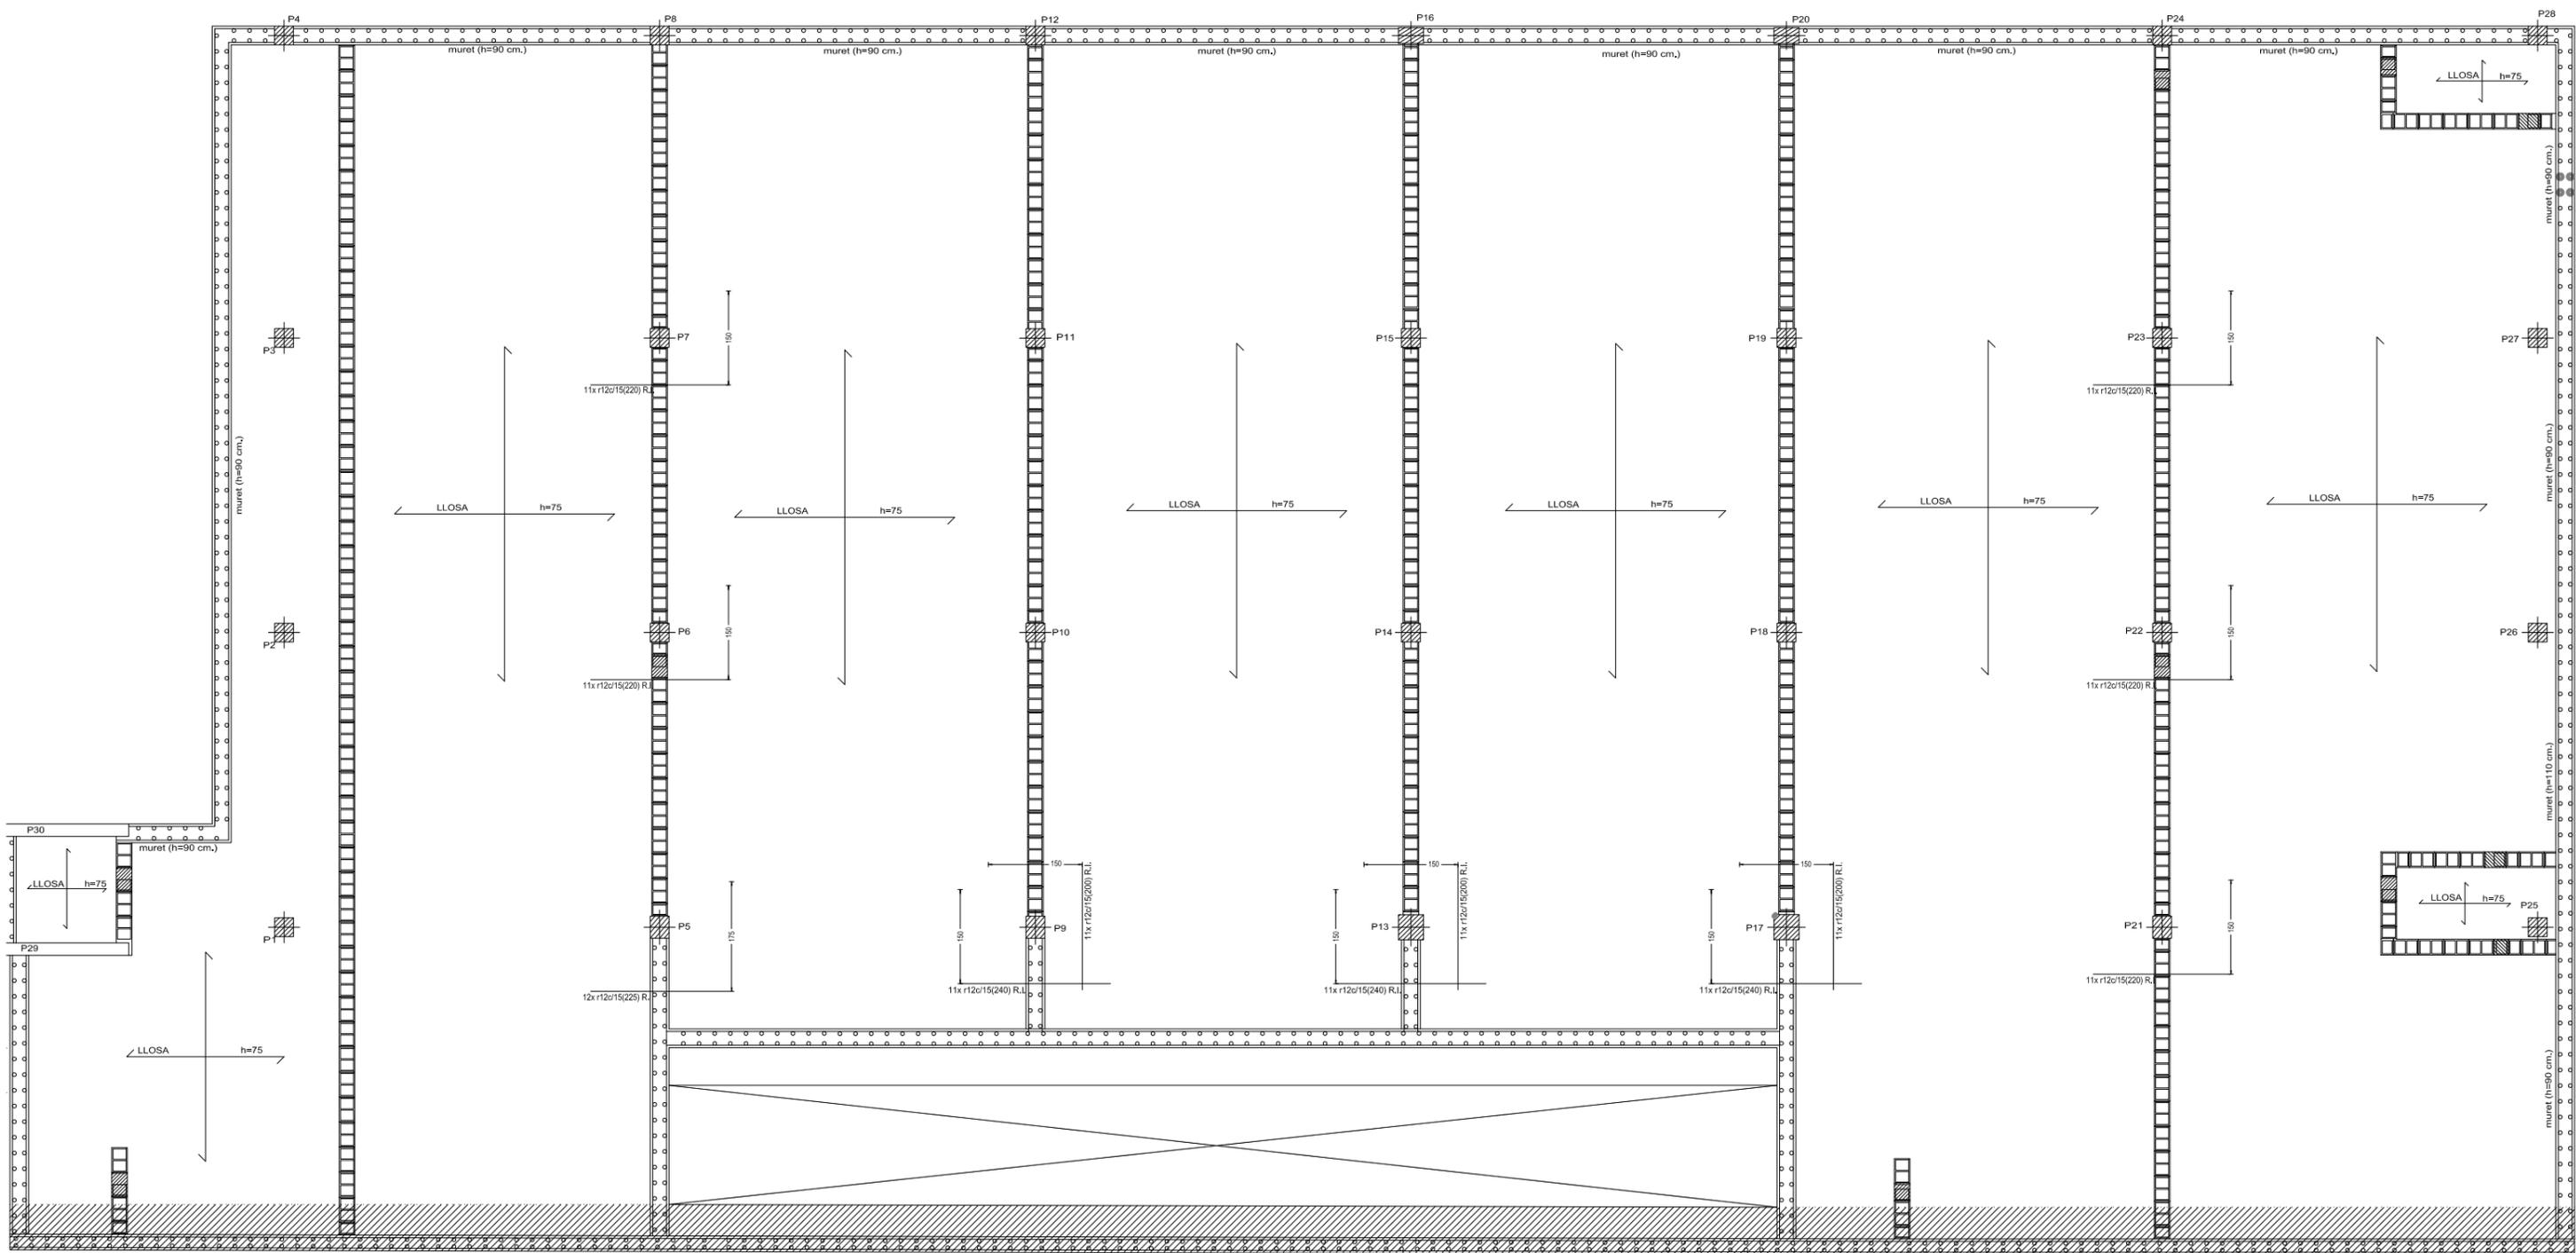

MUR DE FORMIGO T1 (veure detall)

| | | | | |
|---|---|----------------------|--|--|
| REVISAT | PLANTA FONAMENTS | ESCALA 1/100 | <h1 style="text-align: center;">E01</h1> | |
| MIQUELA FONTANET ARQUITECTE TÈCNIC | | | | |
| JAUME CASTELLVÍ ARQUITECTE MUNICIPAL | PROJECTE D'EXECUCIÓ CENTRE DE TECNIFICACIÓ CLUB DE REM | | MARÇ 2008 06-019-E-PE | |
| |  AJUNTAMENT D'AMPOSTA DEPARTAMENT D'OBRES I URBANISME PLAÇA ESPANYA 2-4 - TELÈFON 977 701 660 - urbanisme@amposta.cat | | | |
| APROVACIÓ INICIAL | APROVACIÓ PROVISIONAL | APROVACIÓ DEFINITIVA | | |

| | | | | | | | | | | | | |
|-------------|--------|--------|--------------|----|----|-------------------------------|---------|---------|---------|-----|----------------|-----------------|
| P1=P2 P3 | P4=P28 | P5=P21 | P6=P7 P24 | P8 | P9 | P10=P11 P14=P15 P18=P19 | P12=P23 | P13=P17 | P16=P20 | P22 | P25=P26 P27 | Coberta central |
| | | | | | | | | | | | | Sostre P1 |
| | | | | | | | | | | | | Sostre PB |
| | | | | | | | | | | | | Sanitari |
| | | | | | | | | | | | | Fonamentació |

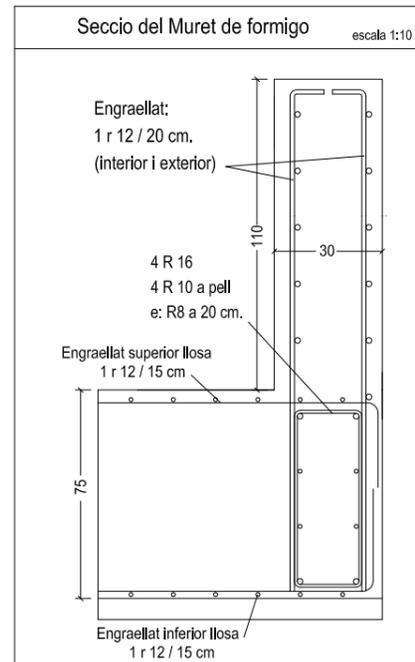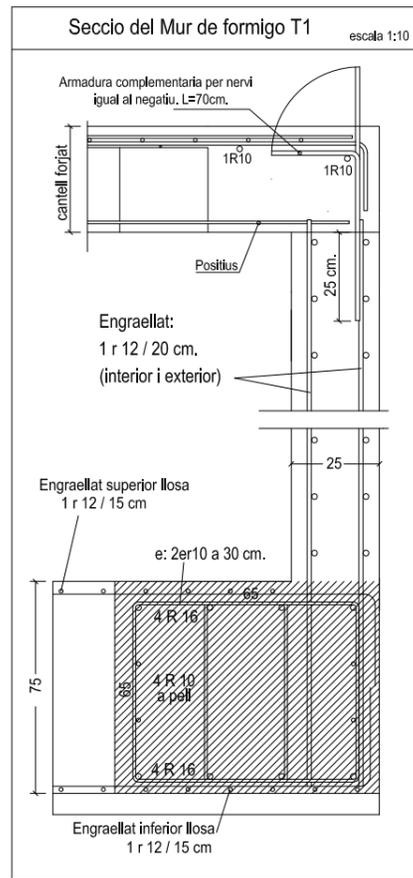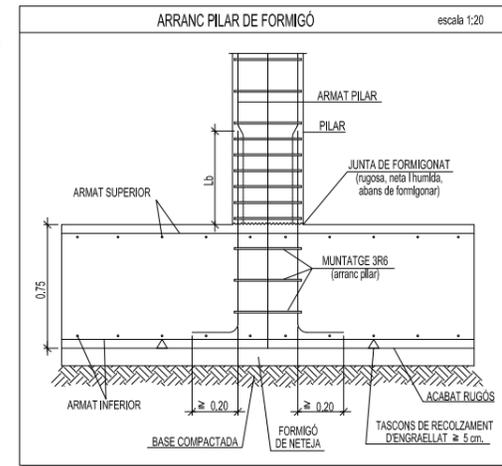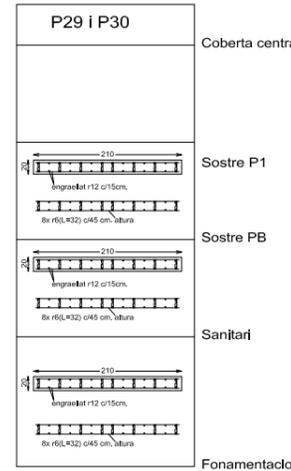


| CARACTERÍSTIQUES DELS MATERIALS | | | | | | | |
|---|----------------|-------------------|-----------------------------|---------------------|------------------|-------------|-------|
| MATERIALS | FORMIGÓ | | | ACER | | | |
| | CONTROL | CARACTERÍSTIQUES | | CONTROL | CARACTERÍSTIQUES | | |
| ELEMENT | NIVELL CONTROL | COEF. POND. | TIPUS | GRANDÀRIA MAX. ARID | NIVELL CONTROL | COEF. POND. | TIPUS |
| CIMENTACIÓ | Normal | $\gamma_{c1.50}$ | HA-25/B/20/IIa | Normal | $\gamma_{s1.15}$ | B500S | |
| EXECUCIÓ | Normal | $\gamma_{tr1.80}$ | ADAPTAT A LA INSTRUCCIÓ EHE | | | | |
| NOTES | | | | | | | |
| - FORMIGÓ DE FONAMENTACIÓ ARMAT, SEMPRE PROTEGIT. | | | | | | | |
| - AMBIENT IIa. | | | | | | | |
| - CAVALCaments I TOLERÀNCIES D'EXECUCIÓ SEGONS EHE. | | | | | | | |
| RECOBRIMENTS | | | | | | | |
| | | | | | | | |
| 1-Recobriments inferior contacte amb terreny 80mm. | | | | | | | |
| 2-Recobriments superior lliure 35mm. | | | | | | | |
| 3-Recobriments lateral contacte amb terreny 80mm. | | | | | | | |
| 4-Recobriments lateral lliure 35mm. | | | | | | | |
| DADES GEOTÈCNiques | | | | | | | |
| -TENSIÓ ADMISSIBLE DEL TERRENY CONSIDERADA $\sigma_{adm} = 0,51 \text{ Kg./cm}^2$. | | | | | | | |

| LLOSA DE CIMENTACIÓ | |
|---------------------|--|
| h | 75 cm. |
| ARMADURA SUPERIOR | Engraellat 1 r 12 a 15cm. (cavalcament 65cm.) (extremes acabats amb pota de 25cm.) |
| ARMADURA INFERIOR | Engraellat 1 r 12 a 15cm. (cavalcament 65cm.) (extremes acabats amb pota de 25cm.) |

| Longituds d'ancoratge i cavalament (mínims exigibles): | | | | | | | | | |
|--|---------|----|----|----|----|----|----|-----|-----|
| Longitud d'ancoratge | R (mm.) | 6 | 8 | 10 | 12 | 14 | 16 | 20 | 25 |
| | cm. | 21 | 29 | 36 | 43 | 50 | 57 | 84 | 131 |
| Longitud cavalament | R (mm.) | 6 | 8 | 10 | 12 | 14 | 16 | 20 | 25 |
| | cm. | 29 | 41 | 50 | 60 | 70 | 80 | 118 | 183 |




| RELACIÓ ENTRE AMBIENT, FORMIGÓ I RECOBRIMENTS (MÍNIMS): | | | | | |
|---|---------|---------|-------------|--------|-----------------|
| ELEMENT DE FORMIGÓ | Ambient | Formigó | Relació a/c | Ciment | Recobriments |
| Fonaments | IIa | HA-25 | 0'60 | 275 | nominals 80 mm. |

| | | | | |
|---|--|----------------------|--------------------------|------------|
| REVISAT | DETALLS FONAMENTS | | E02 | |
| MIQUELA FONTANET ARQUITECTE TÈCNIC | | | | |
| | PROJECTE D'EXECUCIÓ CENTRE DE TECNIFICACIÓ CLUB DE REM | | Substítueix | Substitúit |
| JAUME CASTELLVÍ ARQUITECTE MUNICIPAL | AJUNTAMENT D'AMPOSTA DEPARTAMENT D'OBRES I URBANISME PLAÇA ESPANYA 2-4 - TELÈFON 977 701 660 - urbanisme@amposta.cat | | MARÇ 2008 06-019-E-PE | |
| APROVACIÓ INICIAL | APROVACIÓ PROVISIONAL | APROVACIÓ DEFINITIVA | | |

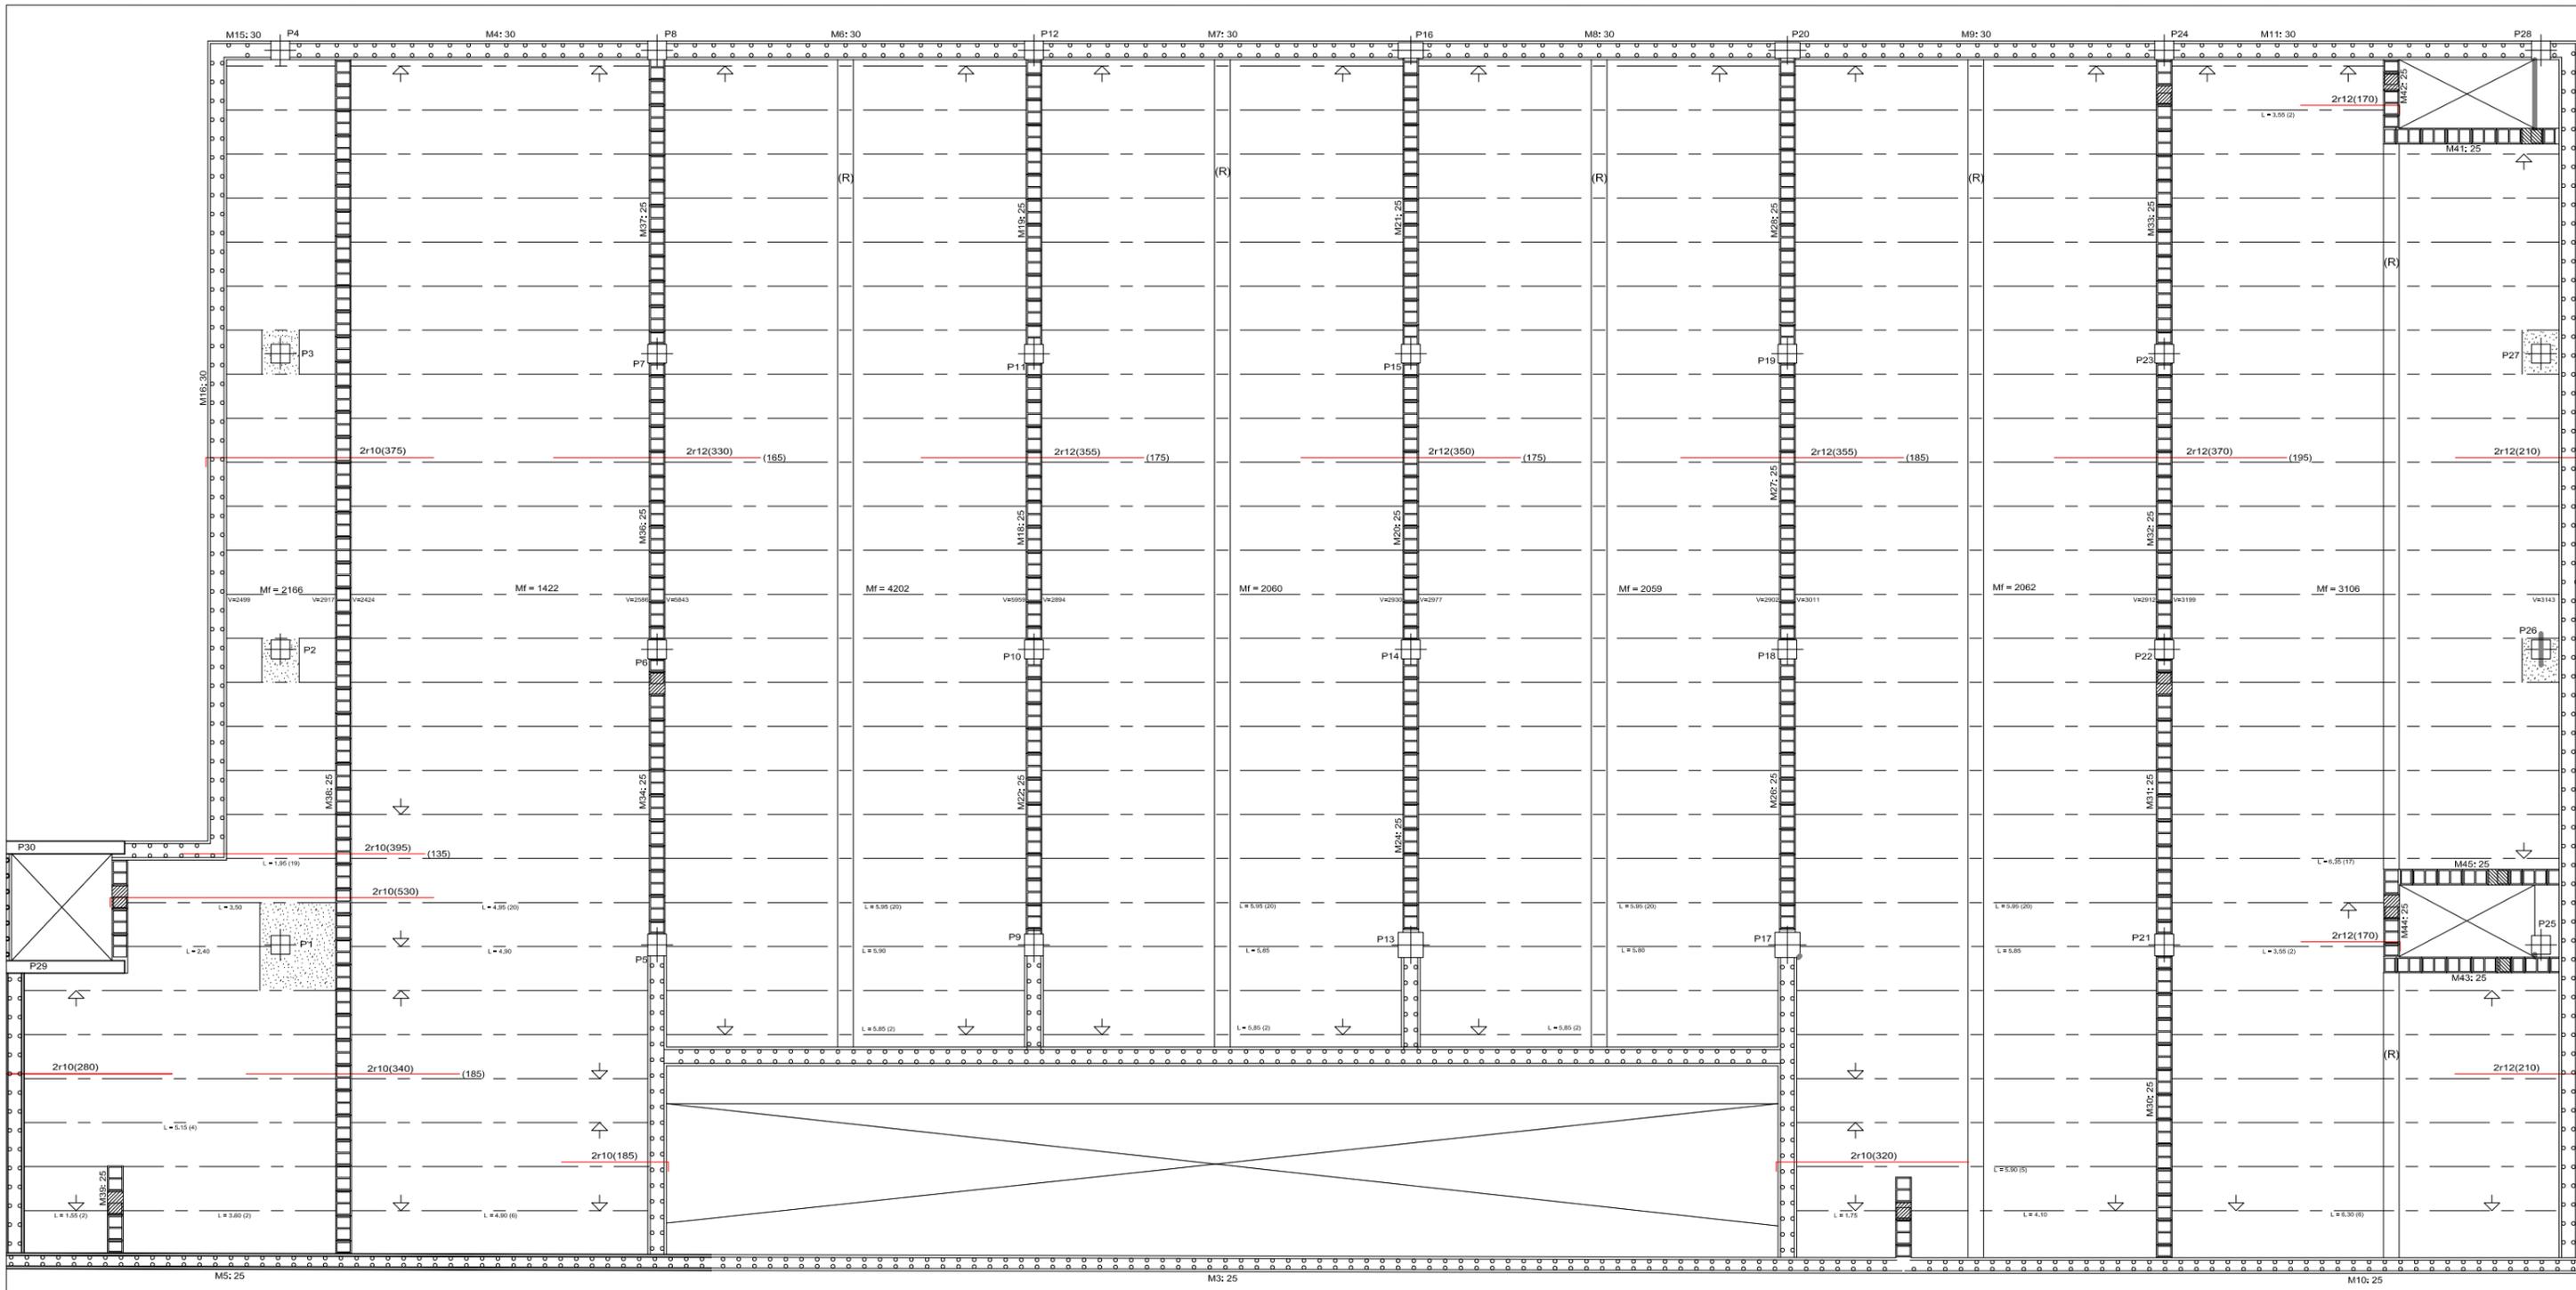


| CARACTERÍSTIQUES DEL FORJAT: | |
|---|--|
| FORJAT: 25 + 5 (30) | REVOLTO: poliestre |
| SEMBIGUETA: formigo pretensat (autoresistent) | INTEREXOS: 70 cm. |
| NEGATIUS: acer B500S (CA=1,15) | ENGRAELLAT: acer B500T (CA=1,15) |
| | barres corrugades |
| FORMIGÓ: HA25/B/12/I | SOL·LICITACIONS: CS=1,6 control normal |
| CH=1,5 control normal | |

| ACCIONS: | |
|--------------------|-------------------------|
| PES PROPÍ: | 2,5 kN/m ² . |
| CÀRREGA PERMANENT: | 2,0 kN/m ² . |
| SOBRECÀRREGA D'ÚS: | 3,0 kN/m ² . |
| TOTAL: | 7,5 kN/m ² . |

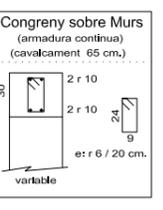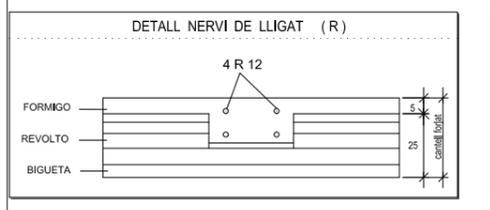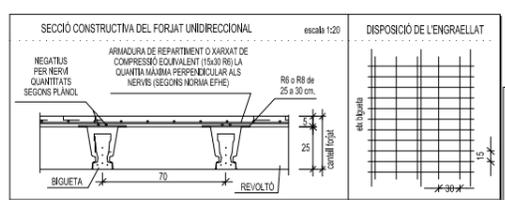

| | | | |
|---|-------------------------------|----------------------|--------------------------|
| REVISAT | PLANTA FORJAT SANITARI | ESCALA 1/100 | E03 |
| MIGUELA FONTANET ARQUITECTE TÈCNIC | | | |
| PROJECTE D'EXECUCIÓ CENTRE DE TECNIFICACIÓ CLUB DE REM | | | Substítueix |
| AJUNTAMENT D'AMPOSTA | | | Substitúit |
| DEPARTAMENT D'OBRES I URBANISME PLAÇA ESPANYA 24 - TELÈFON 977 701 660 - urbanisme@amposta.cat | | | MARÇ 2008 06-019-E-PE |
| APROVACIÓ INICIAL | APROVACIÓ PROVISIONAL | APROVACIÓ DEFINITIVA | |

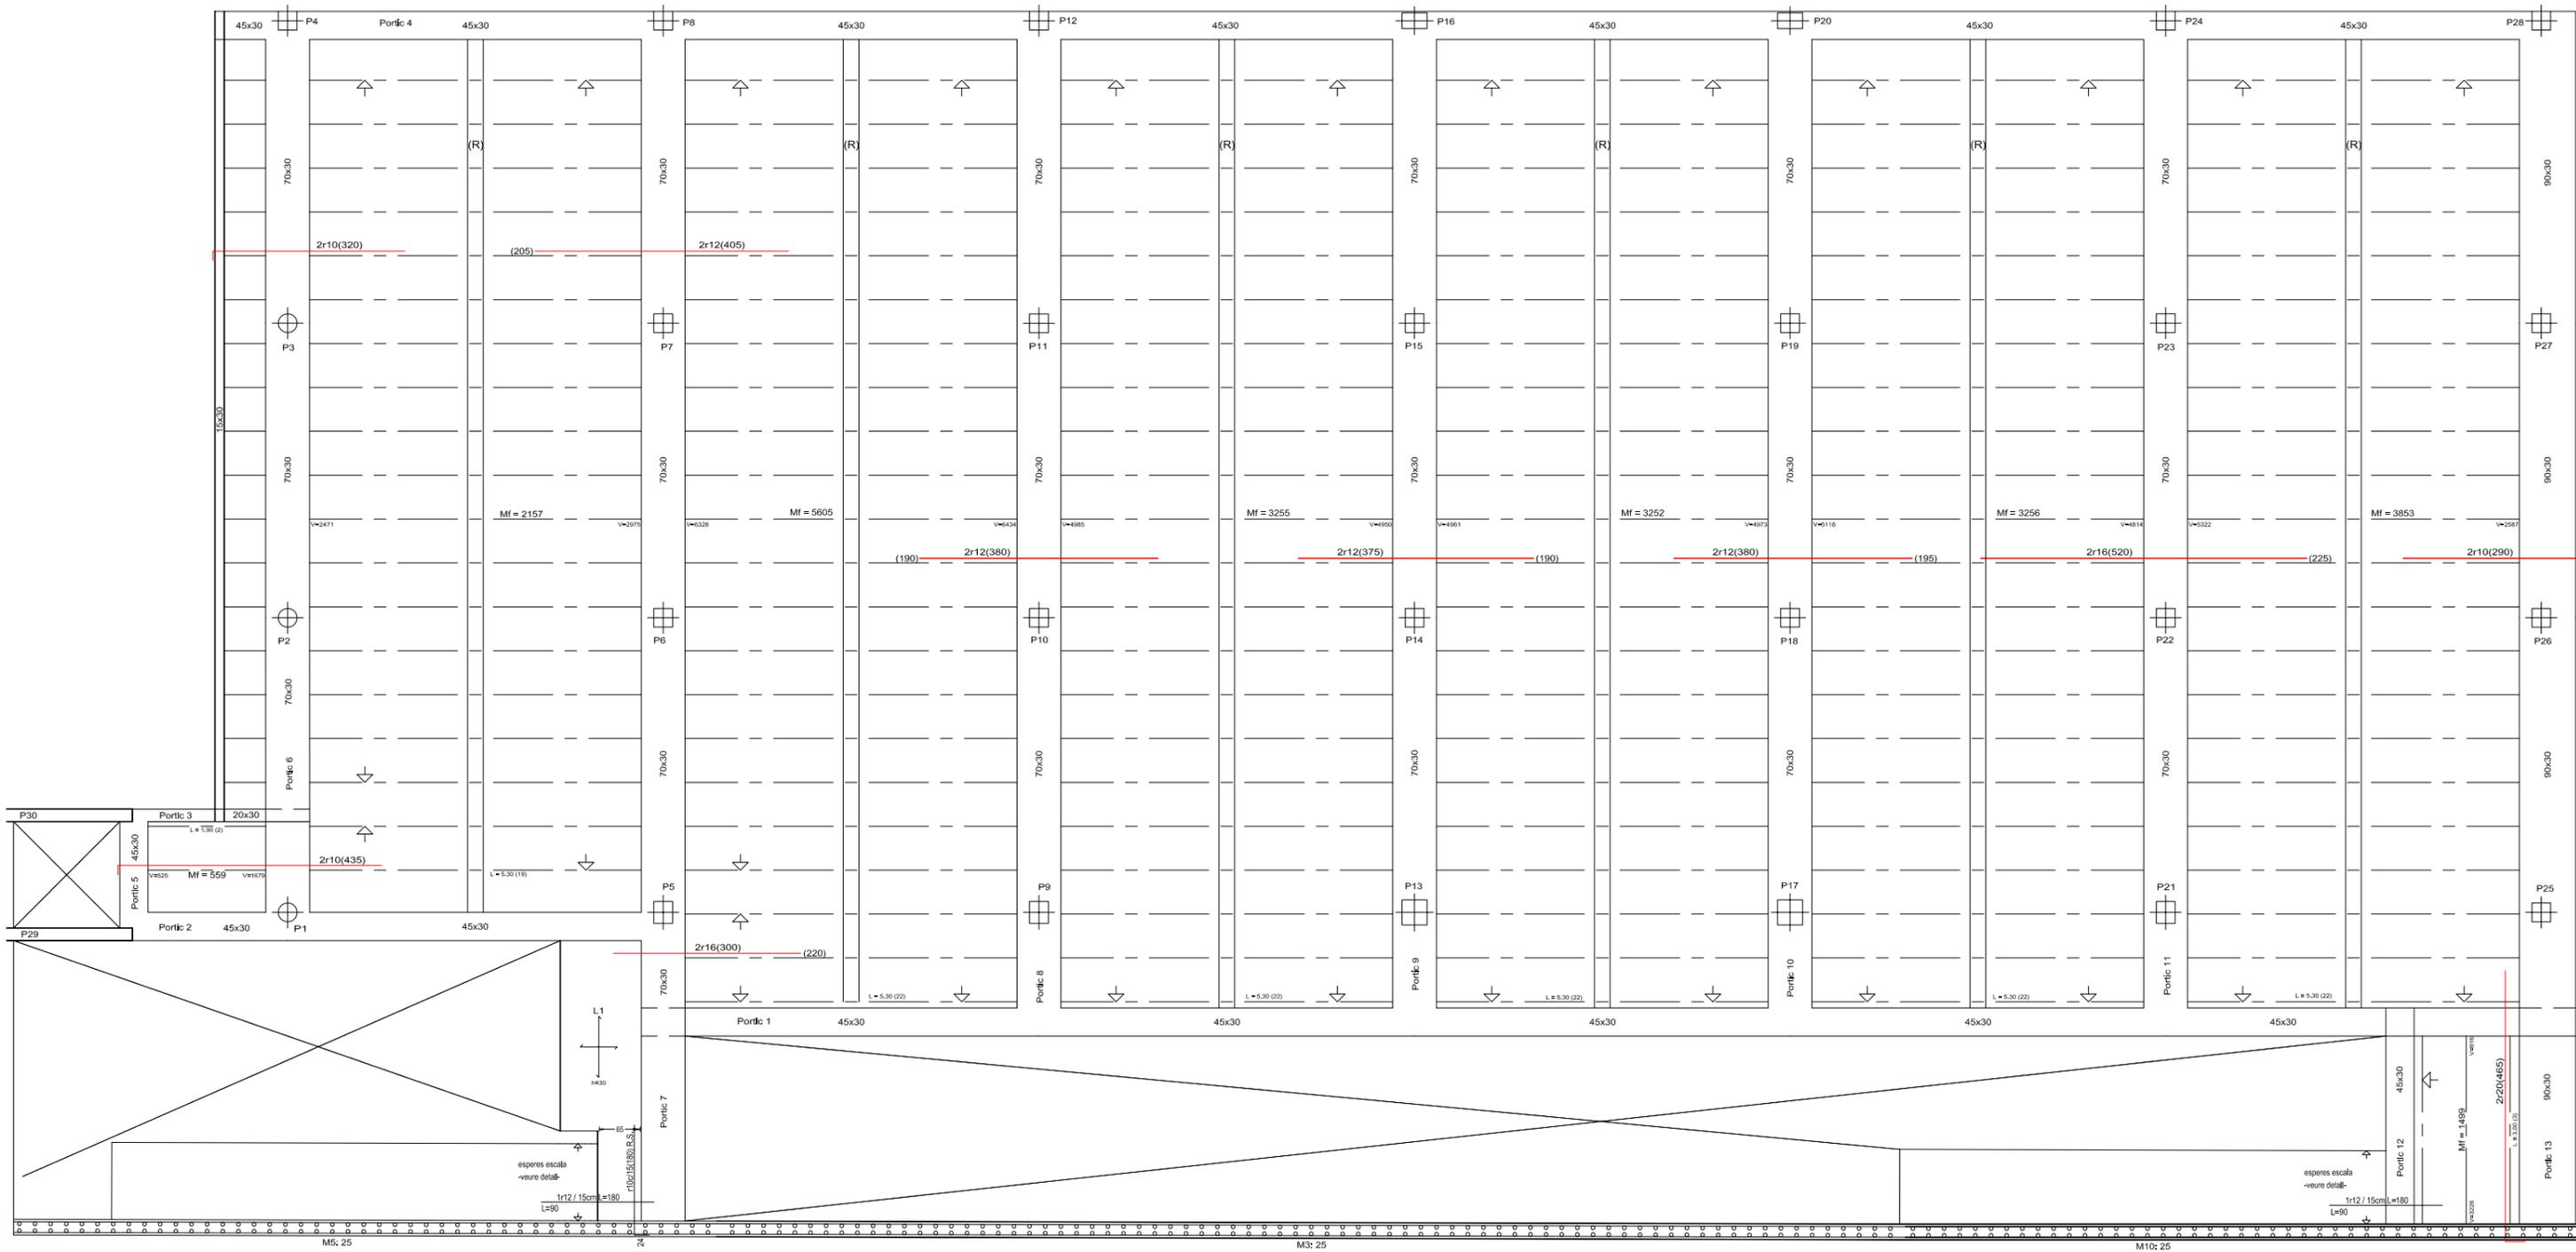


| CARACTERÍSTIQUES DEL FORJAT: | |
|------------------------------|-----------------------|
| FORJAT: | 25 + 5 (30) |
| SEMIBIGUETA: | formigo pretensat |
| NEGATIUS: | acer B500S (CA=1,15) |
| FORMIGÓ: | HA25/B12/1 |
| | CH=1,5 control normal |
| REVOLTÓ: | polièstre |
| INTEREIXOS: | 70 cm. |
| ENGRAELLAT: | acer B500T (CA=1,15) |
| SOL·LICITACIONS: | CS=1,6 control normal |

| ACCIONS: | |
|--------------------|---|
| PES PROPI: | 25 kN/m ² . |
| CÀRREGA PERMANENT: | 10 kN/m ² . |
| SOBRECÀRREGA D'ÚS: | 30 kN/m ² . |
| TOTAL: | 65 kN/m ² . |
| MOMENTS: | unitats = mDN/m. (del forjat) MAJORATS (16) |
| NEGATIUS: | per bigueta. |

L1 -Llosa-


Gruix: 30 cm.

Engraellat:
 inferior 1R 12 cada 15 cm.
 superior 1R 12 cada 15 cm. ;
 - disposat segons planta,
 - en cas de no estar indicat es pe'llongara fins la cara interior de la jassera o del massissat.

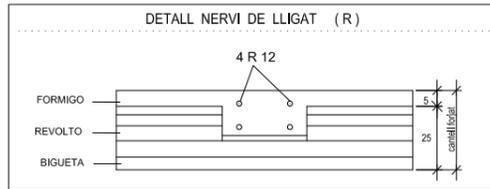

DETALLS CONSTRUCTIUS
 VEURE PLÀNOL DE DETALLS

| | | | | |
|---|----------------------------|---|--------------------------|------------|
| REVISAT | SOSTRE PLANTA BAIXA | ESCALA 1/100 | E04 | |
| MIQUELA FONTANET ARQUITECTE TÈCNIC | | | Substítueix | Substitúit |
| PROJECTE D'EXECUCIÓ CENTRE DE TECNIFICACIÓ CLUB DE REM | |  AJUNTAMENT D'AMPOSTA DEPARTAMENT D'OBRES I URBANISME PLAÇA ESPANYA 2-4 - TELÈFON 977 701 660 - urbanisme@amposta.cat | | |
| JAUME CASTELLVÍ ARQUITECTE MUNICIPAL | APROVACIÓ INICIAL | APROVACIÓ PROVISIONAL | MARÇ 2008 06-019-E-PE | |
| | | APROVACIÓ DEFINITIVA | | |

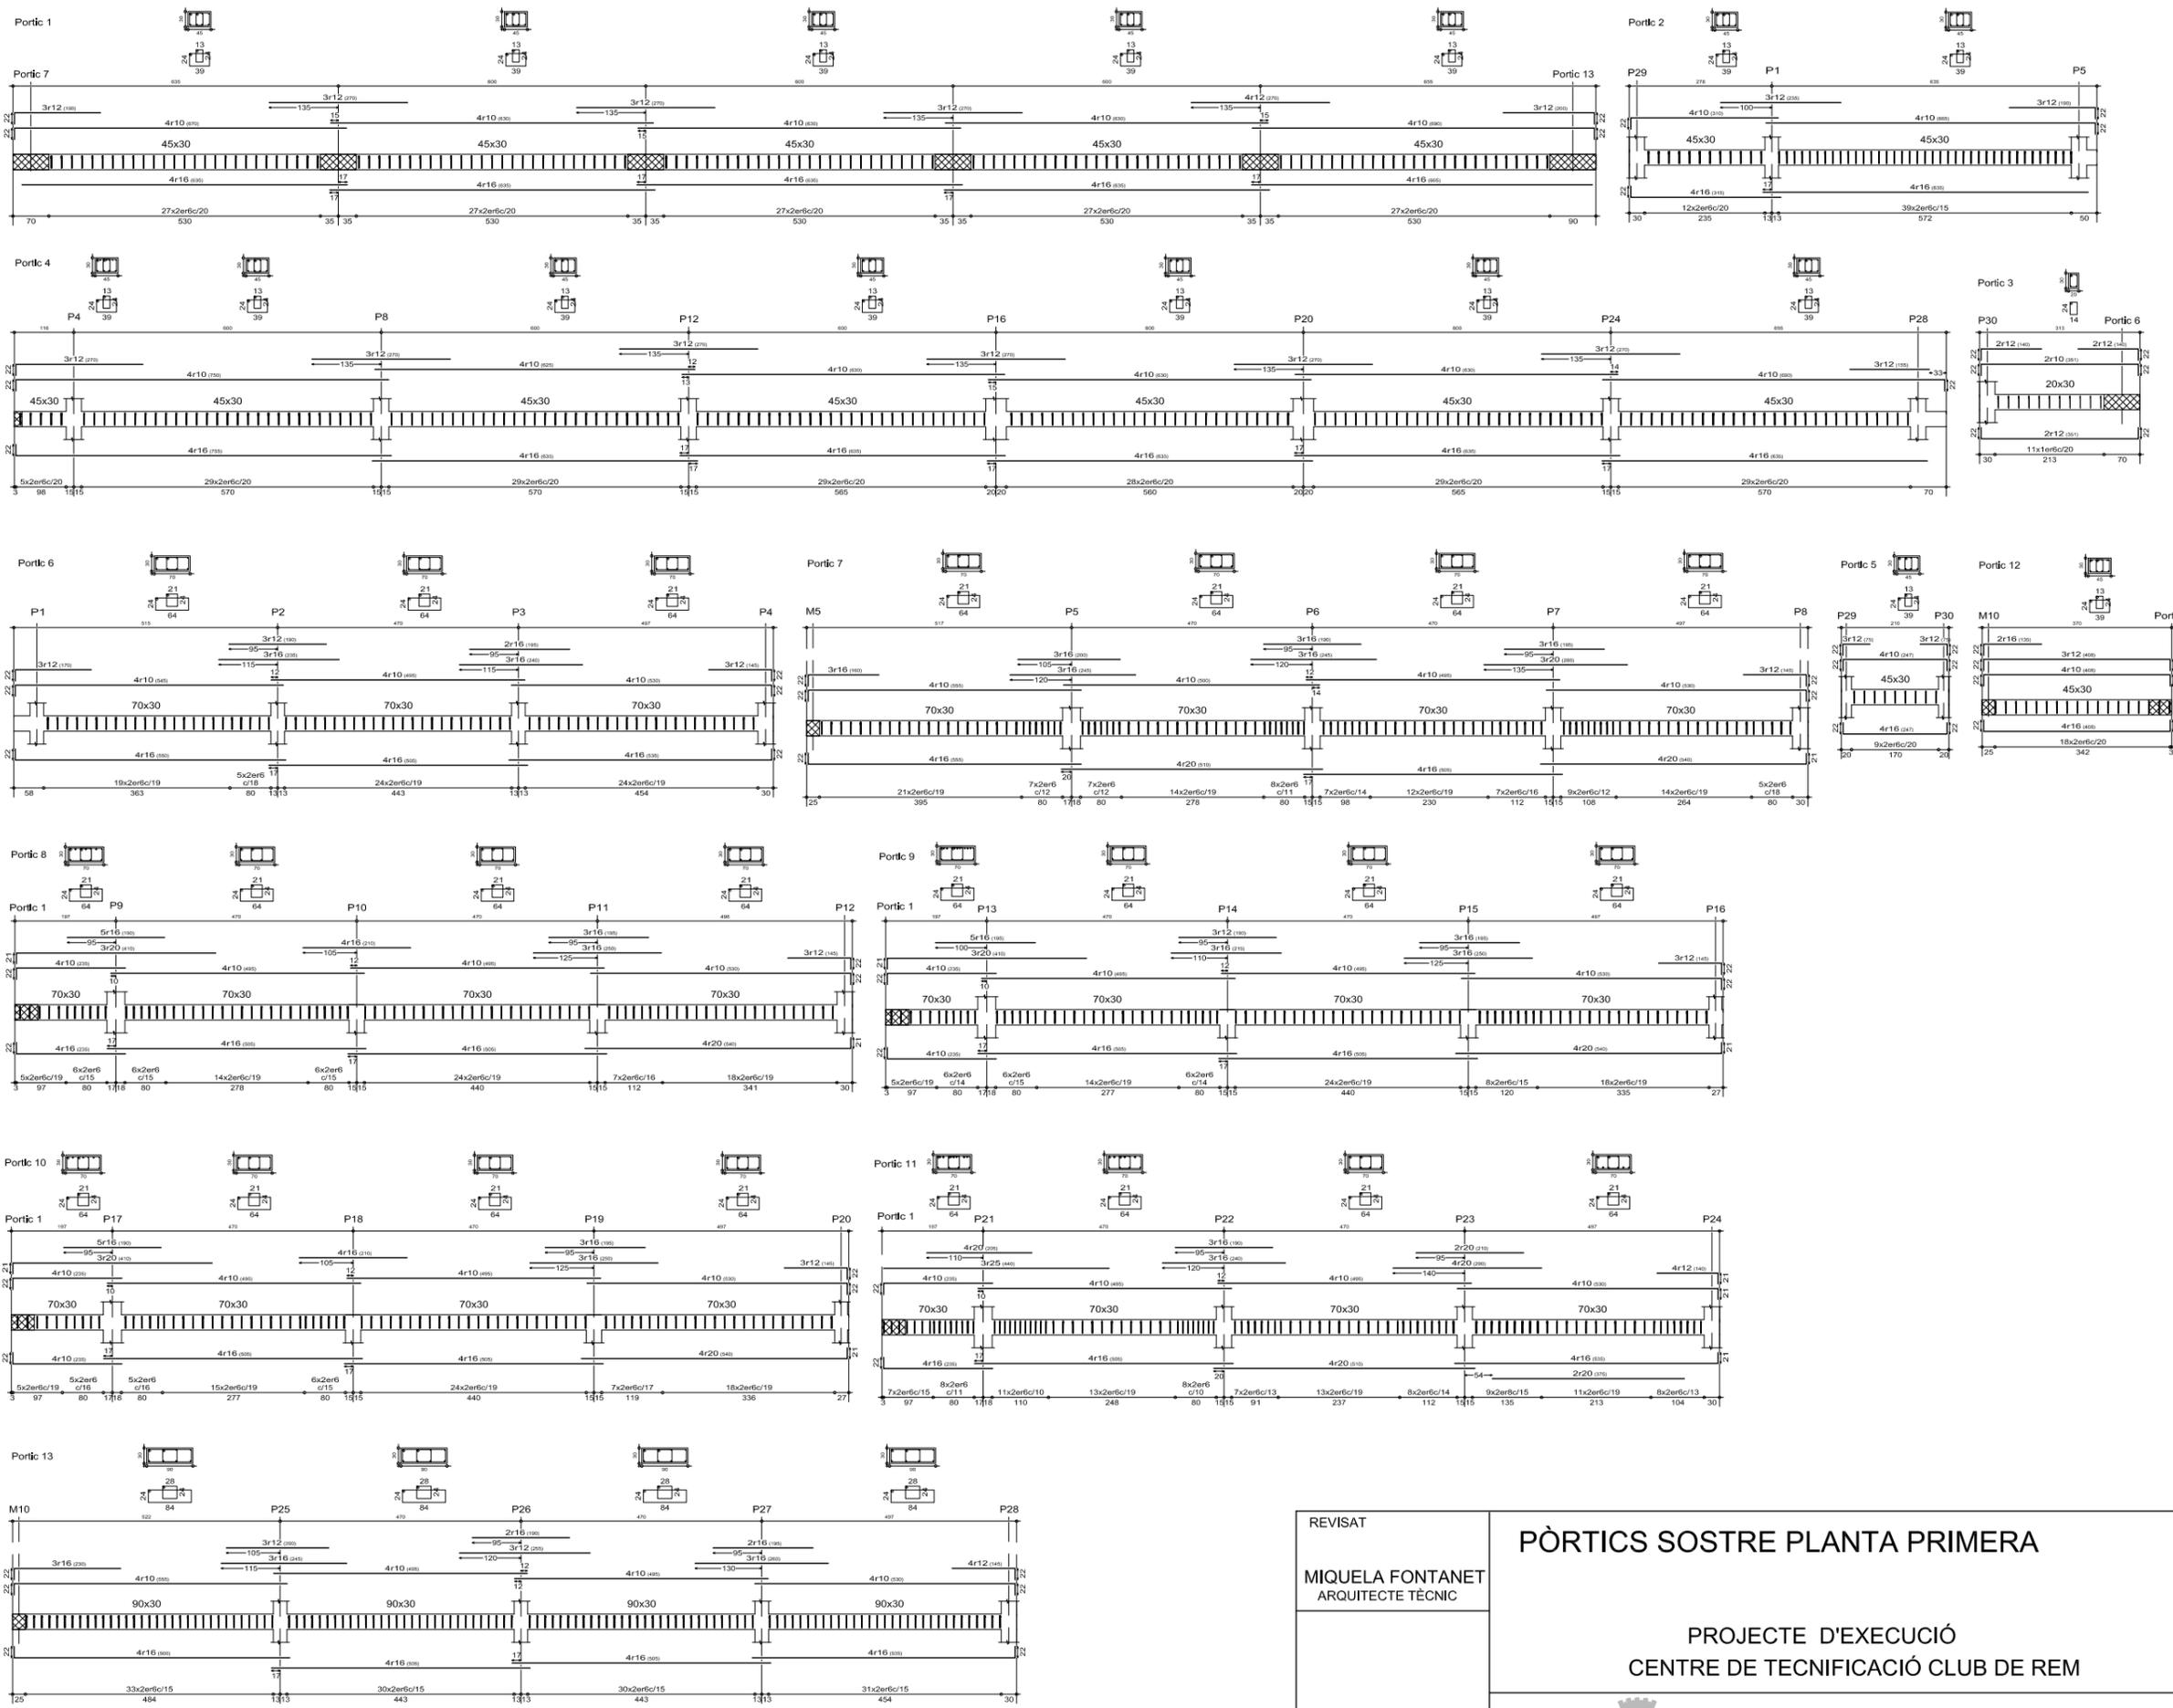

REVISAT
MIQUELA FONTANET
ARQUITECTE TÈCNIC

JAUME CASTELLVÍ
ARQUITECTE MUNICIPAL

APROVACIÓ INICIAL

PÒRTICS SOSTRE PLANTA PRIMERA

PROJECTE D'EXECUCIÓ
CENTRE DE TECNIFICACIÓ CLUB DE REM

AJUNTAMENT D'AMPOSTA
DEPARTAMENT D'OBRES I URBANISME
PLAÇA ESPANYA 24 - TELÈFON 977 701 660 - urbanisme@amposta.cat


APROVACIÓ PROVISIONAL

APROVACIÓ DEFINITIVA

E05




Substitueix Substitúit

MARÇ 2008
06-019-E-PE

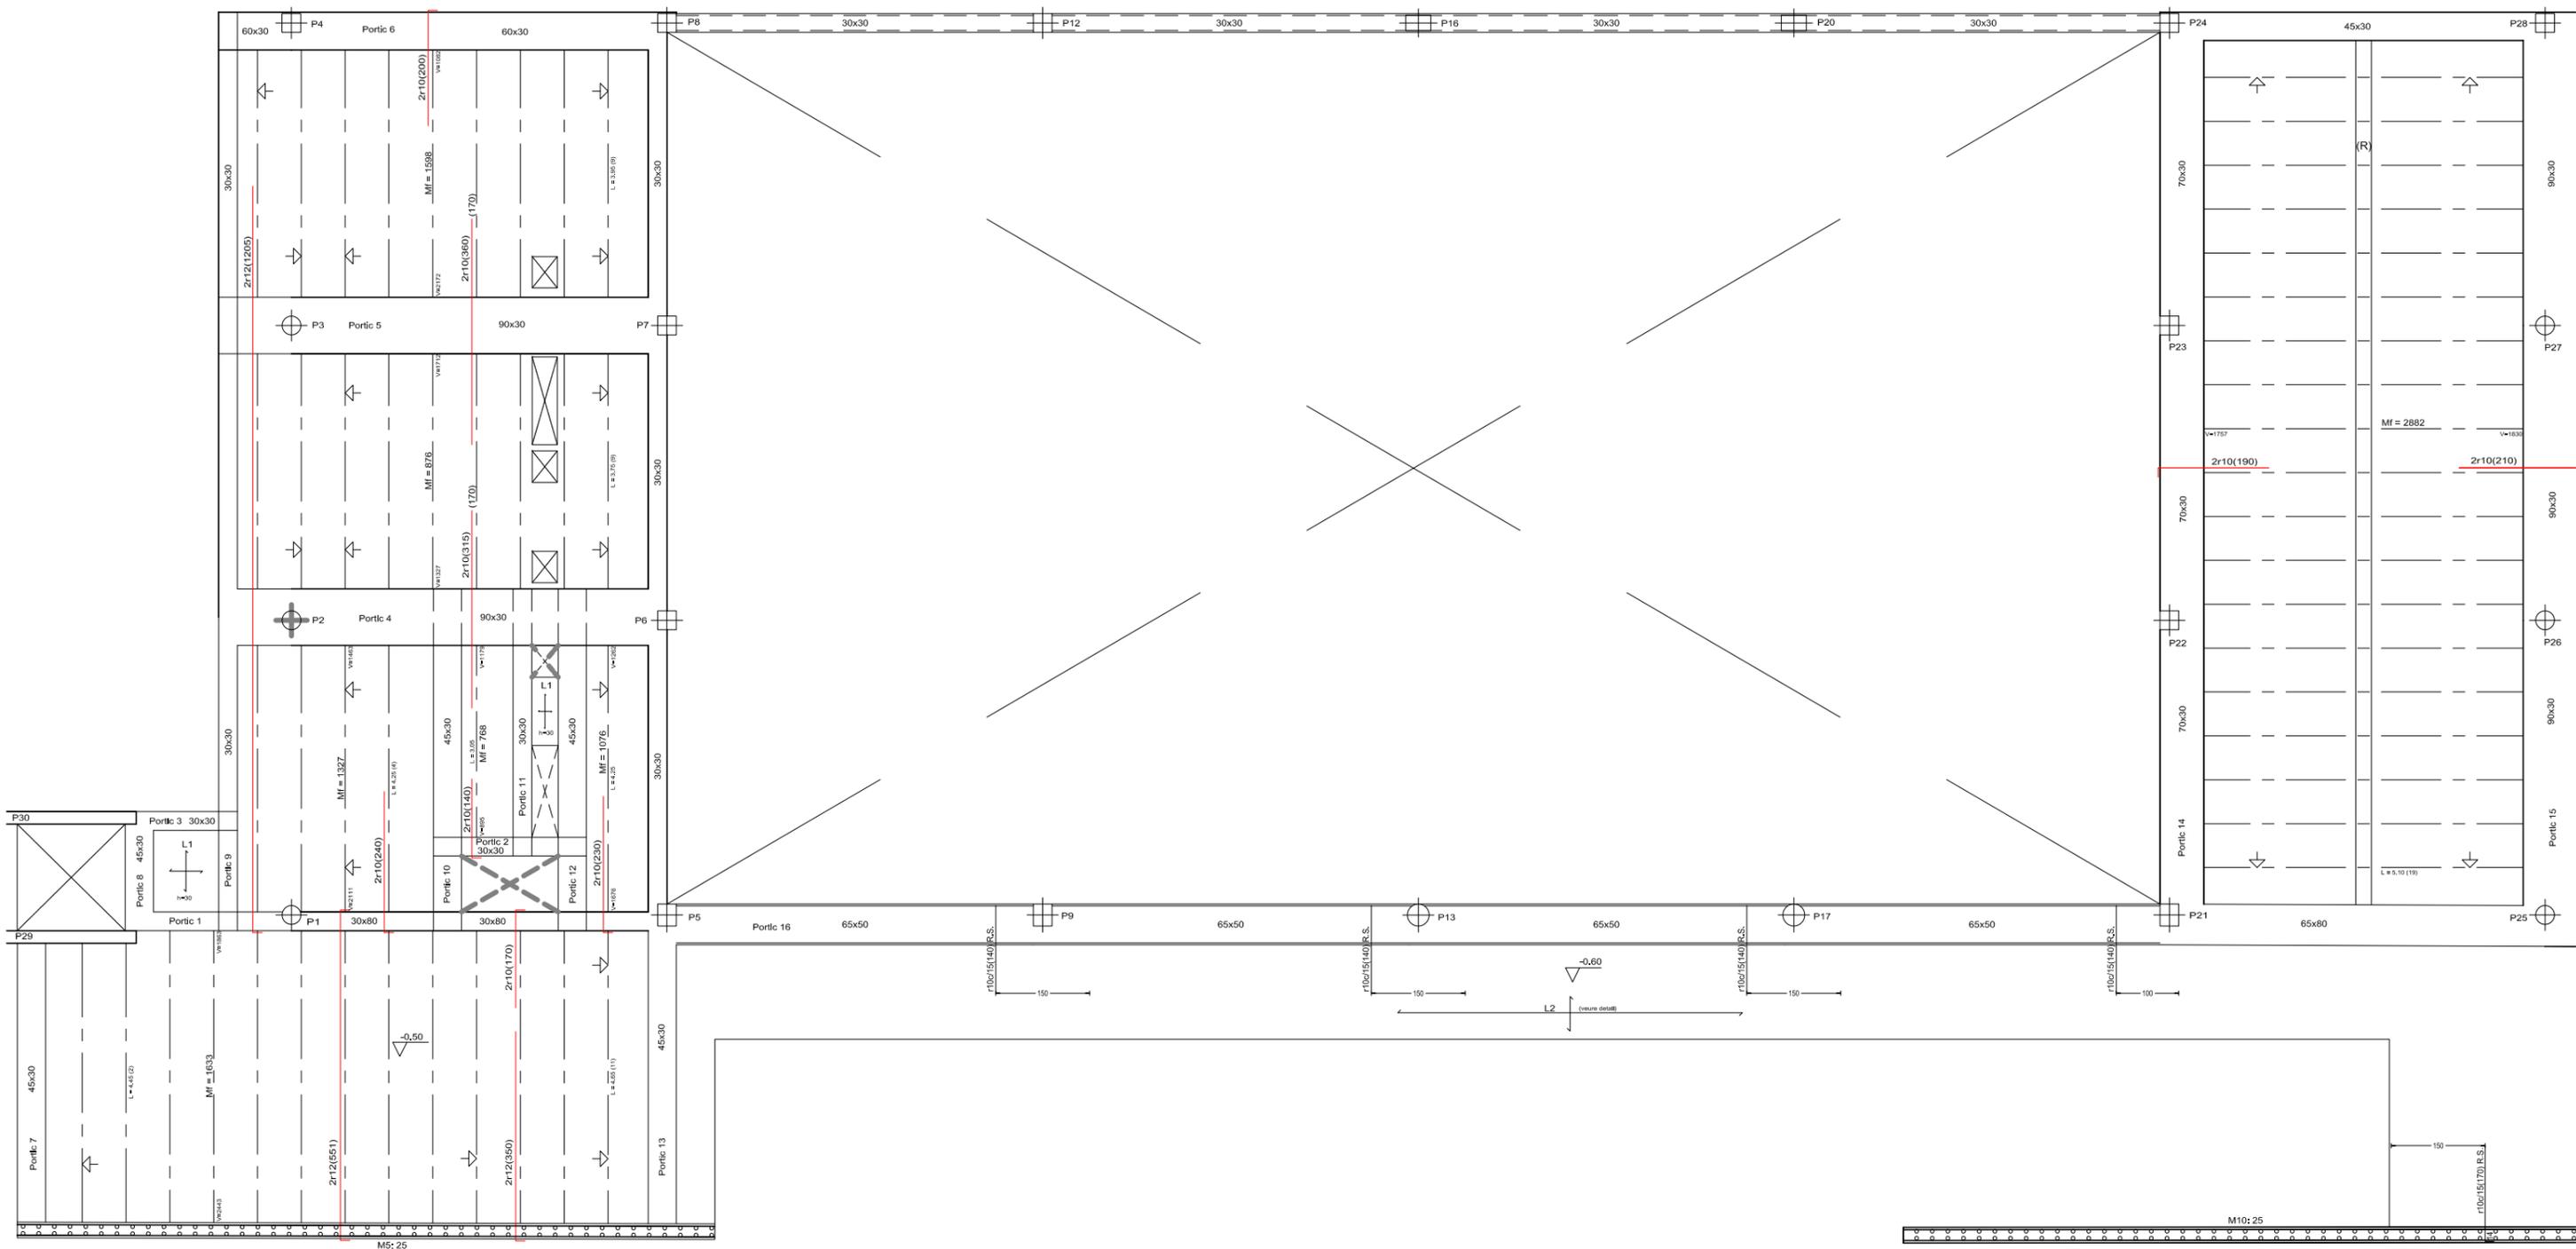


| CARACTERÍSTIQUES DEL FORJAT: | |
|------------------------------|---|
| FORJAT: | 25 + 5 (30) |
| SEMBIGUETA: | formigo pretensat |
| NEGATIUS: | acer B500S (CA=1,15) barres corrugades |
| FORMIGÓ: | HA25/B12/I CH=1,5 control normal |
| REVOLTO: | poliestire |
| INTEREIXOS: | 70 cm. |
| ENGRAELLAT: | acer B500T (CA=1,15) malla 15x30 d.6 |
| SOL·LICITACIONS: | CS=1,6 control normal |

| ACCIONS: | |
|--------------------|---|
| PES PROPÍ: | 25 kN/m ² . |
| CÀRREGA PERMANENT: | 10 kN/m ² . |
| SOBRECÀRREGA D'US: | 10 kN/m ² . |
| TOTAL: | 45 kN/m ² . |
| MOMENTS: | unitats = mDN/m. (del forjat) MAJORATS (1'6) |
| NEGATIUS: | per bigueta. |

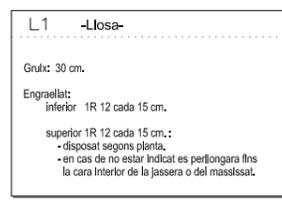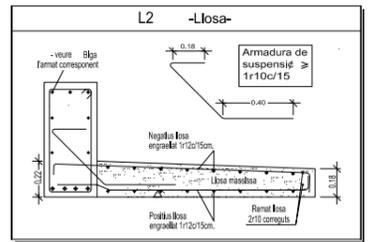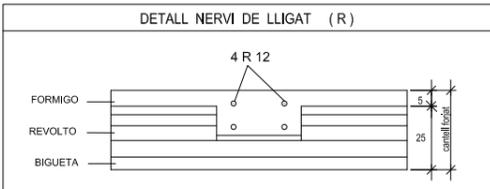


DETALLS CONSTRUCTIUS
VEURE PLÀNOL DE DETALLS


| | | | | |
|--|------------------------------|-----------------------|--------------------------|-------------|
| REVISAT | SOSTRE PLANTA PRIMERA | ESCALA 1/100 | E06 | |
| MIQUELA FONTANET ARQUITECTE TÈCNIC | | | | |
| PROJECTE D'EXECUCIÓ CENTRE DE TECNIFICACIÓ CLUB DE REM | | | Substitueix | Substituint |
| AJUNTAMENT D'AMPOSTA | | | MARÇ 2008 06-019-E-PE | |
| DEPARTAMENT D'OBRES I URBANISME PLAÇA ESPANYA 2-4 - TELÈFON 977 701 660 - urbanisme@amposta.cat | | | | |
| JAUME CASTELLVÍ ARQUITECTE MUNICIPAL | APROVACIÓ INICIAL | APROVACIÓ PROVISIONAL | APROVACIÓ DEFINITIVA | |

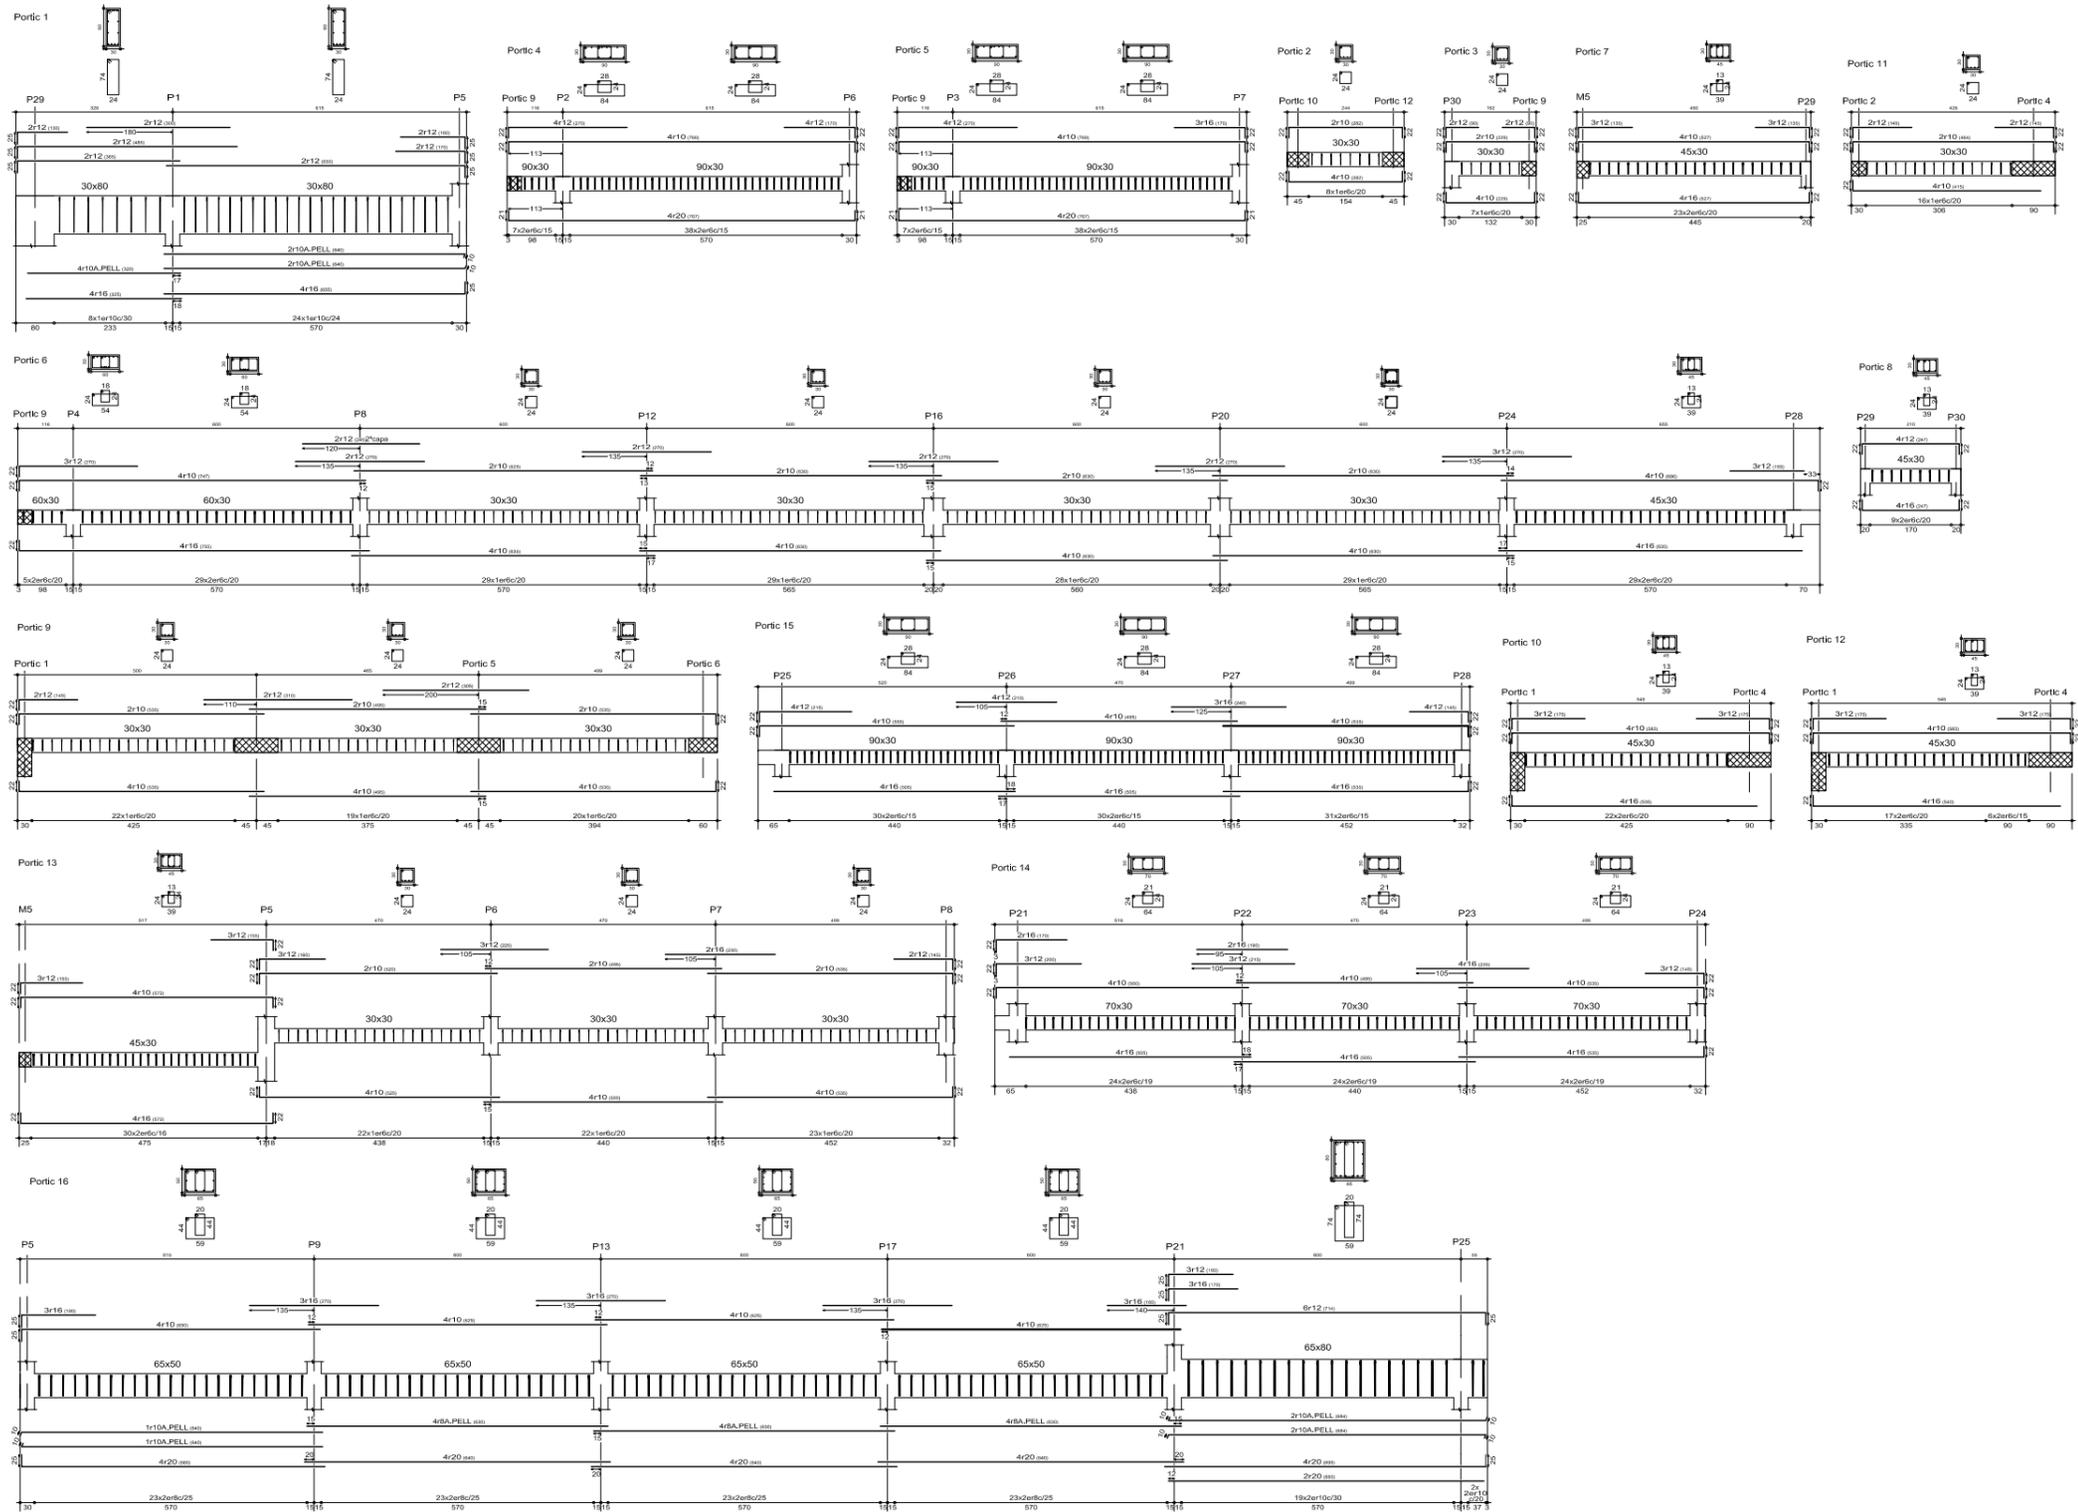


| | | | | |
|---|----------------------------------|----------------------|--|--|
| REVISAT | PÒRTICS S. PLANTA PRIMERA | ESCALA 1/100 | <h1 style="text-align: center;">E07</h1> | |
| MIQUELA FONTANET ARQUITECTE TÈCNIC | | | | |
| PROJECTE D'EXECUCIÓ CENTRE DE TECNIFICACIÓ CLUB DE REM | | | AJUNTAMENT D'AMPOSTA <small>DEPARTAMENT D'OBRES I URBANISME PLAÇA ESPANYA 2-4 - TELÈFON 977 701 660 - urbanisme@amposta.cat</small> | |
| JAUME CASTELLVÍ ARQUITECTE MUNICIPAL | | | | |
| APROVACIÓ INICIAL | APROVACIÓ PROVISIONAL | APROVACIÓ DEFINITIVA | | |

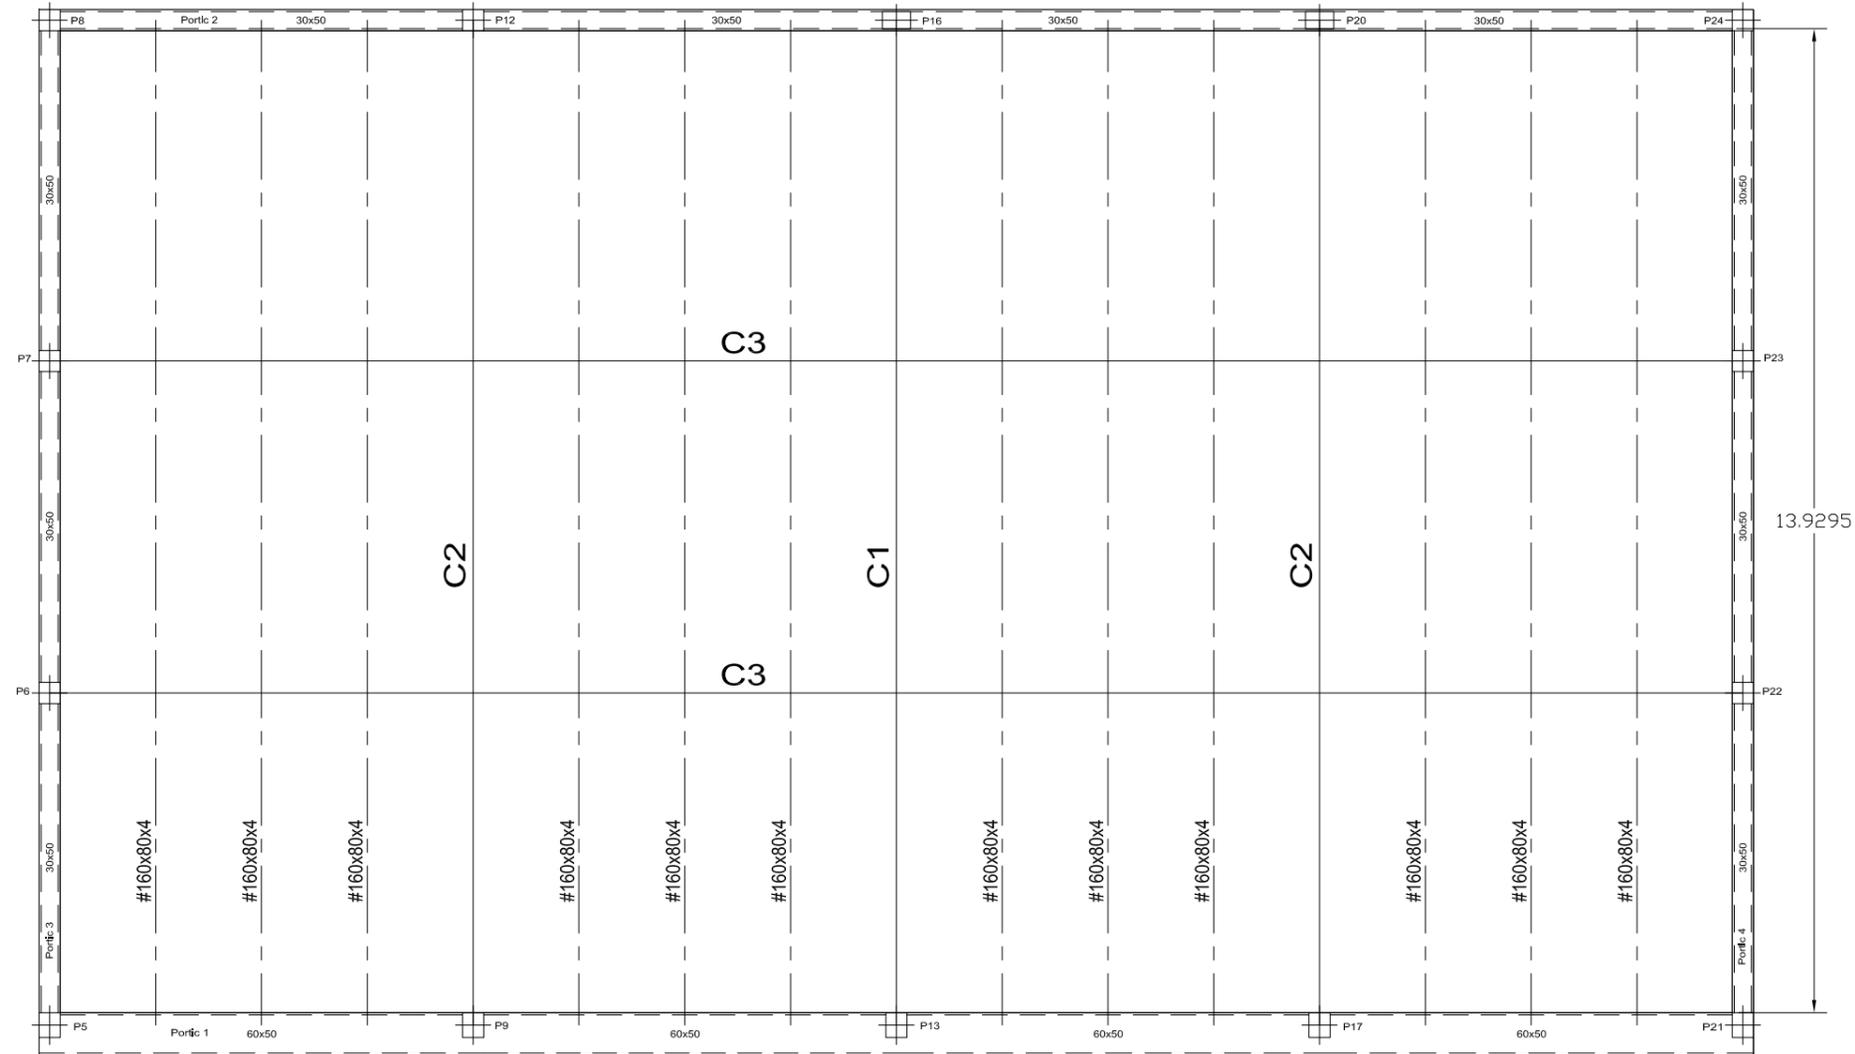


| | | | |
|---|--|--------------------------|-----------------------|
| REVISAT | COBERTA LLEUGERA PLANTA PRIMERA PROJECTE D'EXECUCIÓ CENTRE DE TECNIFICACIÓ CLUB DE REM | ESCALA 1/100 | <h1>E08</h1> |
| MIQUELA FONTANET ARQUITECTE TÈCNIC | | Substítueix | |
| JAUME CASTELLVÍ ARQUITECTE MUNICIPAL |  AJUNTAMENT D'AMPOSTA <small>DEPARTAMENT D'OBRES I URBANISME PLAÇA ESPANYA 2-4 - TELÈFON 977 701 660 - urbanisme@amposta.cat</small> | MARÇ 2008 06-019-E-PE | |
| | | APROVACIÓ INICIAL | APROVACIÓ PROVISIONAL |

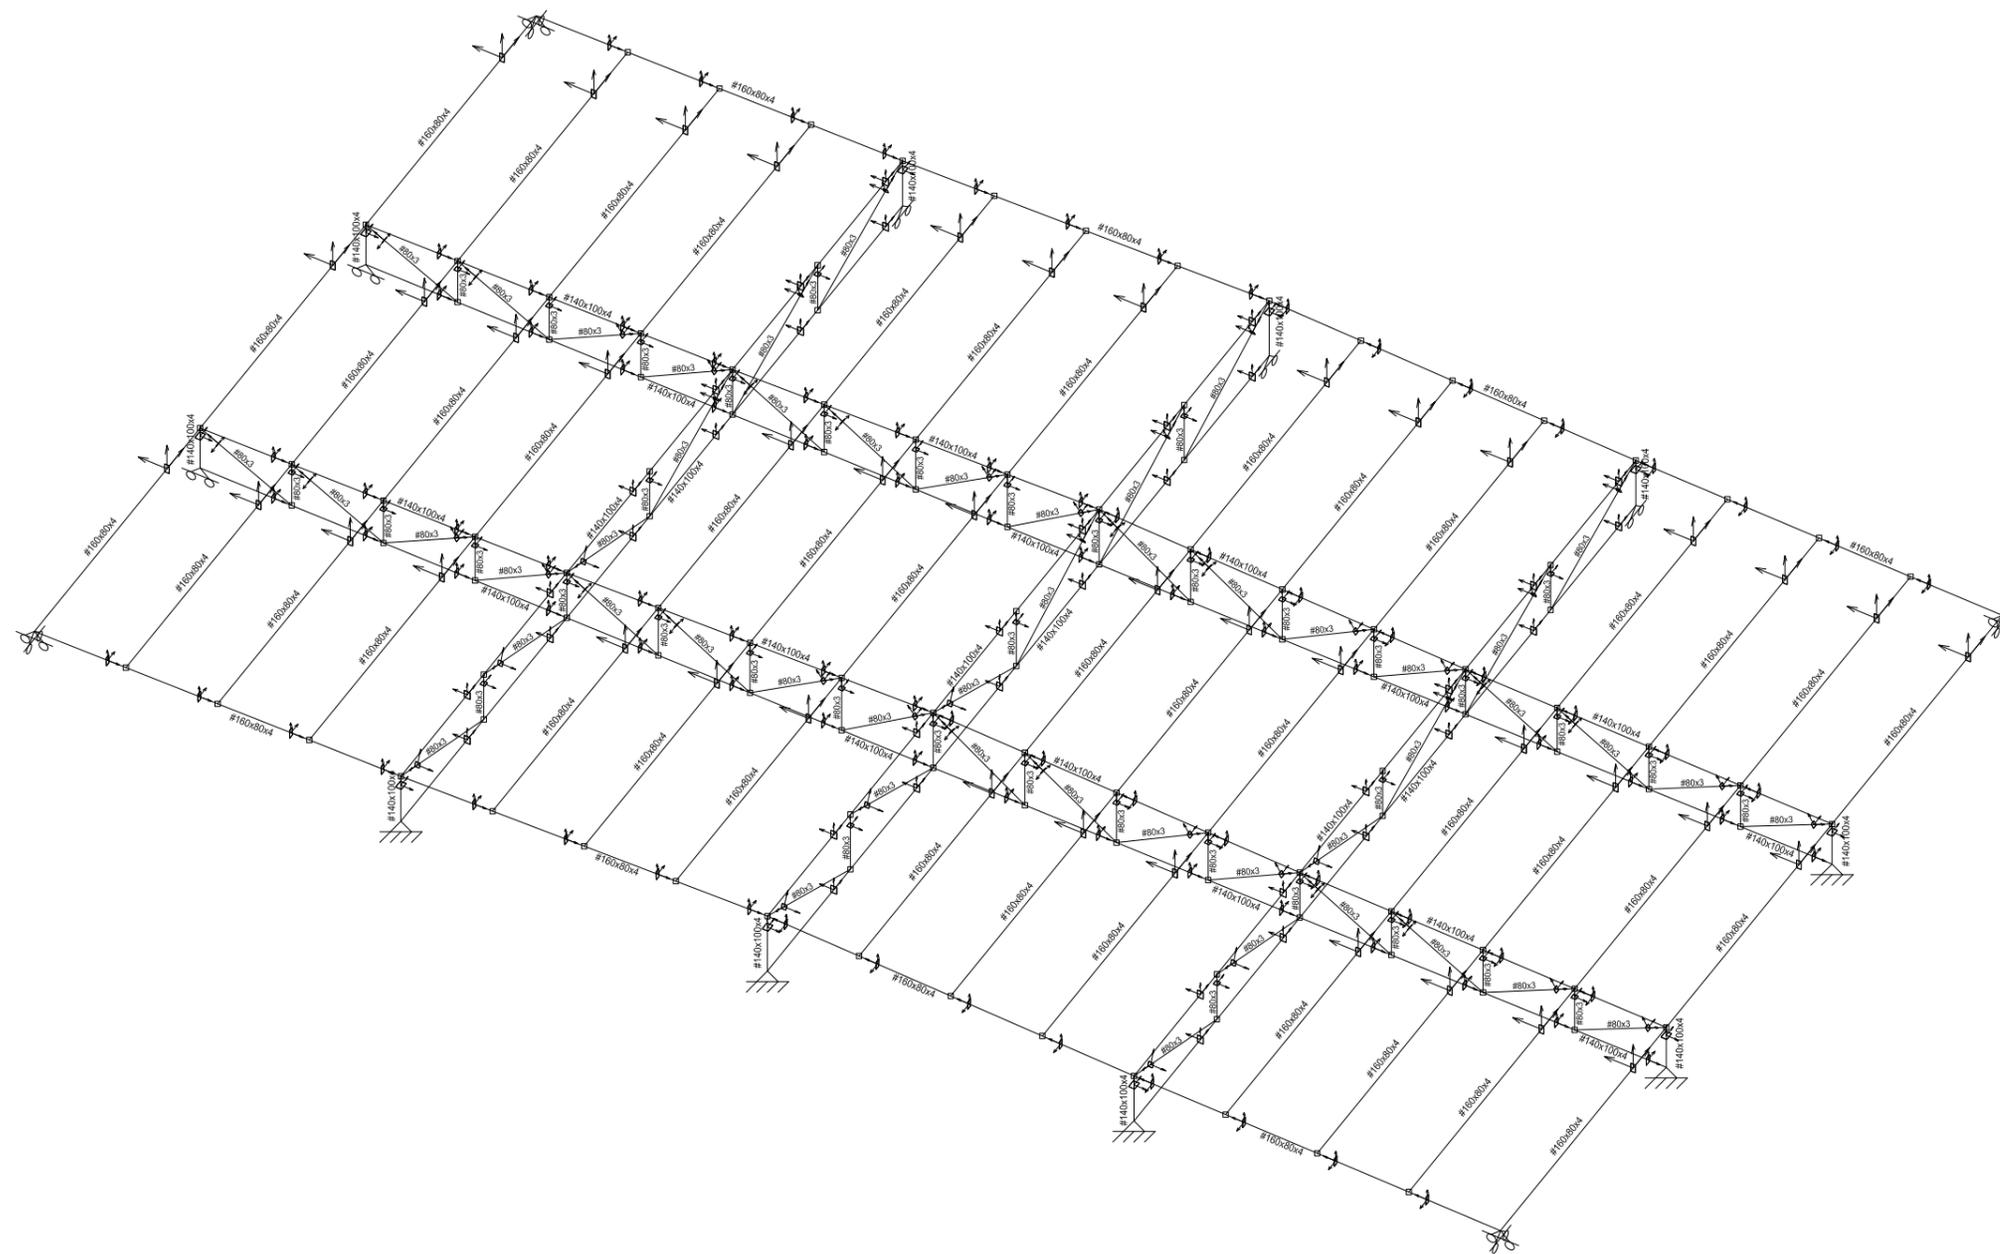


CAVALLS SECUNDARIS (C3)

 




CAVALL CENTRAL (C1)

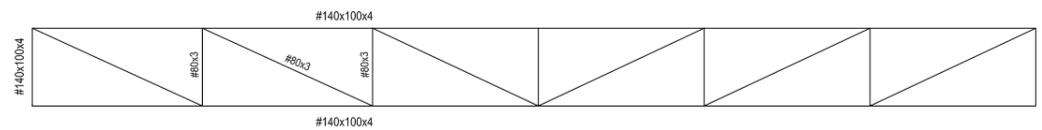

CAVALLS LATERALS (C2)



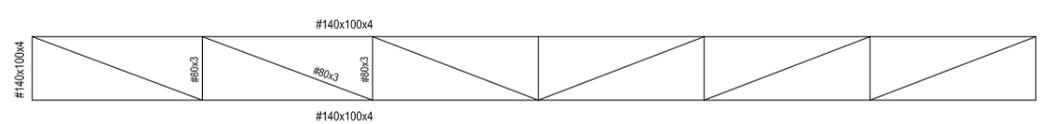


| | | | | |
|---|---|----------------------|-------------------|--------------|
| REVISAT | COBERTA LLEUGERA PLANTA PRIMERA ENCAVALLADES PROJECTE D'EXECUCIÓ CENTRE DE TECNIFICACIÓ CLUB DE REM | ESCALA 1/100 | | <h1>E09</h1> |
| MIQUELA FONTANET ARQUITECTE TÈCNIC | | Substítueix | Substítuït | |
| JAUME CASTELLVÍ ARQUITECTE MUNICIPAL |  AJUNTAMENT D'AMPOSTA DEPARTAMENT D'OBRES I URBANISME PLAÇA ESPANYA 2-4 - TELÈFON 977 701 660 - urbanisme@amposta.cat | | MARÇ 2008 | |
| | | | APROVACIÓ INICIAL | |
| | | APROVACIÓ DEFINITIVA | | 06-019-E-PE |

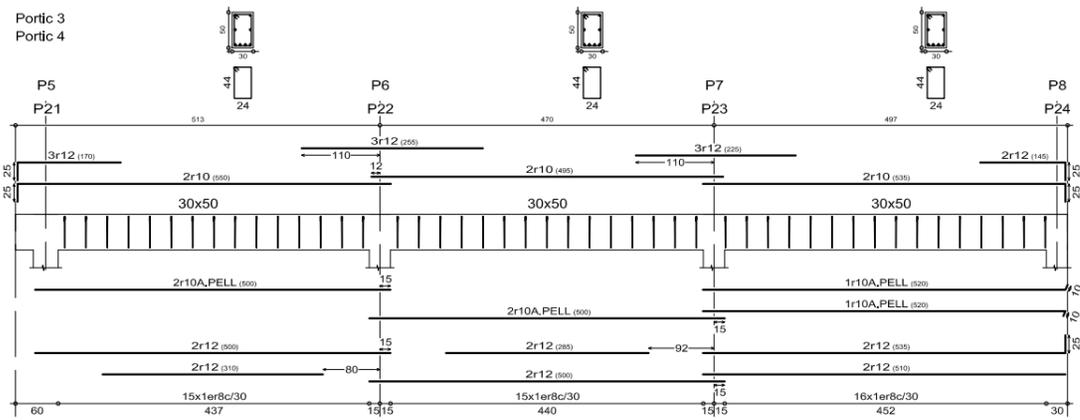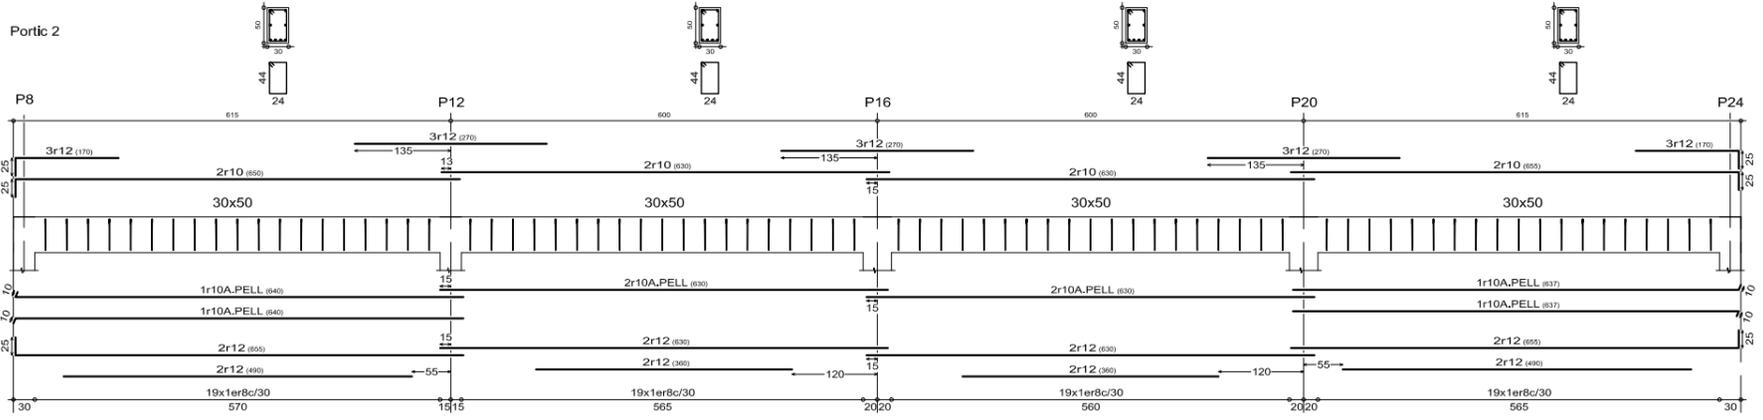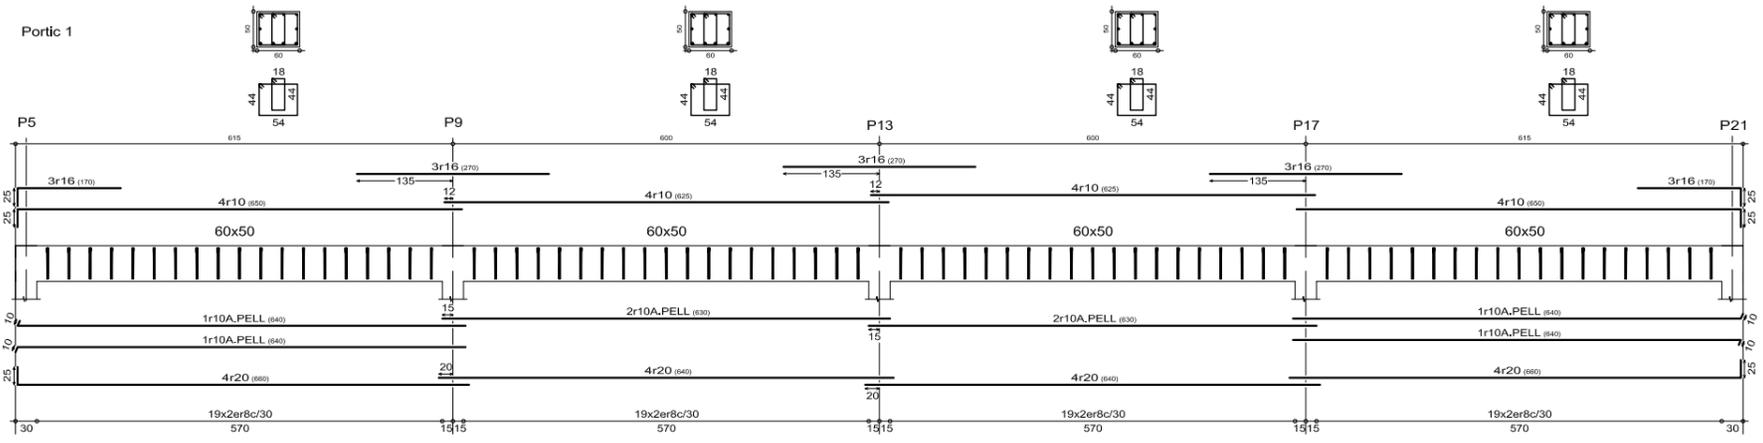




| CARACTERÍSTIQUES MATERIALS: | |
|---|---|
| NEGATIUS: | acer B500S (CA=1,15) barres corrugades |
| FORMIGÓ: | HA25/B12I Ct=1,5 control normal |
| Norma d'acer laminat: CTE DB-SE A Acer laminat: S275 | |
| ACCIONS: | |
| SOBRECÀRREGA D'ÚS: 1'0 kN/m ² . | |

| | | | |
|---|---|-----------------------|---------------------------------|
| REVISAT | COBERTA LLEUGERA PLANTA PRIMERA PÒRTICS PROJECTE D'EXECUCIÓ CENTRE DE TECNIFICACIÓ CLUB DE REM | E10 | |
| MIQUELA FONTANET ARQUITECTE TÈCNIC | | Substitueix | Substituint |
| JAUME CASTELLVÍ ARQUITECTE MUNICIPAL | AJUNTAMENT D'AMPOSTA DEPARTAMENT D'OBRES I URBANISME PLAÇA ESPANYA 2-4 - TELÈFON 977 701 660 - urbanisme@amposta.cat | | MARÇ 2008 06-019-E-PE |
| | APROVACIÓ INICIAL | APROVACIÓ PROVISIONAL | APROVACIÓ DEFINITIVA |

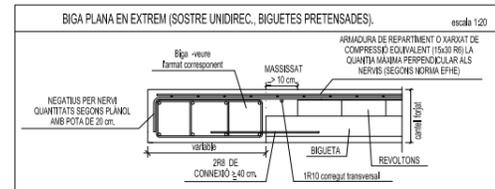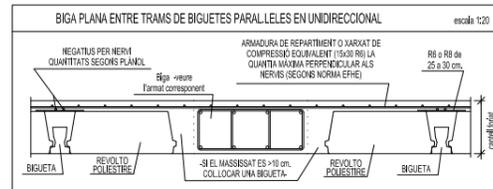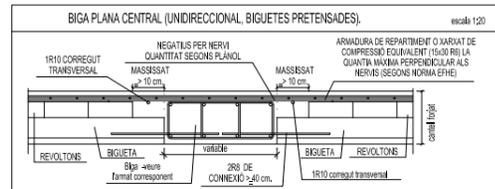

CARACTERÍSTIQUES DEL FORJAT:

| | | | |
|-------------|--|-----------------|---|
| FORJAT: | 25 + 5 (30) | REVOLTO: | poliestire |
| SEMBIGUETA: | formigó pretensat | INTEREXOS: | 70 cm. |
| NEGATIUS: | acer B500S (CA=1,15) barres corugades | ENGRAELLAT: | acer B500T (CA=1,15) malla 15x30 d.6 |
| FORMIGÓ: | HA25/B121 CH=1.5 control normal | SOLLICITACIONS: | CS=1.6 control normal |

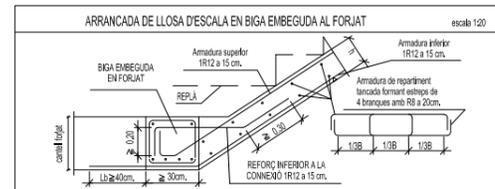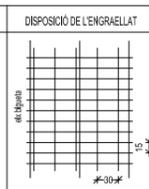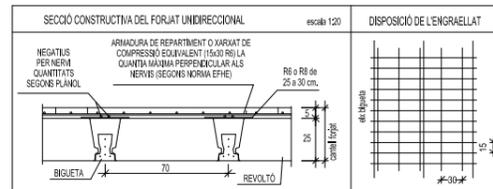




RELACIÓ ENTRE AMBIENT, FORMIGÓ I RECOBRIMENTS (MÍNIMS):

| ELEMENT DE FORMIGÓ | Ambient | Formigó | Relacio a/c | Ciment | Recobriments nominals |
|--|---------|---------|-------------|--------|-----------------------|
| Fonaments | Ila | HA-25 | 0'60 | 275 | 80 mm. |
| Estructura interior no sotmesa a condensacions | I | HA-25 | 0'65 | 250 | 30 mm. |
| Estructura Interior sotmesa a condensacions | Ila | HA-25 | 0'60 | 275 | 35 mm. |

Longituds d'ancoratge i cavalcament (mínims exigibles):

| Longitud d'ancoratge | R (mm.) | | | | | | | |
|----------------------|---------|----|----|----|----|----|----|-----|
| | 6 | 8 | 10 | 12 | 14 | 16 | 20 | 25 |
| cm. | 21 | 29 | 36 | 43 | 50 | 57 | 84 | 131 |

| Longitud cavalcament | R (mm.) | | | | | | | |
|----------------------|---------|----|----|----|----|----|-----|-----|
| | 6 | 8 | 10 | 12 | 14 | 16 | 20 | 25 |
| cm. | 29 | 41 | 50 | 60 | 70 | 80 | 118 | 183 |

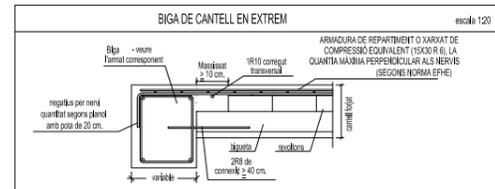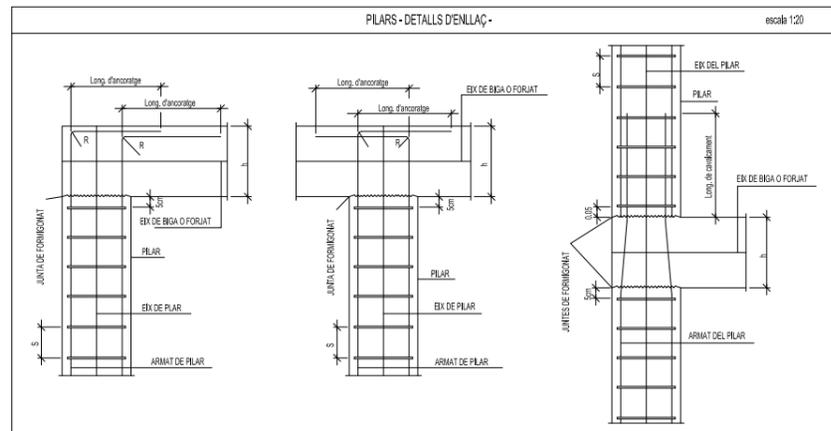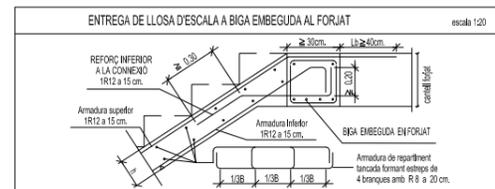

| | | |
|---|---|--------------------------|
| REVISAT | DETALLS | E11 |
| MIQUELA FONTANET ARQUITECTE TÈCNIC | | |
| JAUME CASTELLVÍ ARQUITECTE MUNICIPAL | PROJECTE D'EXECUCIÓ CENTRE DE TECNIFICACIÓ CLUB DE REM | MARÇ 2008 06-019-E-PE |
| | AJUNTAMENT D'AMPOSTA DEPARTAMENT D'OBRES I URBANISME PLAÇA ESPANYA 2-4 - TELÈFON 977 701 660 - urbanisme@amposta.cat | |
| APROVACIÓ INICIAL | APROVACIÓ PROVISIONAL | APROVACIÓ DEFINITIVA |