



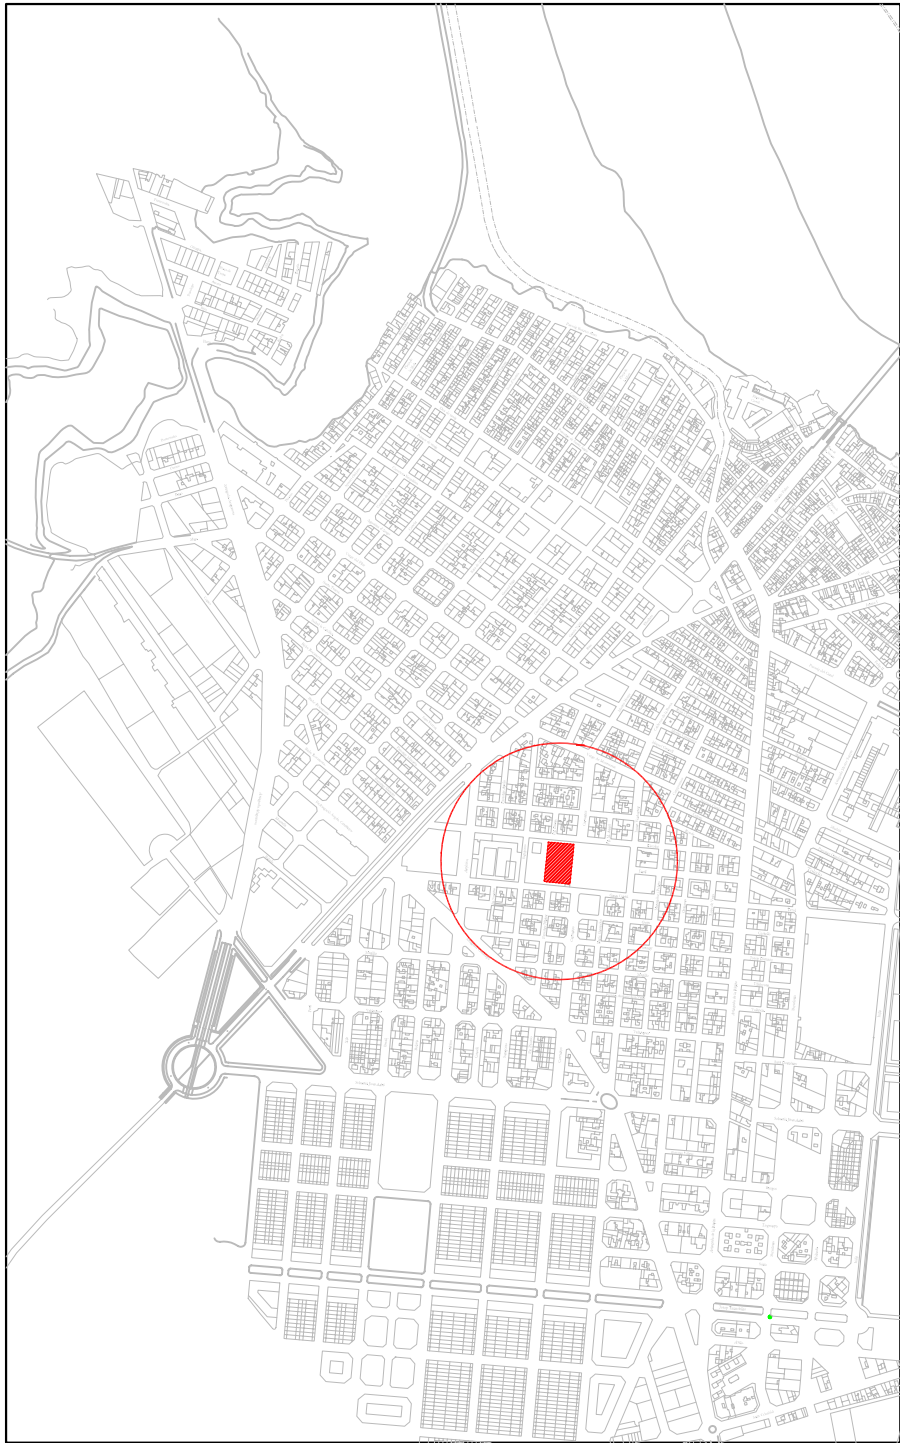


Situació
Escala 1:10.000


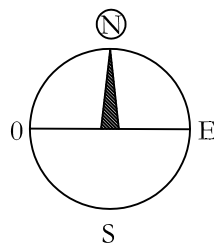


Emplaçament
Escala 1:1.000

ENGITEC INNOVACIÓ S.L.P C. Jaume I, núm. 27 - Baixos - Amposta -43870 Tel. 977.70.49.95 - Fax 977.70.06.66			Ajuntament d'Amposta Plaça Espanya, 3-4 Amposta - 43870 (Tarragona)		
ENG TEC	Data	Dibuixat per:	Memòria de Climatització del Museu del Montsià, Edifici Sales d'Exposicions Carrer Gran Capità, núm. 34 Amposta - 43.870 (Tarragona)		
	8 de Gener de 2009	Josep M ^a Blanquet			
Escala 1:1000	Situació i Emplaçament				08103-01
					Substitueix a :

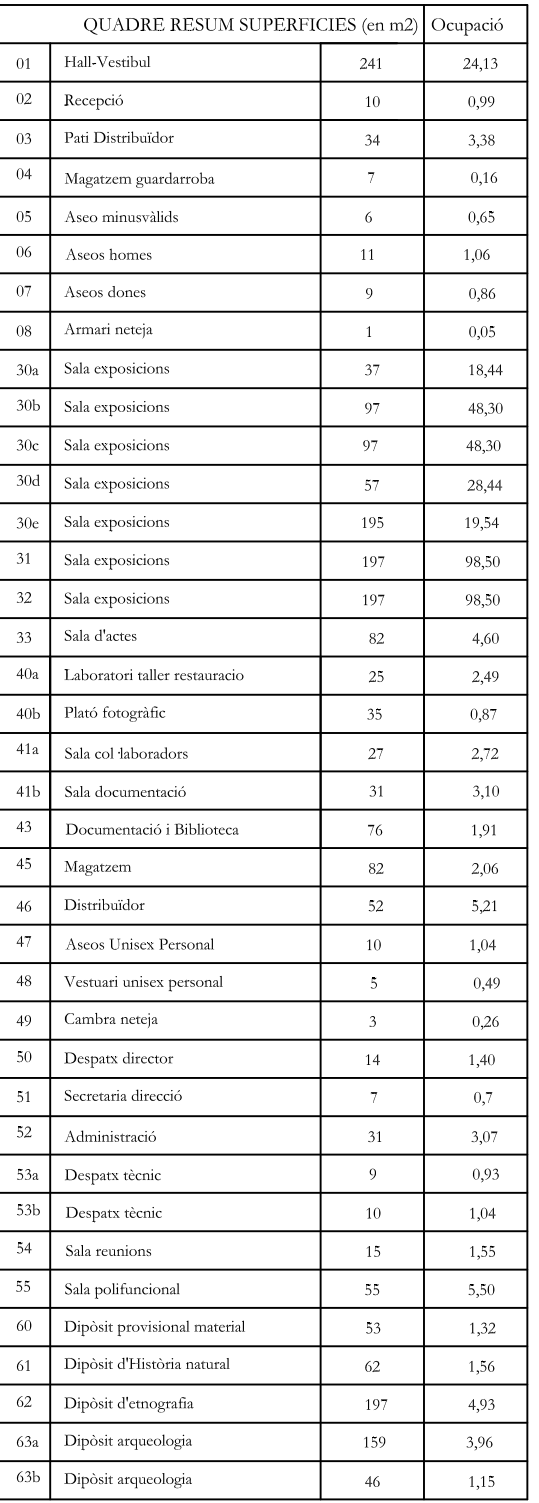

		Ajuntament d'Amposta	
C. Jaume I, núm. 27 - Baixos - Amposta - 43870 Tèl. 977.70.49.95 - Fax 977.70.06.66		Plaça Espanya, 3-4 Amposta - 43870 (Tarragona)	
	Data	Dibuixat per:	Memòria de Climatització del Museu del Montsià, Edifici Sales d'Exposicions
	8 de Gener de 2009	Josep Mª Blanquet	
Escala 1:75	Instal·lació climatització Planta Baixa		Carrer Gran Capità, núm. 34 Amposta - 43870 (Tarragona)
			08103-02
			Substitueix a : -

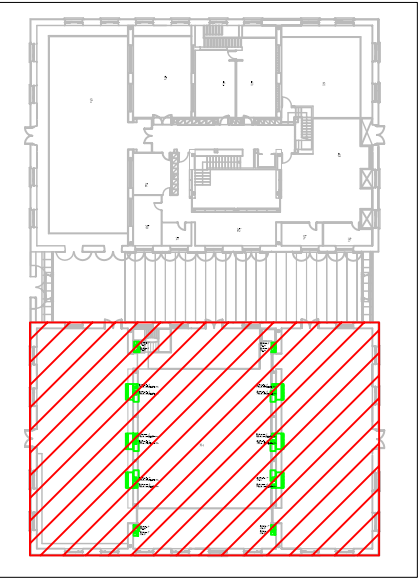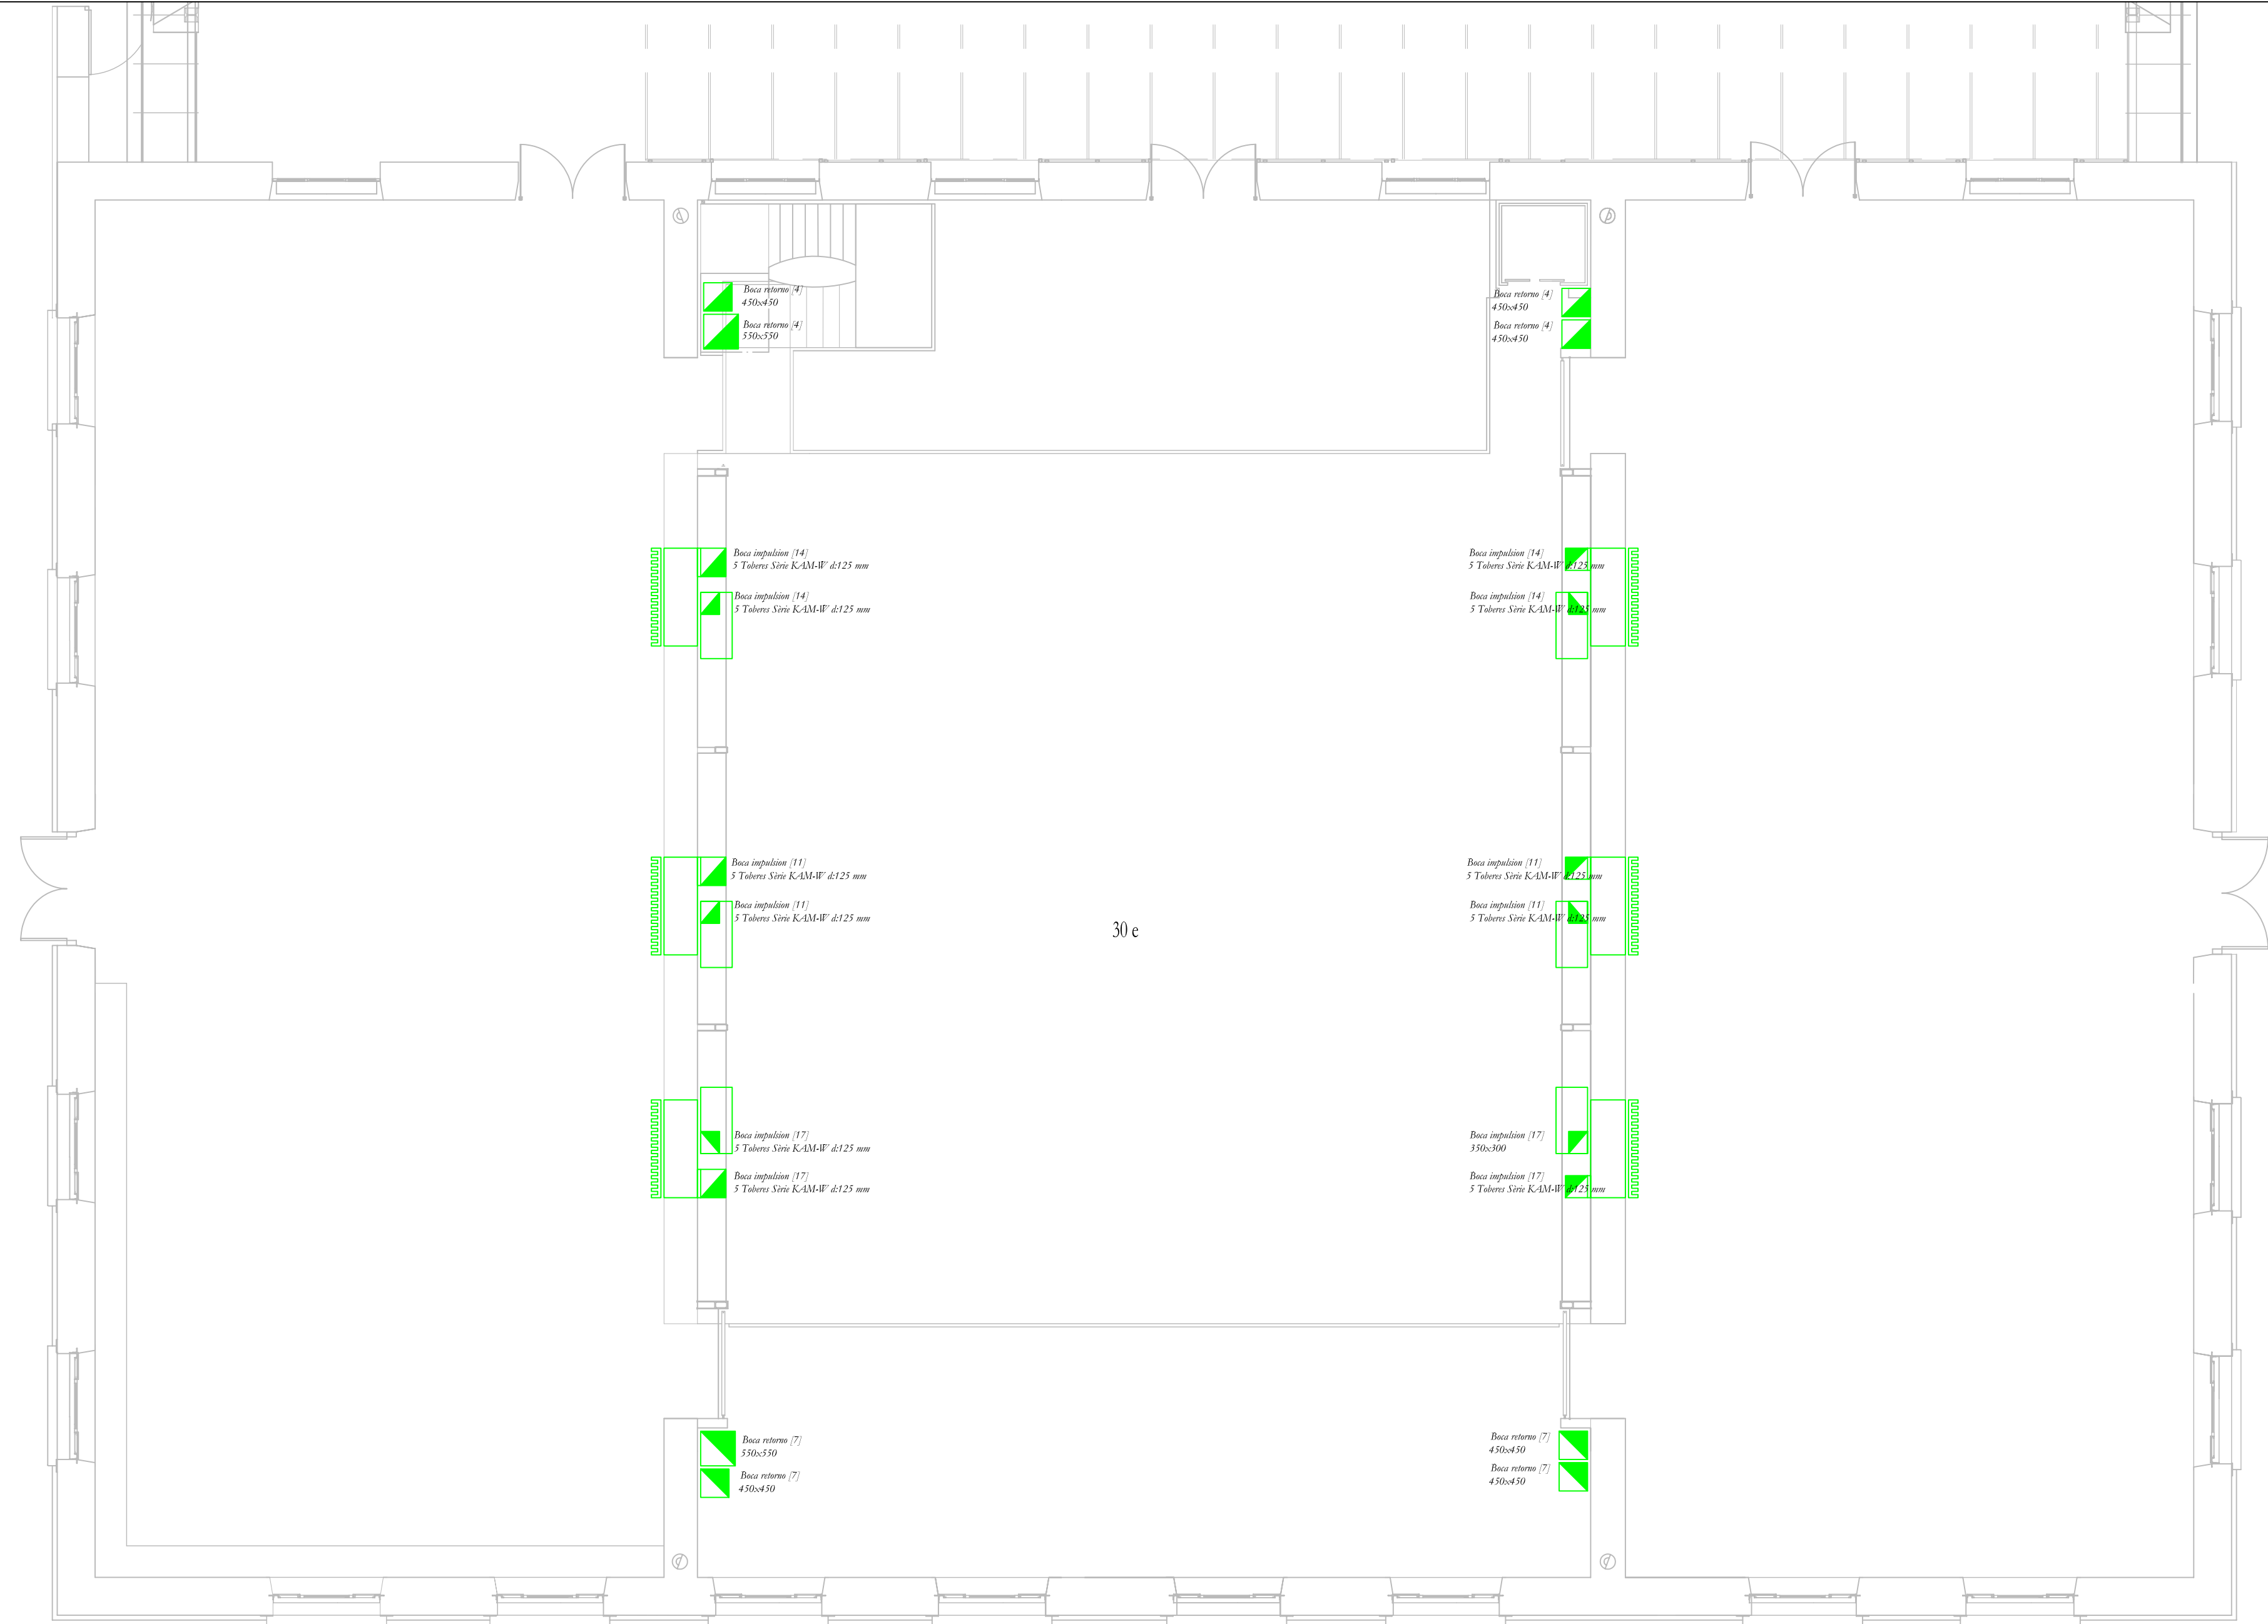

QUADRE RESUM SUPERFÍCIES (en m2)		Ocupació
01	Hall-Vestíbul	241 24,13
02	Recepció	10 0,99
03	Pati Distribuïdor	34 3,38
04	Magatzem guardaroba	7 0,16
05	Aseo minusvàlids	6 0,65
06	Aseos homes	11 1,06
07	Aseos dones	9 0,86
08	Armari neteja	1 0,05
30a	Sala exposicions	37 18,44
30b	Sala exposicions	97 48,30
30c	Sala exposicions	97 48,30
30d	Sala exposicions	57 28,44
30e	Sala exposicions	195 19,54
31	Sala exposicions	197 98,50
32	Sala exposicions	197 98,50
33	Sala d'actes	82 4,60
40a	Laboratori taller restauració	25 2,49
40b	Plató fotogràfic	35 0,87
41a	Sala col·laboradors	27 2,72
41b	Sala documentació	31 3,10
43	Documentació i Biblioteca	76 1,91
45	Magatzem	82 2,06
46	Distribuïdor	52 5,21
47	Aseos Unisex Personal	10 1,04
48	Vestuari unisex personal	5 0,49
49	Cambra neteja	3 0,26
50	Despatx director	14 1,40
51	Secretaria direcció	7 0,7
52	Administració	31 3,07
53a	Despatx tècnic	9 0,93
53b	Despatx tècnic	10 1,04
54	Sala reunions	15 1,55
55	Sala polifuncional	55 5,50
60	Dipòsit provisional material	53 1,32
61	Dipòsit d'Història natural	62 1,56
62	Dipòsit d'etnografia	197 4,93
63a	Dipòsit arqueologia	159 3,96
63b	Dipòsit arqueologia	46 1,15

Superfície P. Baixa Edifici Exposició	681 m2
Superfície P. Primera Edifici Exposició	195 m2
Superfície P. Baixa Edifici Serveis	620 m2
Superfície P. Primera Edifici Serveis	488 m2

ENGITEC INNOVACIÓ S.L.P

C. Jaume I, núm. 27 • Baixos • Amposta • 43870
Tlf. 977.70.49.95 • Fax 977.70.06.66

ENGTEC

Escala
1:75

Data
8 de Gener de 2009

Dibuixat per:
Josep M^a Blanquet


Memòria de Climatització del Museu del Montsià,
Edifici Sales d'Exposicions

Carrer Gran Capità, núm. 34
Amposta • 43.870 (Tarragona)


Instal·lació climatització Planta Primera






08103-03

Substitueix a : -


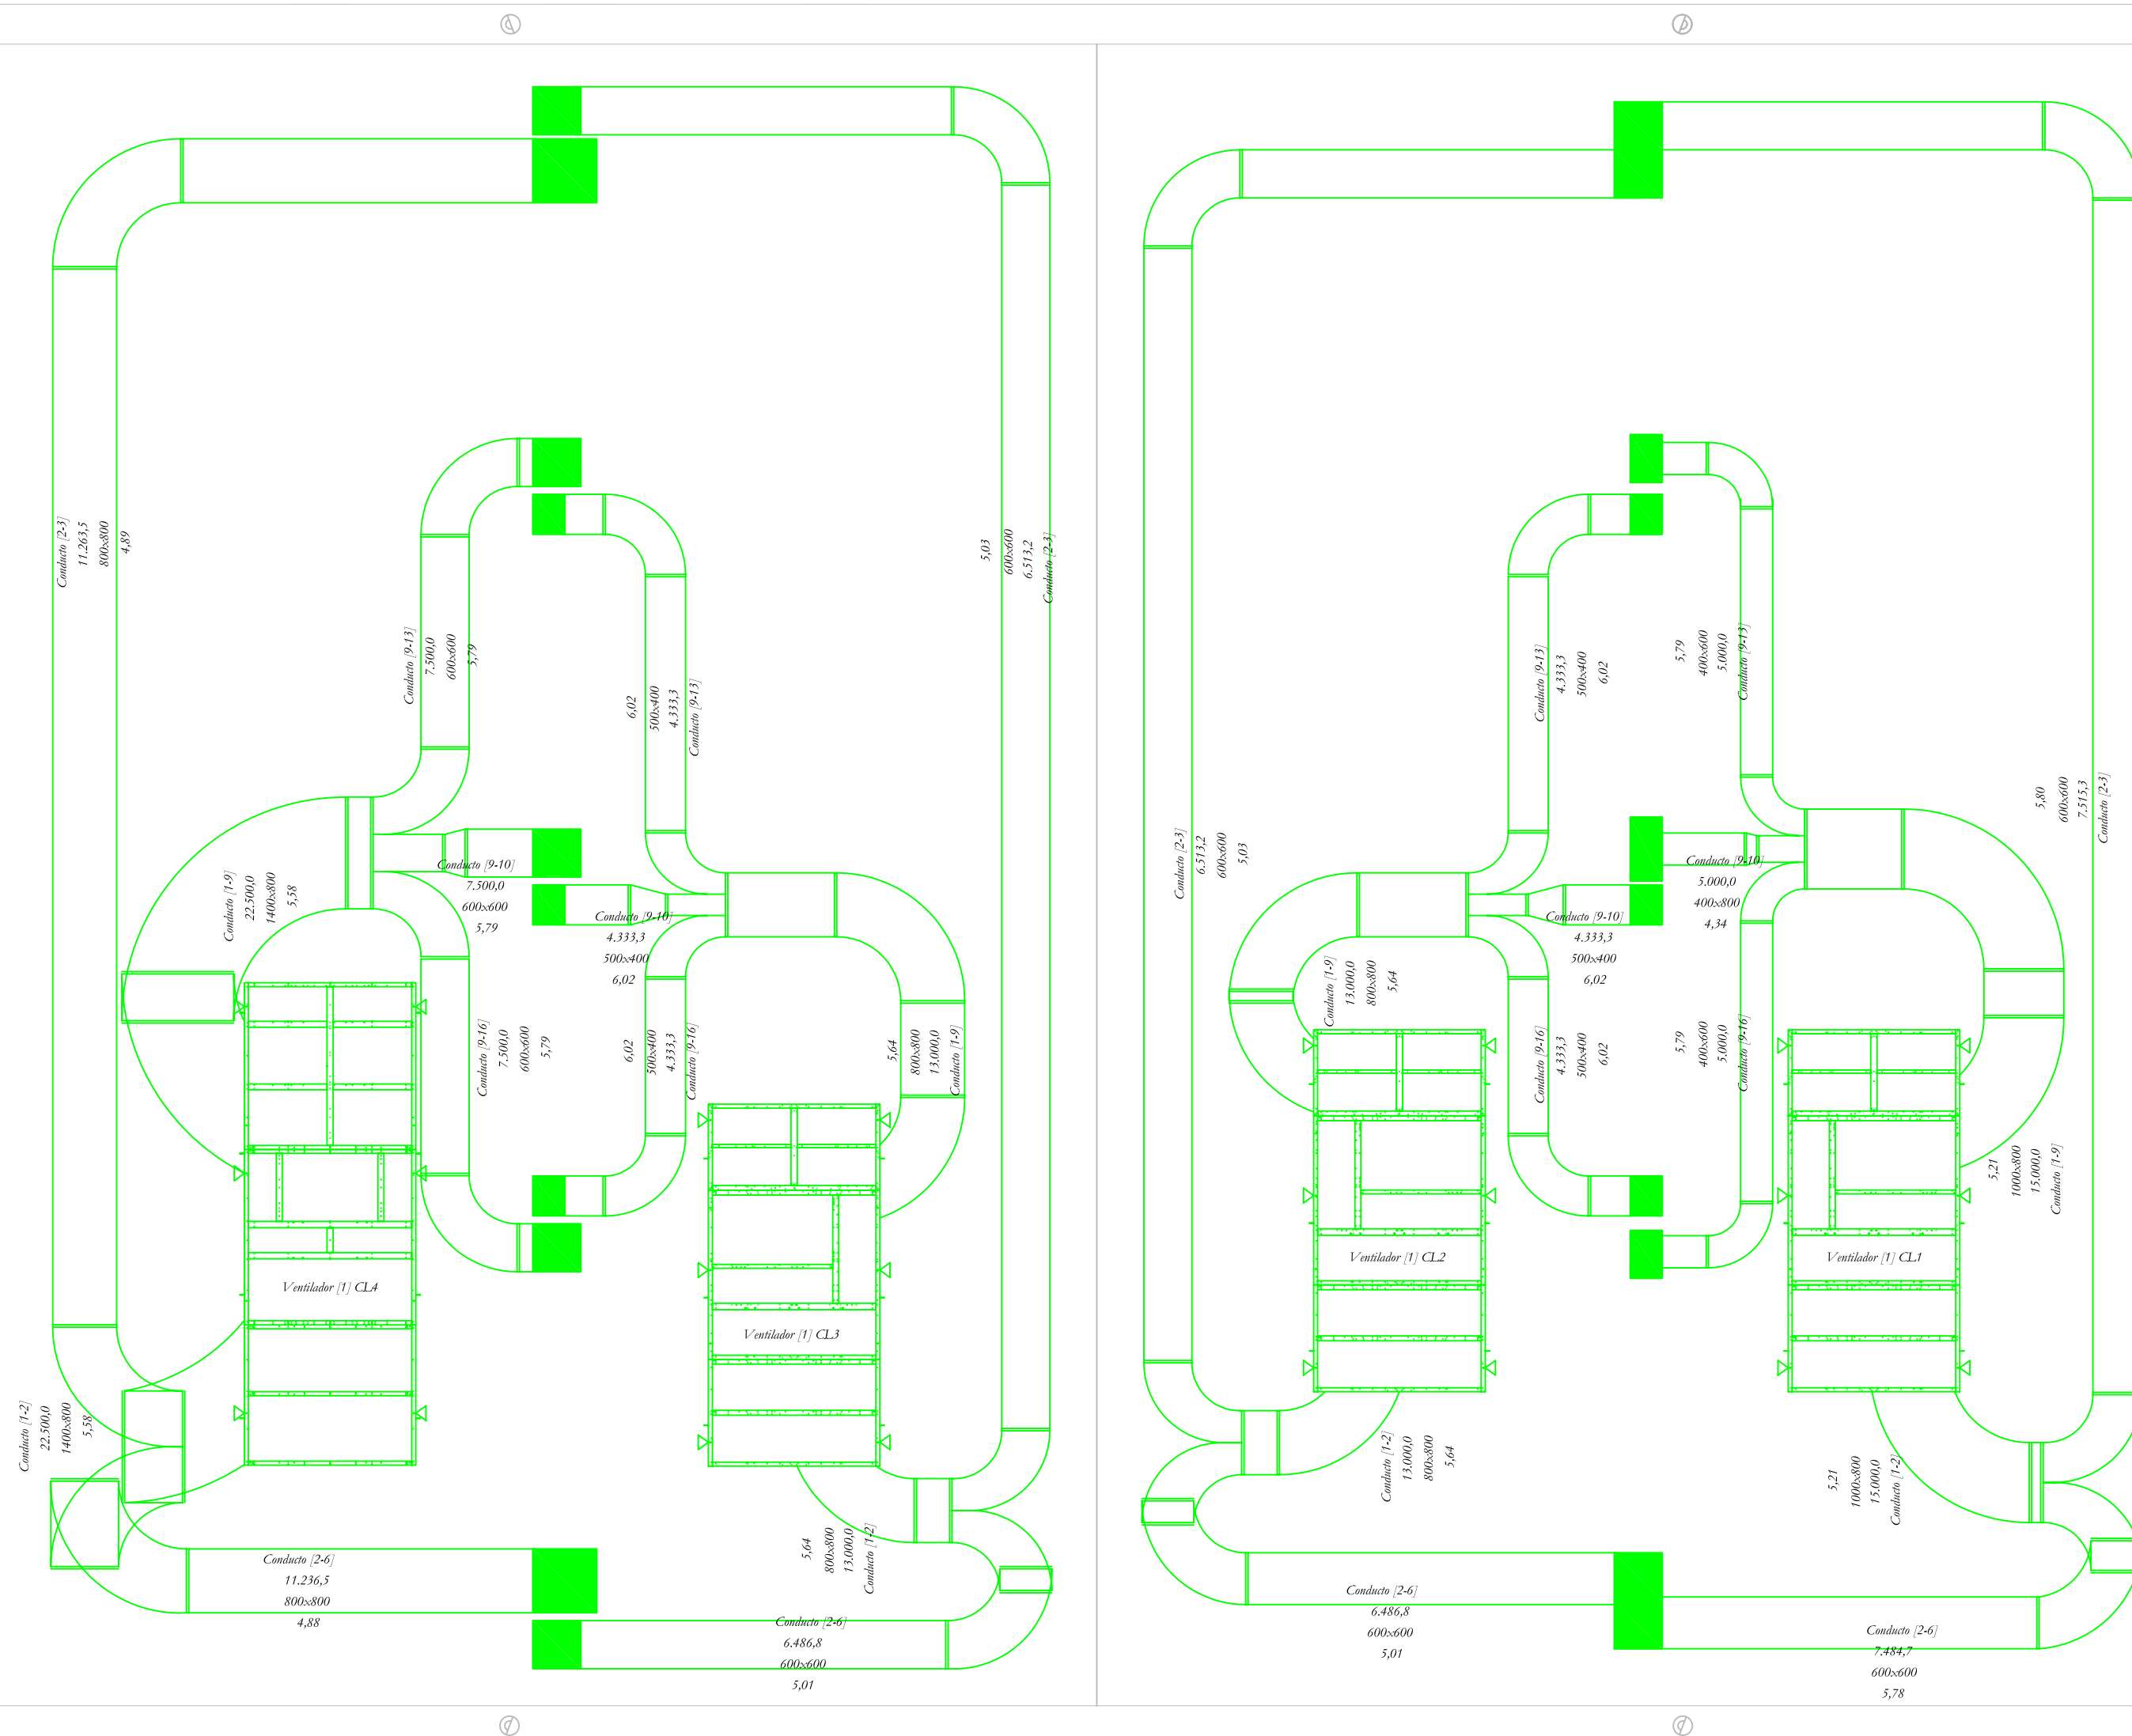


Xavier Casanova i Pallejà / Enginyer Industrial / Núm. Col·legiat 11.451 / Tlf. 977-70-49-95 / Fax. 977-70-06-66

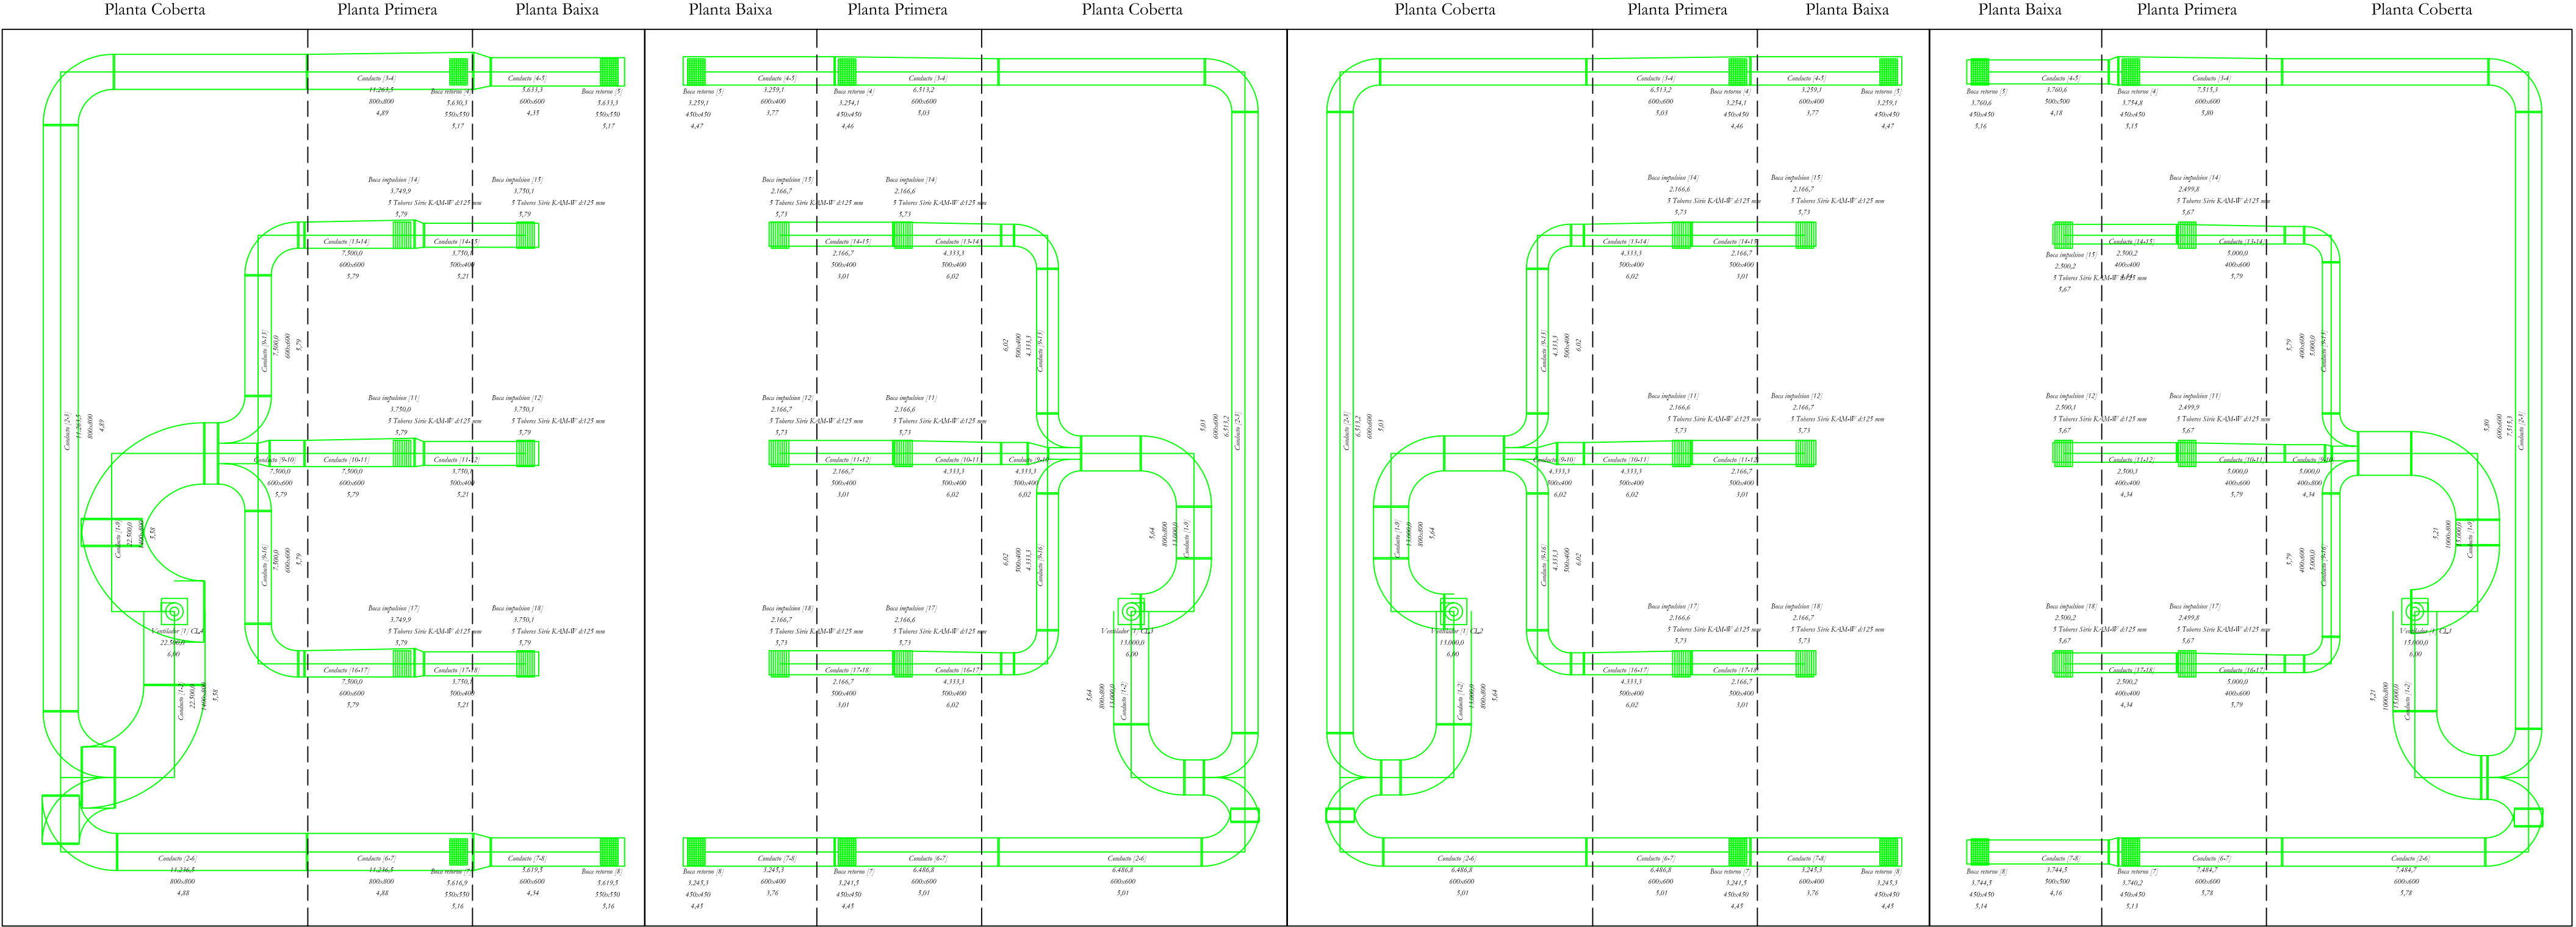

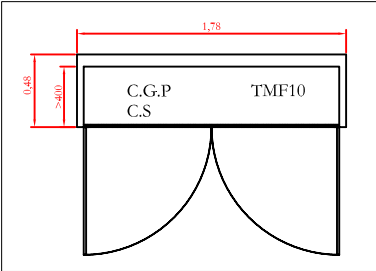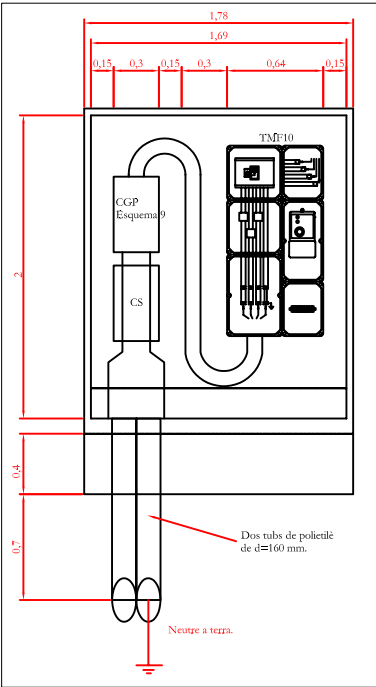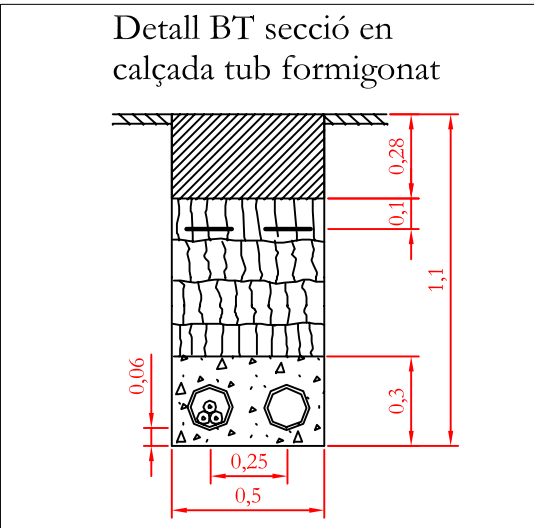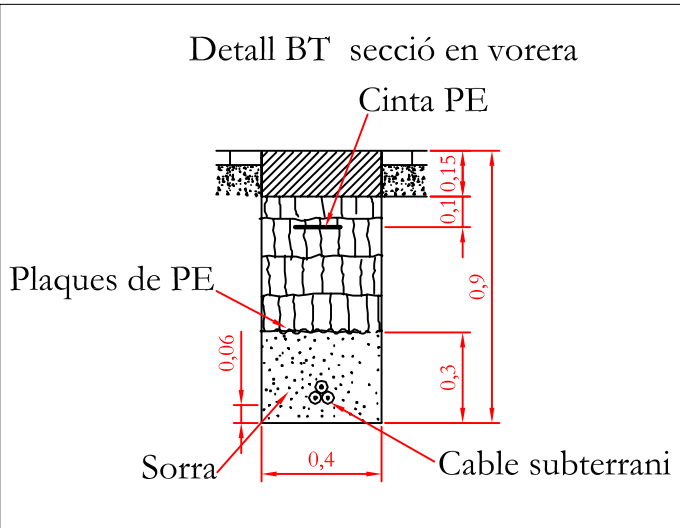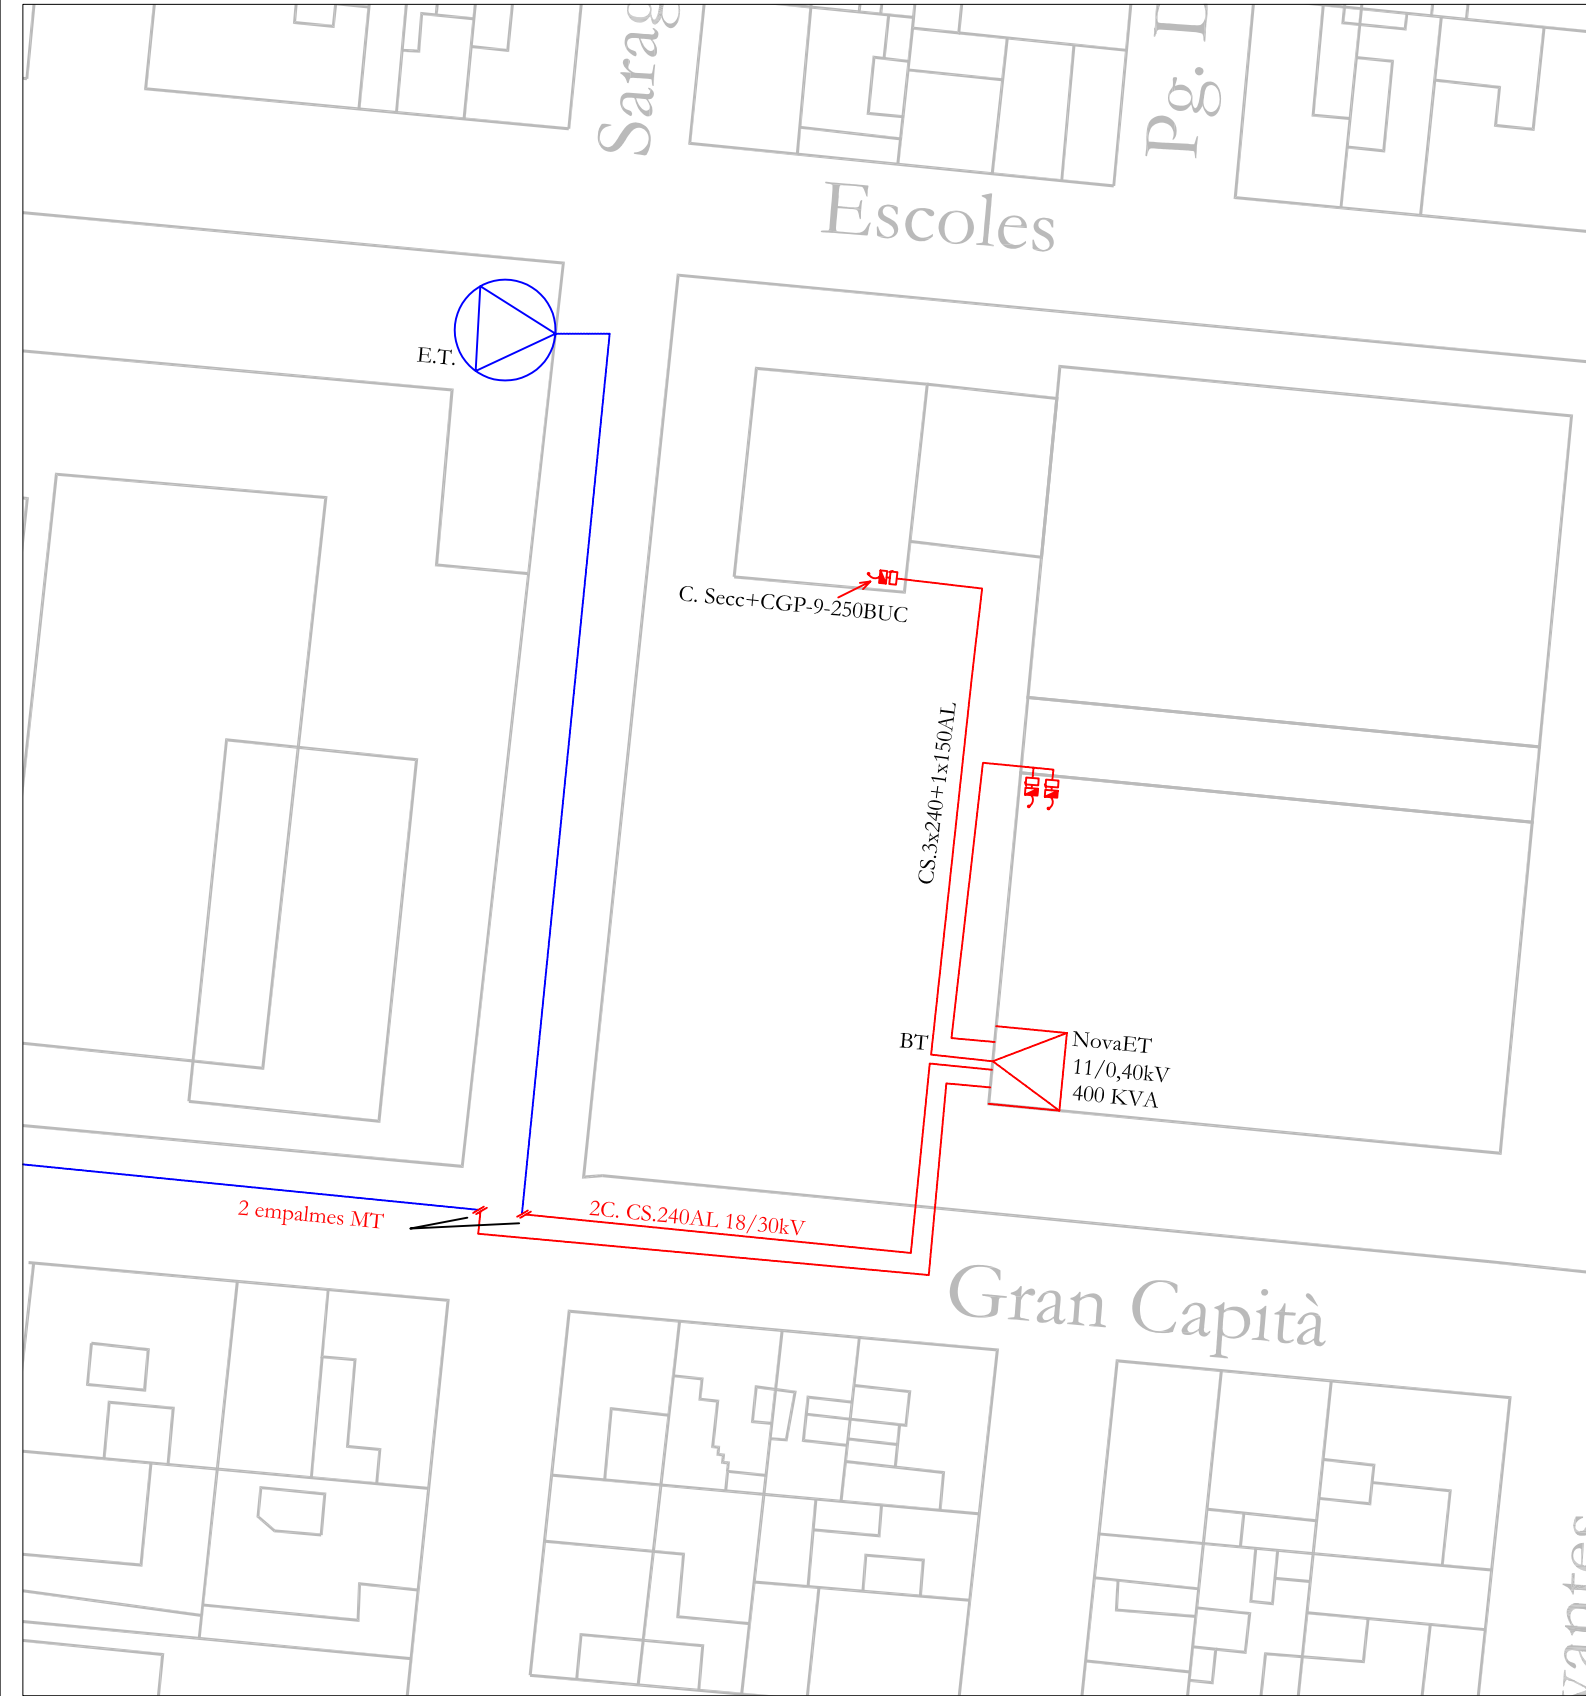

ENGITEC INNOVACIÓ S.L.P		Ajuntament d'Amposta	
C. Jaume I, núm. 27 - Baixos - Amposta - 43870 Tel. 977.70.49.95 - Fax 977.70.06.66		Plaça Espanya, 3-4 Amposta - 43870 (Tarragona)	
	Data	Dibuixat per:	Memòria de Climatització del Museu del Montsià, Edifici Sales d'Exposicions Carrer Gran Capità, núm. 34 Amposta - 43.870 (Tarragona)
	15 de juny 2010	Josep Mª Blanquet	
Escala	Ampliació xarxa MT, ET i xarxa de distribució BT soterrada		08103-06
-:-			Substitueix a : -

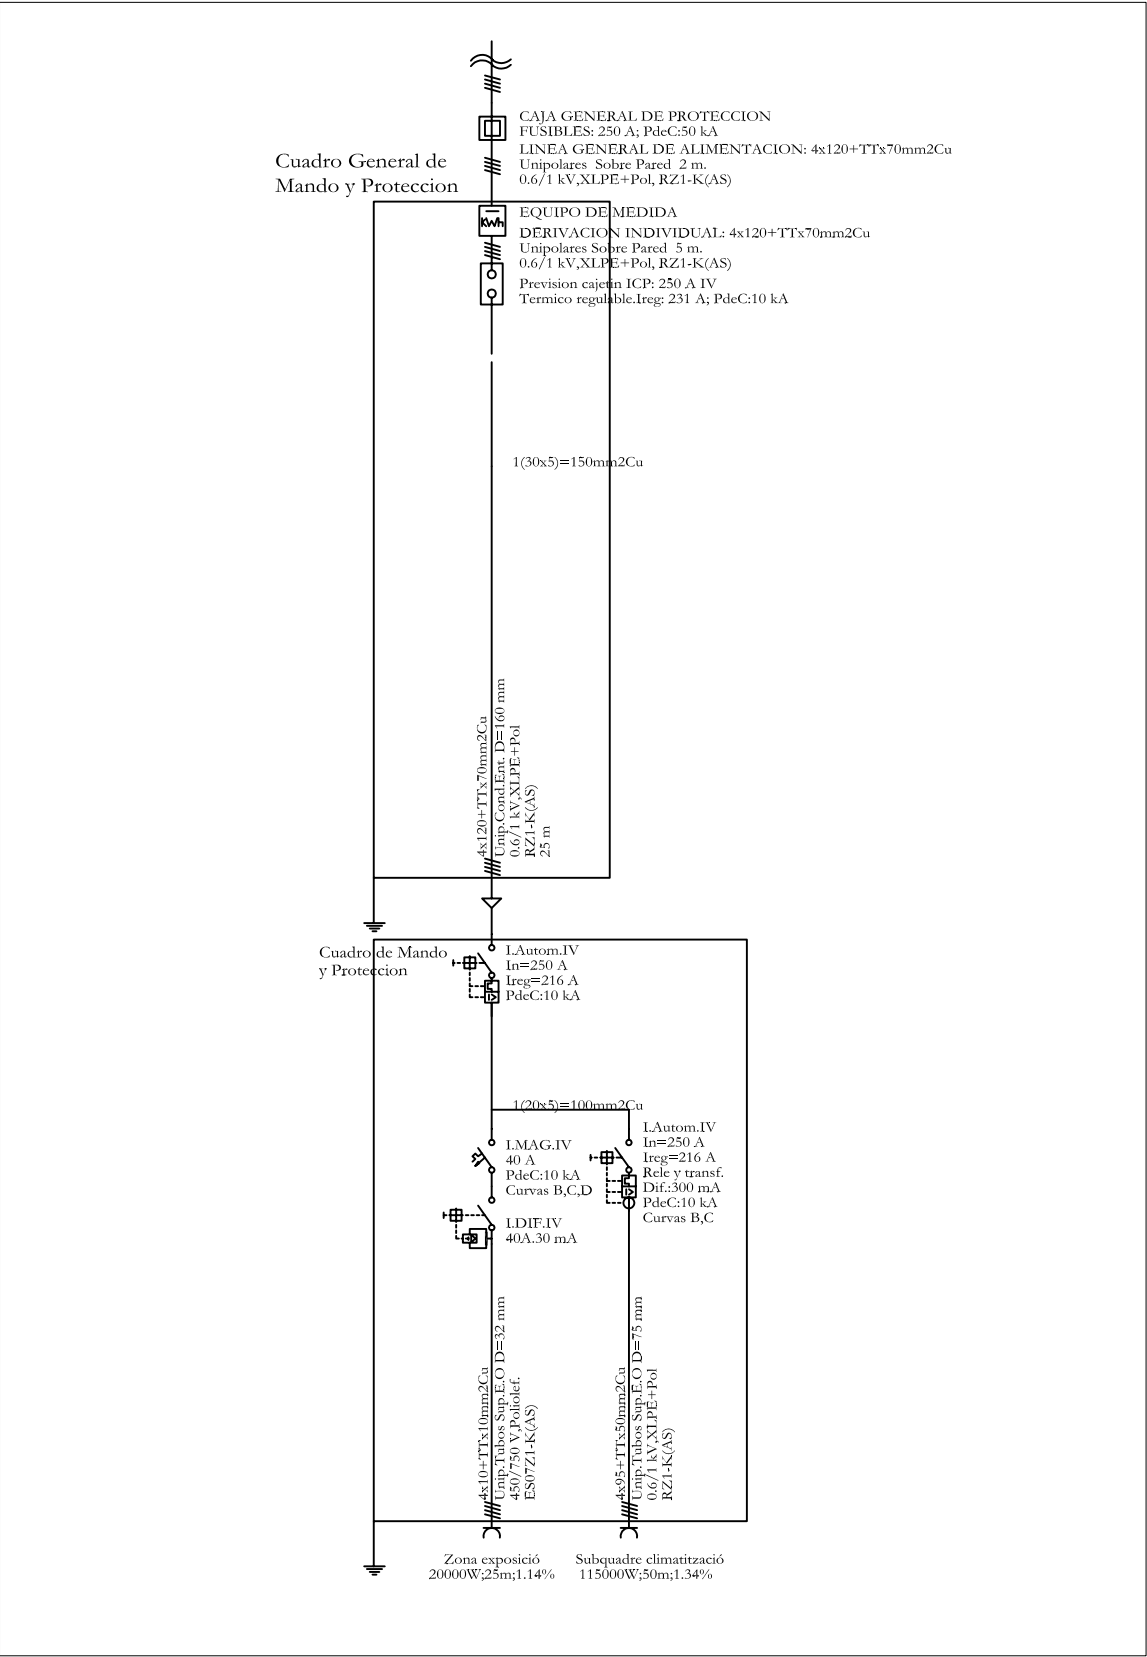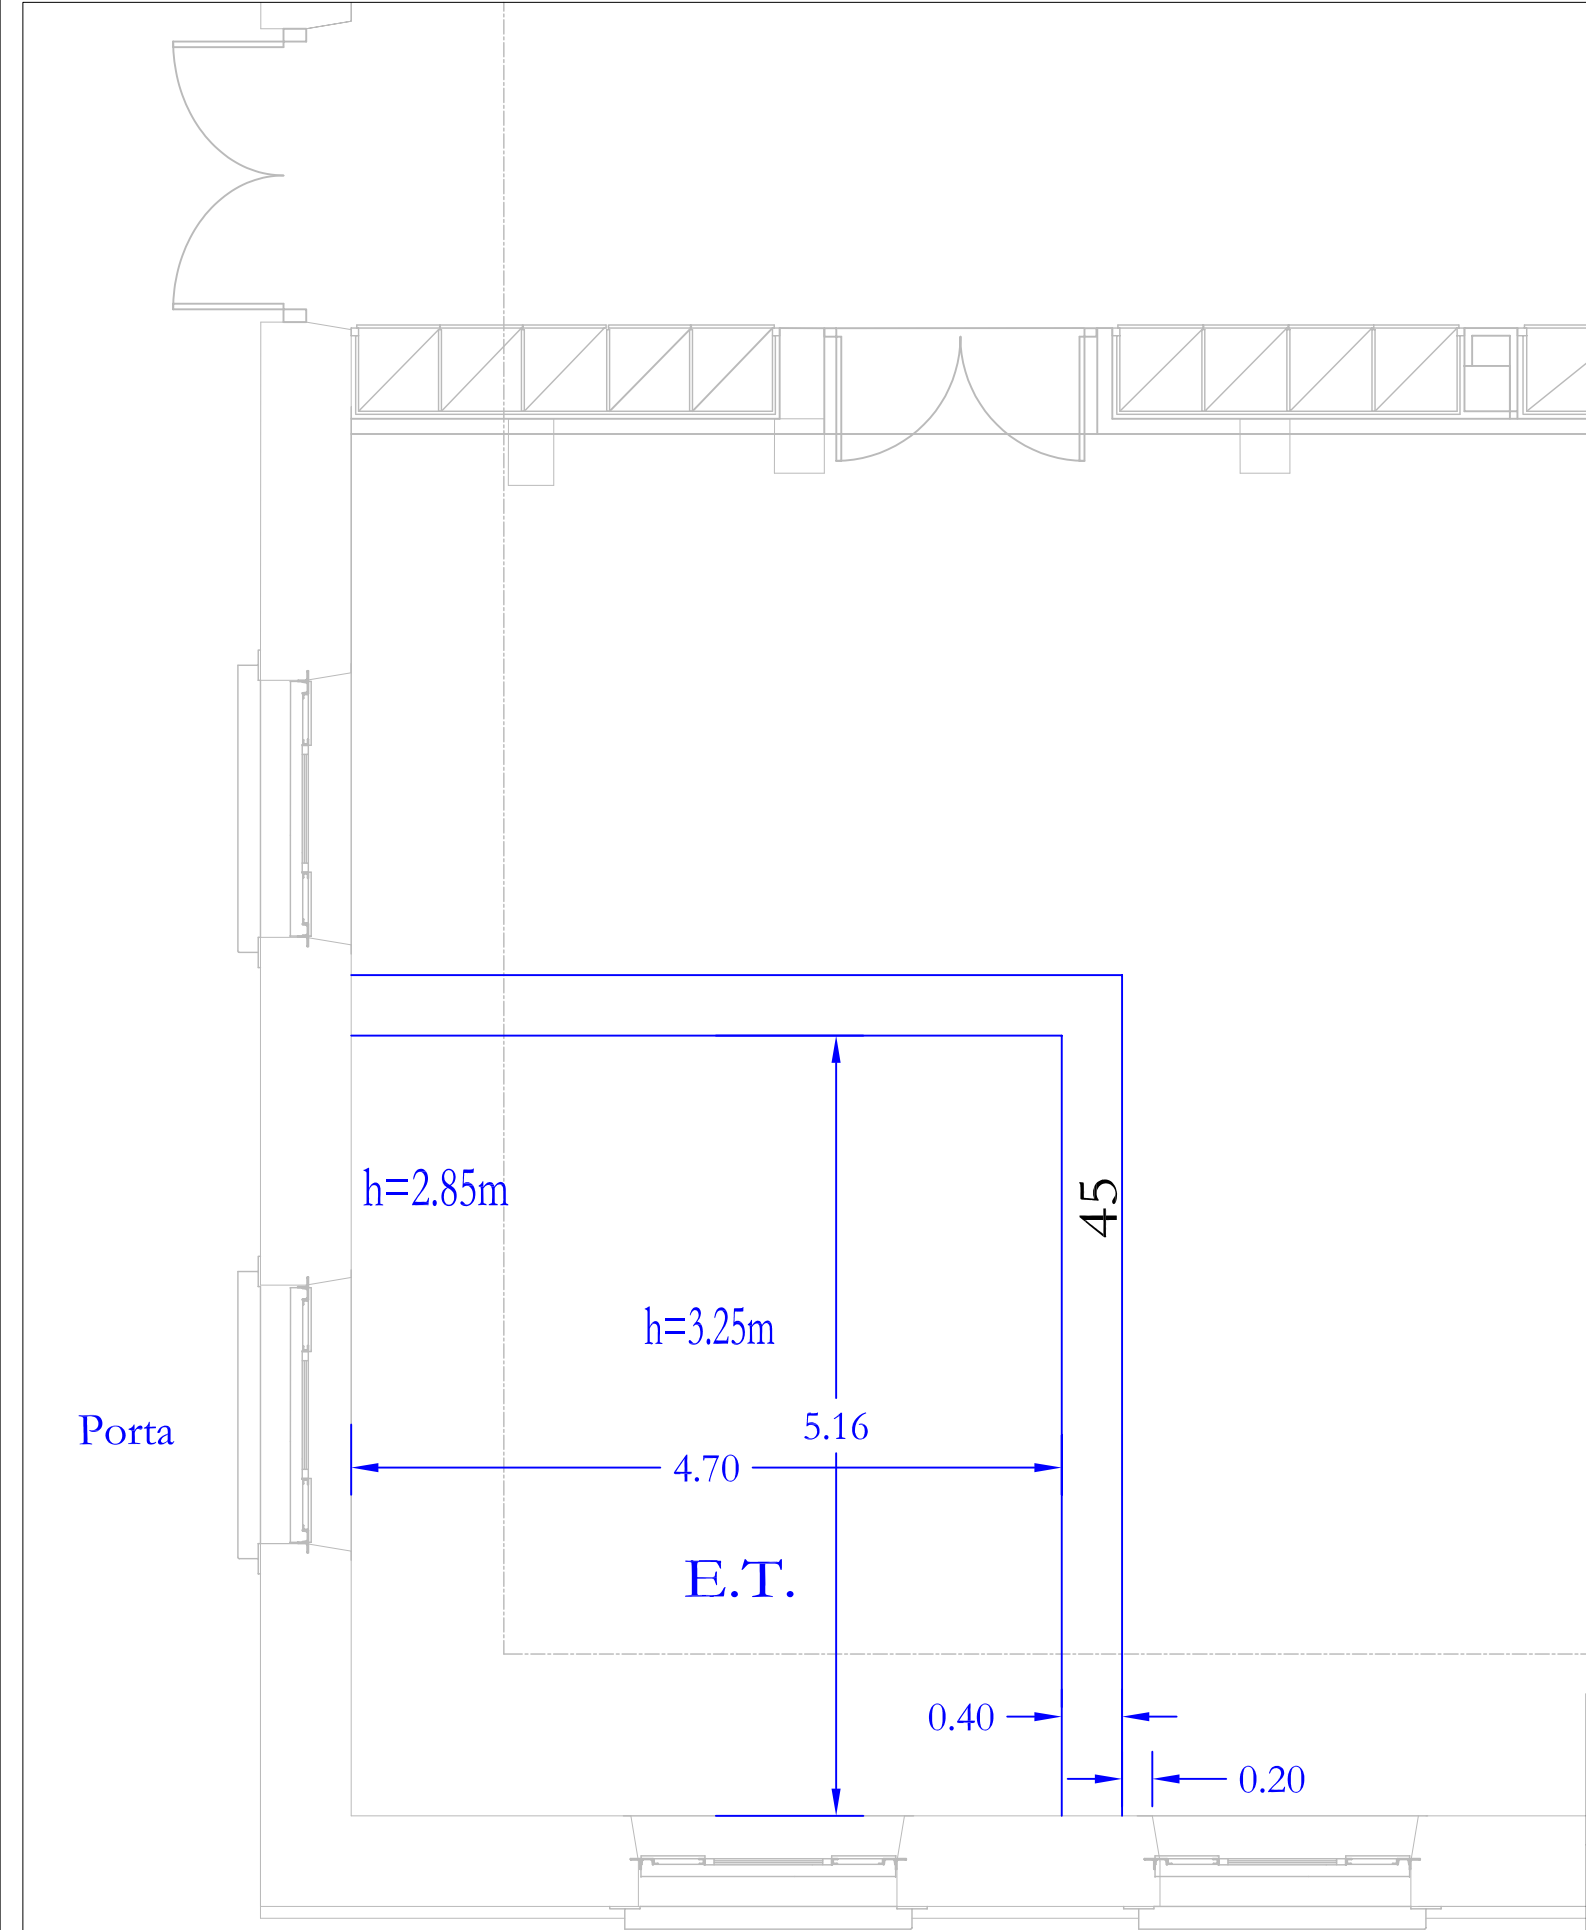

ENGITEC INNOVACIÓ S.L.P

C. Jaume I, núm. 27 - Baixos - Amposta - 43870
Tel. 977.70.49.95 - Fax 977.70.06.66

Ajuntament d'Amposta

Plaça Espanya, 3-4
Amposta - 43870 (Tarragona)

ENG
T.E.C.

Data
15 de juny de 2010

Dibuixat per:
Josep Mª Blanquet

Memòria de Climatització del Museu del Montsià,
Edifici Sales d'Exposicions

Carrer Gran Capità, núm. 34
Amposta - 43.870 (Tarragona)

Escala

-:-

Detall caseta ET

08103-07

Substitueix a : -